








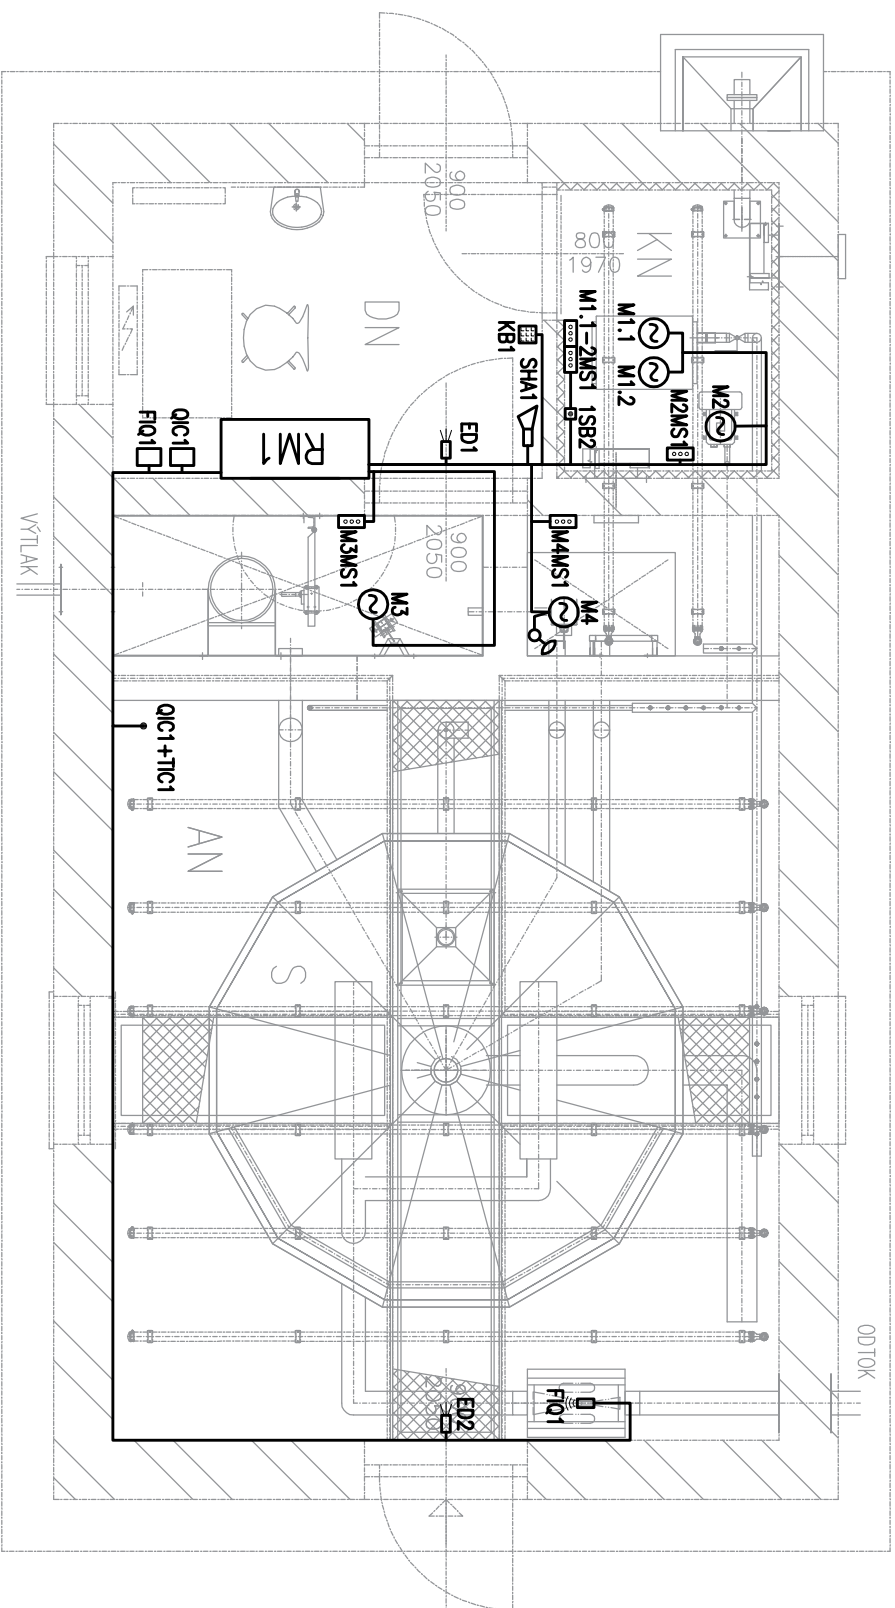


PŮDORYS ČOV

### LEGENDA MOTORICKÉ ELEKTROINSTALACE:

-  OVLADACÍ SKŘÍŇ  
 MOTOR (ČERPADLO, MICHADLO, DMYCHADLO...)  
 STOP TLAČÍTKO

**LEGENDA MGR ELEKTROINSTALLACE:**

- |   |   |
|---|---|
|  | PONORNÁ HLADINOVÁ SONDA<br>PLOVÁKOVÝ SPÍNÁČ |
|  | ULTRAZVUKOVÁ SONDA                          |
|  | ANALYZÁTOR                                  |
|  | KÓDOVACÍ KĹAVESNICE (E2S)                   |
|  | INFRAČIERO (E2S)                            |
|  | VYSTRÁŽNÁ SIEŤKA (E2S)                      |

Hlavní projektant	Vypracoval	Kreslil	REC-ing. spol. s r. o. Realizování a projektování společností Pod Výtovem 1061 549 01 Nové Město nad Metují tel.fax: 491 421 683, 491 426 911
PROIS, a.s.	Bc. Pavel Valenta	Bc. Pavel Valenta	
Investor	Město Libáň, náměstí Svobody 36, 507 23 Libáň		
Místo	Křešice, kraj Královéhradecký		
Akce	KANALIZACE A ČOV – KŘEŠICE		
D – 2. TECHNICKÉ A TECHNOLOGICKÉ ZAŘÍZENÍ	Měřítko 1:50 Datum 02/2018 Stupeň DSP+DPS		
Část dokumentace D-2.4 TECHNOLOGICKÉ ČÁSTI ČOV	Průloha	Paré	
Dispozice technologické elektroinstalace ČOV	D-2.4.2.4		

Tato dokumentace včetně všech příloh je duševním vlastnictvím společnosti REC-ing. spol. s r.o.. Jiné osoby (jak fyzické, tak právnické) nejsou bez předchozího výslovného souhlasu oprávněny tuto dokumentaci ani její části jakkoli využívat, kopírovat (ani jiným způsobem rozmnožovat) nebo zpřístupnit dalším osobám. Tato dokumentace slouží k provedení stavby na akci "Kanalizace - Křešice".