



Odkouření a přívod spalovacího
vzduchu vyvedeno nad střešní

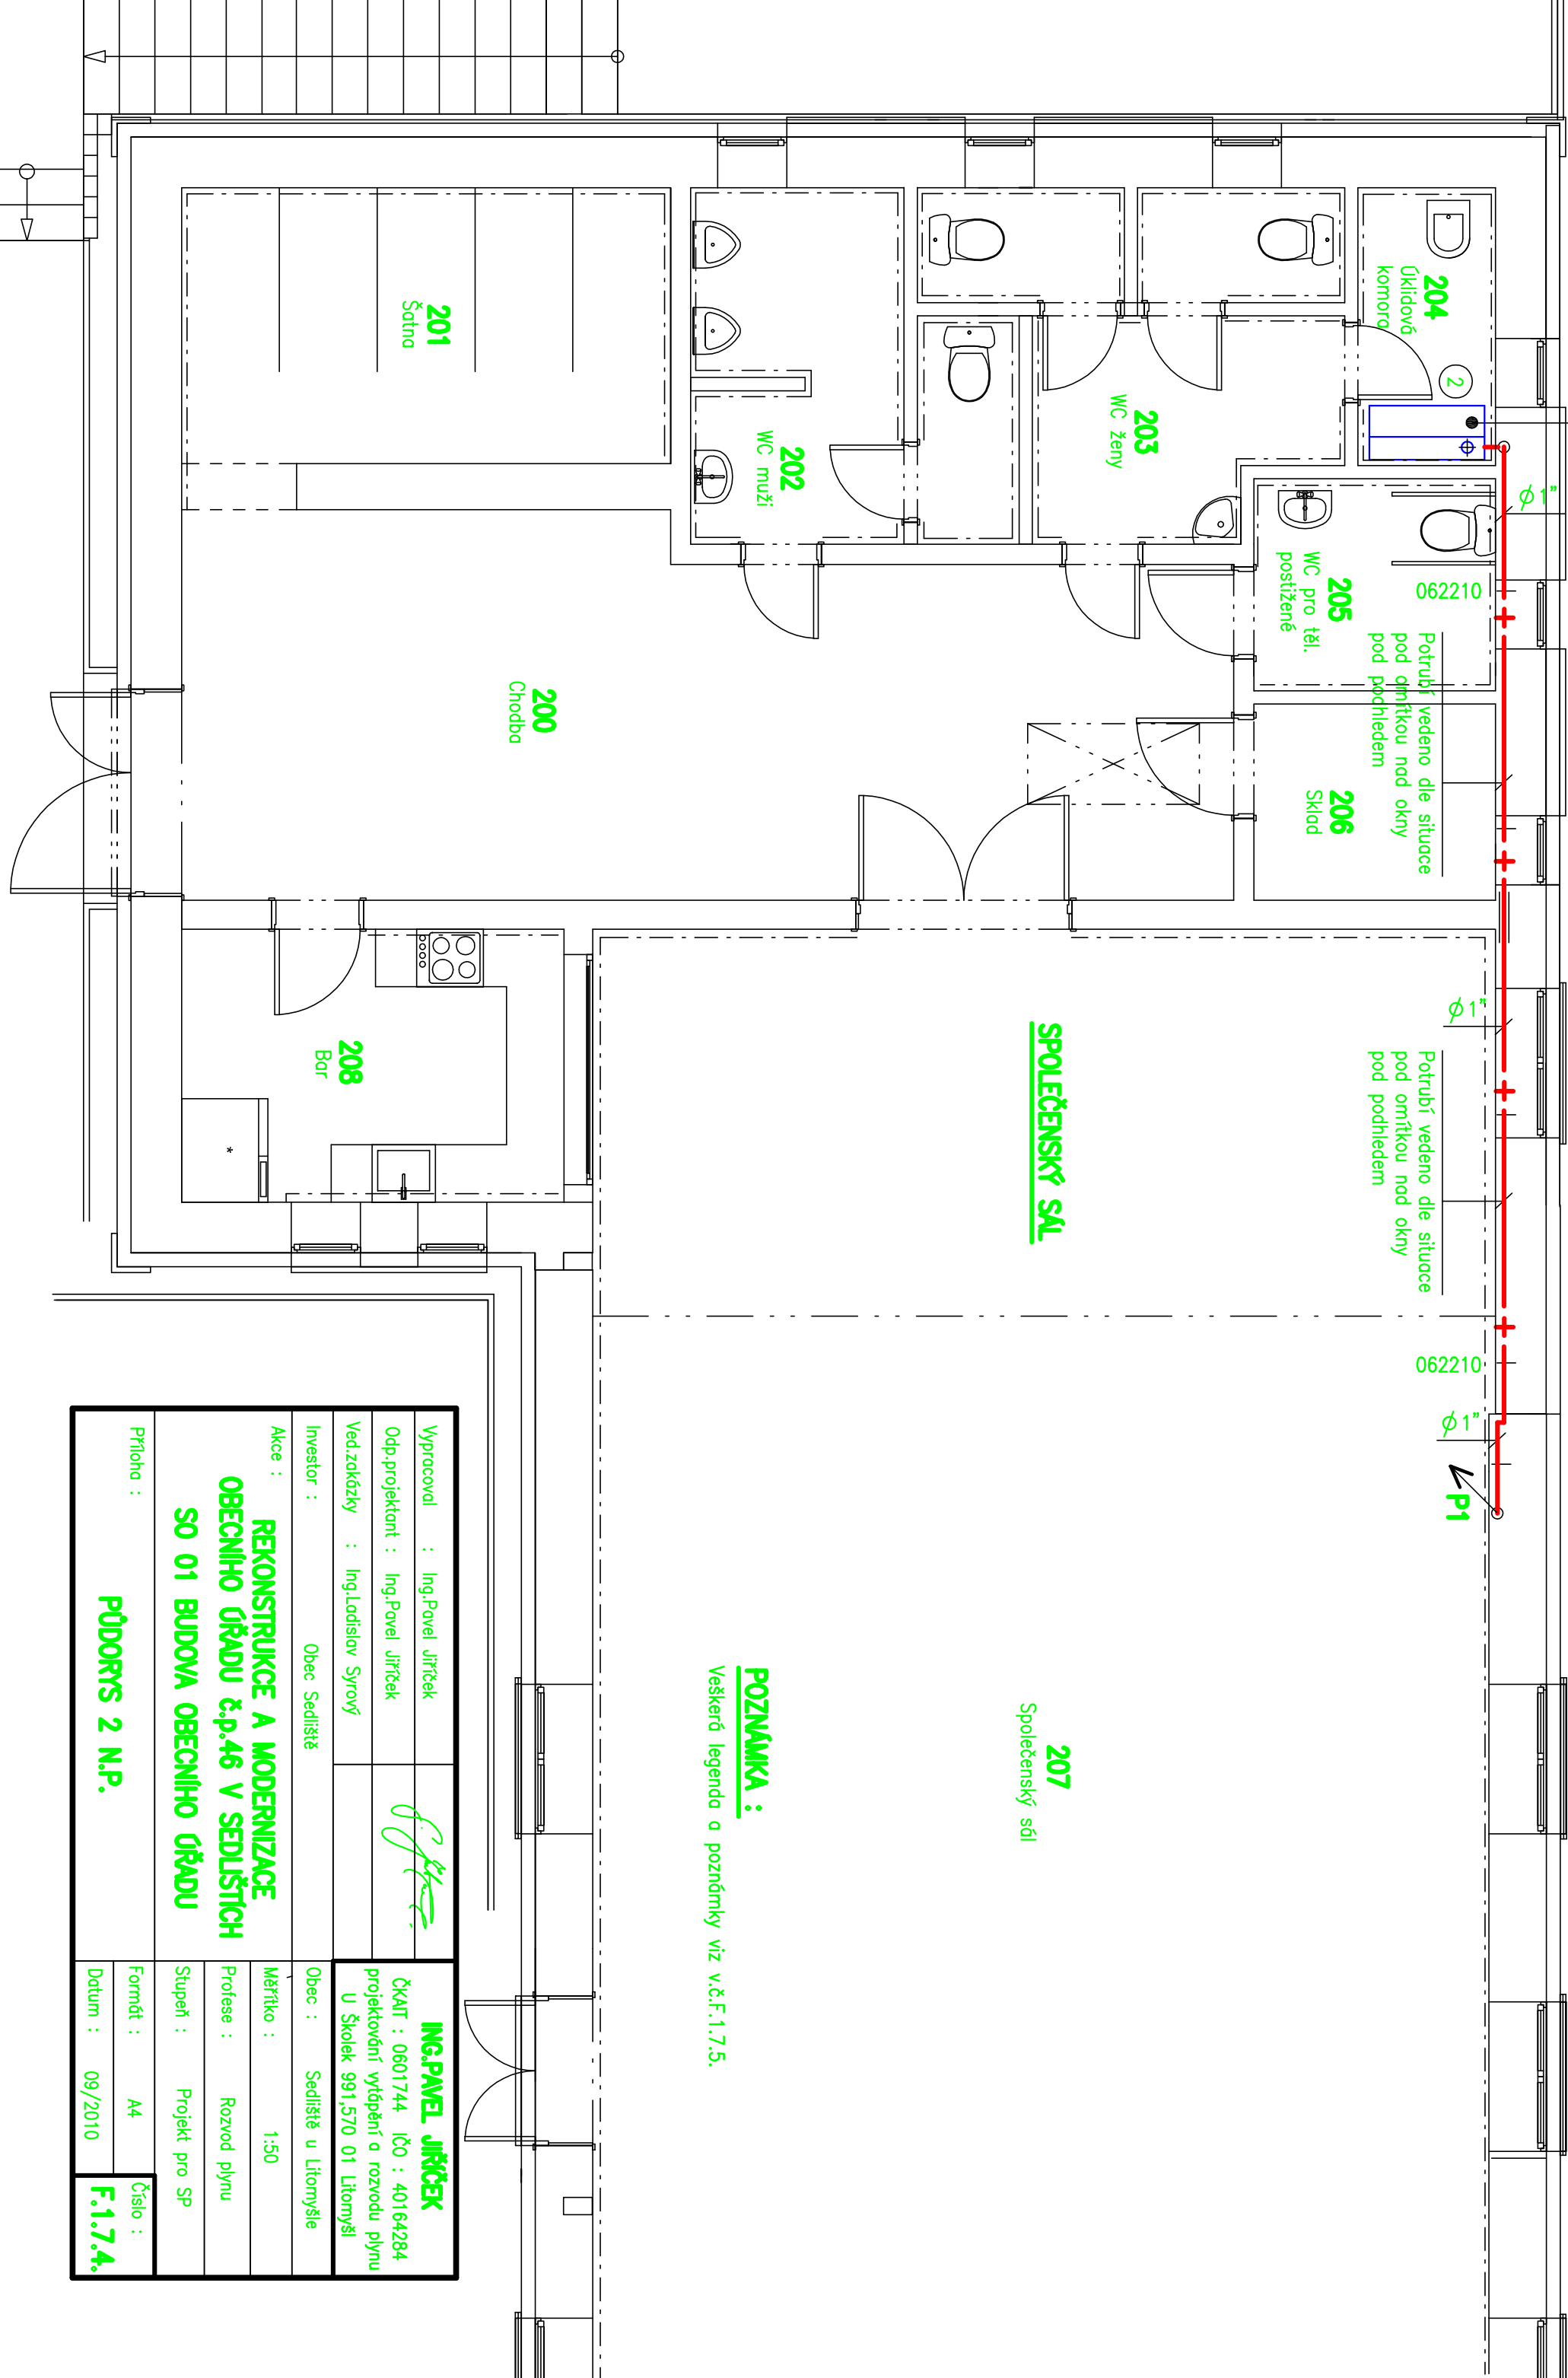

POZNÁMKA :

Veškerá legenda a poznámky viz v.č.F.1.7.5.

Vypracoval : Ing.Pavel Jiříček		
Odp.projektant : Ing.Pavel Jiříček		
Ved.zakázky : Ing.Ladislav Sýrový		
Investor : Obec Sedliště	Obec : Sedliště u Litomyšle	
Akce : REKONSTRUKCE A MODERNIZACE OBECE NIHO ÚŘADU č.p.46 V SEDLIŠTÍCH SO 01 BUDOVA OBECE NIHO ÚŘADU		
Měřítko : 1:50		ING.PAVEL JIŘÍČEK ČKAIT : 0601744 IČO : 40164284 projektování vytápění a rozvodu plynu U Školák 991,570 01 Litomyšl
Profese : Rozvod plynu		
Stupeň : Projekt pro SP		
Průloha :		
PŮDORYS 2 N.P.		Formát : A4
Datum : 09/2010		Číslo : F.1.7.4.