

LEGENDA:

- H HYDRANTOVÝ SYSTÉM S TVAROVÉ STÁLLOU HADICÍ D25/30
P PISOAR S AUTOMATICKÝM SPLACHOVÁNÍM
U1 UMYVADLO s. 650mm PRO IMOBILNÍ, VČETNĚ MADEL
WC1 ZÁVĚSNÉ WC PRO IMOBILNÍ VČETNĚ MADEL

- STOUPAČKA CÍRKULACE TV
○ STOUPAČKA POŽÁRNÍHO VODOVODU
○ STOUPAČKA STUDENÉ VODY
○ STOUPAČKA TEPLÉ VODY

- CÍRKULACE
- - - STUDENÁ VODA
— TEPLÁ VODA
- - - POŽÁRNÍ VODA

LEGENDA MÍSTNOSTÍ

Č. M.	NÁZEV MÍSTNOSTI	PLOCHA (m ²)
S2.01	vstupní chodba s recepcí	155.97
S2.02	poradenská místnost	244.77
S2.03	WC zdrav.postižení muži	4.26
S2.04	WC zdrav.postižení ženy	4.10
S2.05	ústředna EPS	10.20

PLOCHA MÍSTNOSTÍ CELKEM: 429.30

±0,000 = +434,820 m.n.m. Bpv.

ARX STUDIO

Stavební úpravy a přístavba objektu č.p. 144, Nová Paka (býv. klášter Paulánů)
1. etapa stavebních úprav, část B.
- podlaží 1.np,
prostory pro komunitní centrum
č.parc. 166 (s bud. č.p. 144), 169, 170/1, 170/2, 176, 177 v k.ú. Nová Paka.

investor

Život bez bariér o.s.
Lomená 533, 509 01 Nová Paka, www.zbb.cz
zmocněnec: Jitka Fučíková
tel. +420 603 434 833, mail. jitka.fucikova@zbb.cz

zhotovitel dokumentace:

Arx Studio
Ing. arch. Martin Doubek
mail: mardou@email.cz
tel: +420 603 441 813

zodp. projektant

Ing. arch. Ivan Sládek, ČKA č. 413

stupeň PD

dokumentace změny stavby před dokončením v rozsahu dle příl. 5. vyhl. 499/2006 Sb.


část dokumentace:

D.1.4.e. ZAŘÍZENÍ ZDRAVOTNĚ TECH. INSTALACÍ

projektant spec.části


Ing. Martin Edlman
U Břehu 43/580, 102 00 Praha 15
tel. 731369471
mail. martin@edlman.cz

č. výkresu	název výkresu	
D.1.4.e.02	VNITŘNÍ VODOVOD PŮDORYS 2.PP	
měřítko	razítko	kopie
1:100		
datum	08/2016	
ident. č.	2012.KL.SP.1	

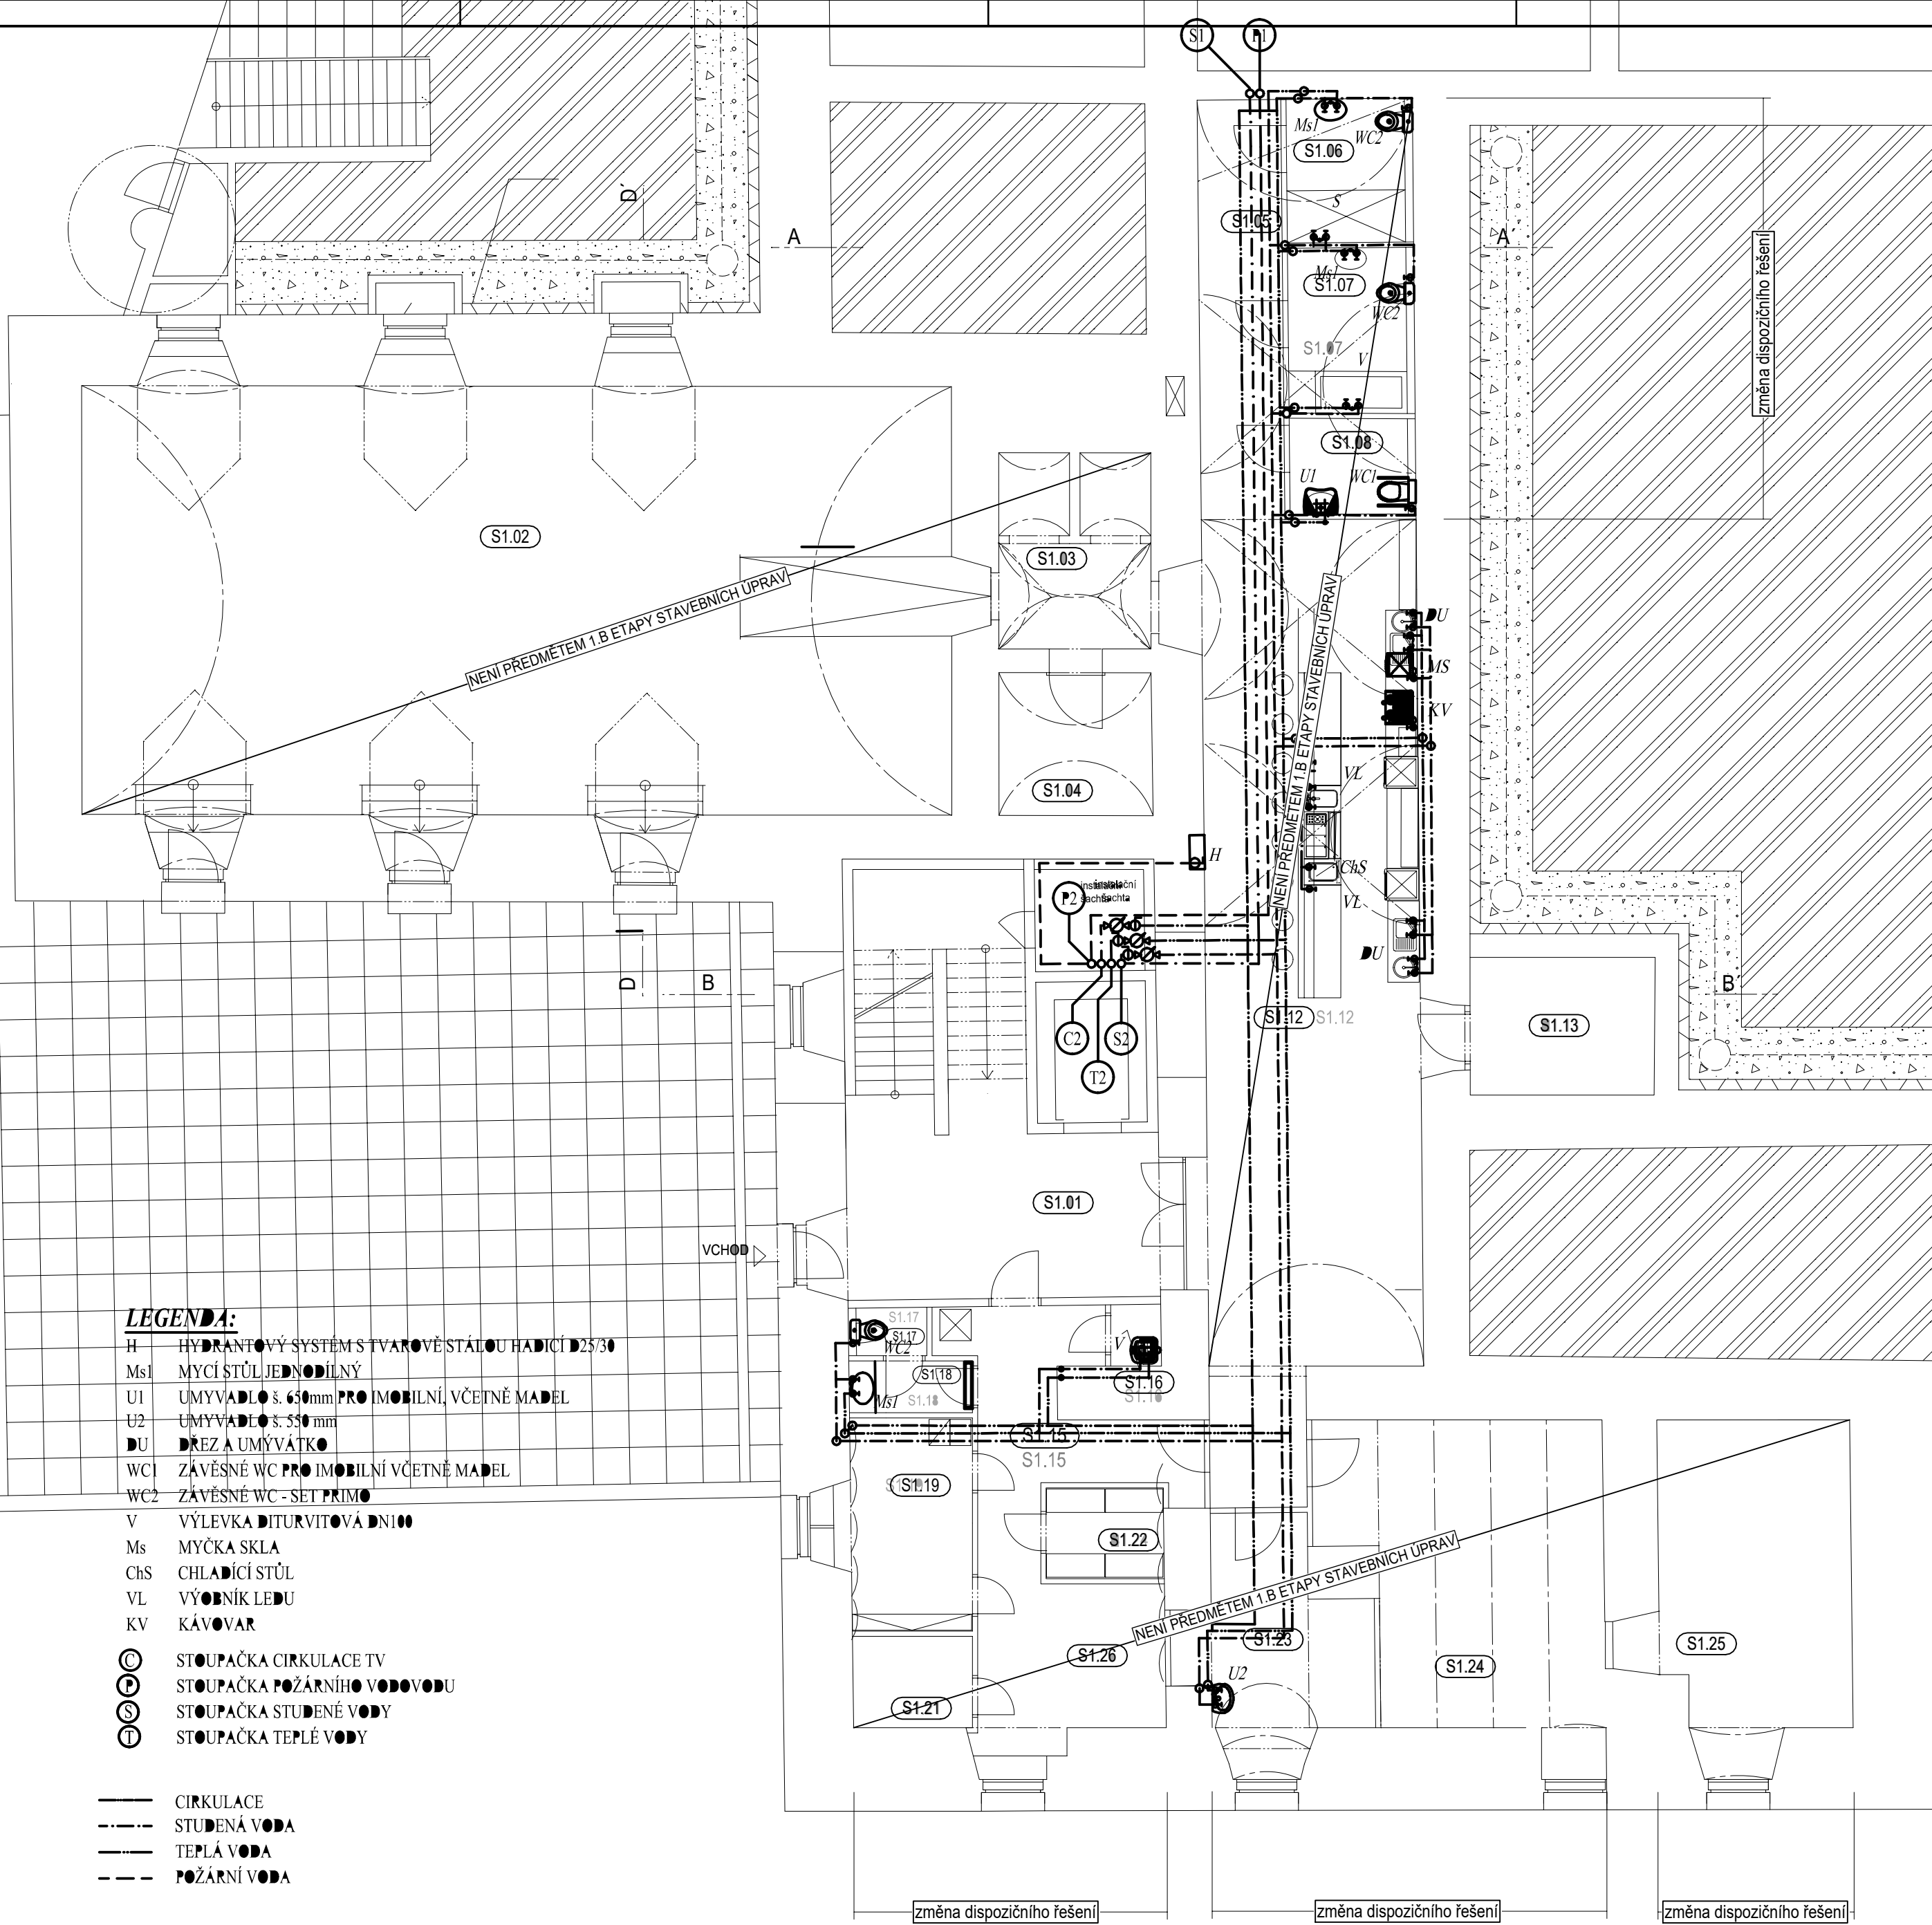

LEGENDA MÍSTNOSTÍ

Č. M.	FUNKCE MÍSTNOSTI PŮVODNÍ	FUNKCE MÍSTNOSTI NÁVRH	PLOCHA (m ²)
S1.01	chodba + schodiště	chodba + schodiště	39.53
S1.02	víceúčelový sál	společenská místnost	140.55
S1.03	archív vín	sklad	11.66
S1.04	sklad	šatna klientů	8.01
S1.05	chodba	chodba	12.85
S1.06	WC muži	koupelna	6.65
S1.07	WC ženy	koupelna	7.69
S1.08	WC zdrav. postižení	WC	4.40
S1.09	WC zaměstnanci	neobsazeno	
S1.10	úklidová komora	neobsazeno	
S1.11	šatna zaměstnanci	neobsazeno	
S1.12	odbytová část - bar	tréninková kuchyň	69.73
S1.13	sklad nápojů	prádelna	8.11
S1.14	umývárna stolního nádobí	neobsazeno	
S1.15	manipulační chodba	chodba	16.16
S1.16	úklidová komora	úklidová komora	1.14
S1.17	WC zaměstnanců	WC zaměstnanců	1.24
S1.18	předsíň WC zaměstnanců	předsíň WC zaměstnanců	2.34
S1.19	šatna zaměstnanců	kancelář	9.99
S1.20	kancelář	neobsazeno	
S1.21	hrubá příprava zeleniny	šatna zaměstnanců	3.99
S1.22	suchý sklad	archiv	3.91
S1.23	ofis	relaxační místnost snoezelen	12.40
S1.24	kuchyně	společenská místnost klientů	29.85
S1.25	manipulační chodba	společenská místnost klientů	23.75
S1.26	sklad DKP	sklad DKP	6.44
S1.27	sklad konzerv	neobsazeno	
S1.28	chladicí sklad	neobsazeno	
PLOCHA MÍSTNOSTÍ CELKEM:			424.58

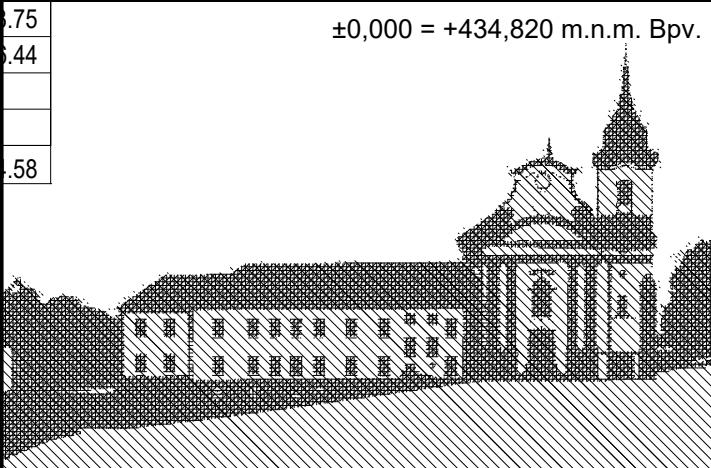

Stavební úpravy a přístavba objektu č.p. 144,
Nová Paka (býv. klášter Paulánů)
1. etapa stavebních úprav, část B.
- podlaží 1.np,
prostory pro komunitní centrum
č.parc. 166 (s bud. č.p. 144), 169, 170/1, 170/2,
176, 177 v k.ú. Nová Paka.

Investor
Život bez bariér o.s.
Lomená 533, 509 01 Nová Paka, www.zbb.cz
zmocněnec: Jitka Fučíková
tel. +420 603 434 833, mail. jitka.fucikova@zbb.cz

zhotovitel
dokumentace: Arx Studio
Ing. arch. Martin Doubek
mail: mardou@email.cz
tel: +420 603 441 813

zodp. projektant
Ing. arch. Ivan Sládek, ČKA č. 413


stupeň PD
dokumentace změny stavby před dokončením v rozsahu
dle příl. 5. vyhl. 499/2006 Sb.





část dokumentace:
D.1.4.e. ZAŘÍZENÍ ZDRAVOTNĚ TECH. INSTALACÍ



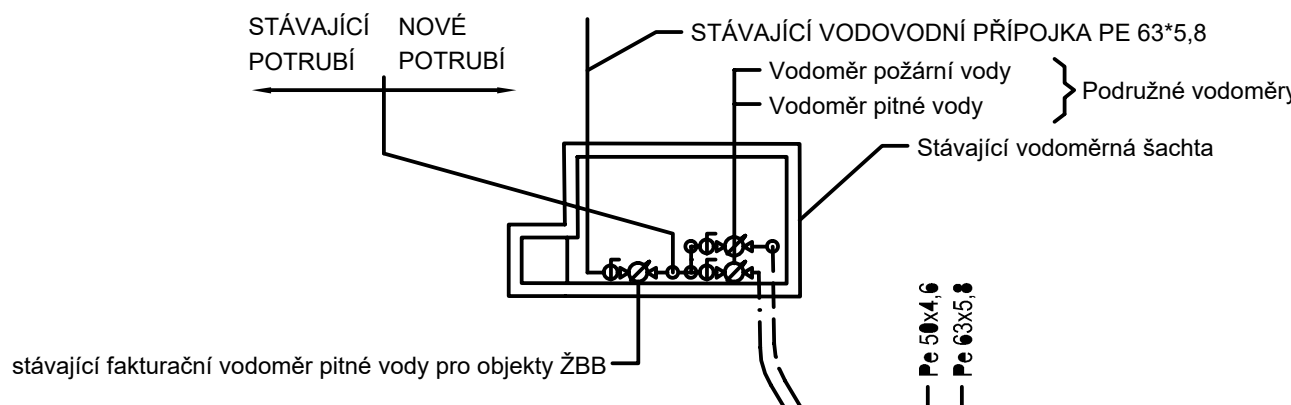


projektant spec.části
Ing. Martin Edlman
U Břehu 43/580, 102 00 Praha 15
tel. 731369471
mail. martin@edlman.cz

č. výkresu D.1.4.e.03	název výkresu VNITŘNÍ VODOVOD PŮDORYS 1.PP	
--------------------------	--	--

měřítko 1:100	razítko	kopie
datum 08/2016		
ident. č. 2012.KL.SP.1		



	STOUPAČKA CIRKULACE TV
	STOUPAČKA POŽARNÍHO VODOVODU
	STOUPAČKA STUDENÉ VODY
	STOUPAČKA TEPLÉ VODY

	CIRKULACE
	STUDENÁ VODA
	TEPLÁ VODA
	POŽÁRNÍ VODA
	UPRAVENÁ VODA PRO KONVEKTOMY

PLOCHA MÍSTNOSTÍ CELKEM: 745.54

Allplan



PLOCHA MÍSTNOSTÍ CELKEM:	772.05
--------------------------	--------

LEGENDA:

(C) STOUPAČKA CÍRKULACE TV
 (P) STOUPAČKA POŽÁRNÍHO VODOVODU
 (S) STOUPAČKA STUDENÉ VODY
 (T) STOUPAČKA TEPLÉ VODY

ŘEŠENÝ PROSTOR V RÁMCI 1. ETAPY

ARX
STUDIO

2012.KL.SP.1


LEGENDA:

H HYDRANTOVÝ SYSTÉM S TVAROVÉ STÁLOU HADICÍ D25/30

- STOUPAČKA CÍRKULACE TV
- STOUPAČKA POŽÁRNÍHO VODOVODU
- STOUPAČKA STUDENÉ VODY
- STOUPAČKA TEPLÉ VODY


- CÍRKULACE
- STUDENÁ VODA
- TEPLÁ VODA
- POŽÁRNÍ VODA

ŘEŠENÝ PROSTOR V RÁMCÍ 1. ETAPY

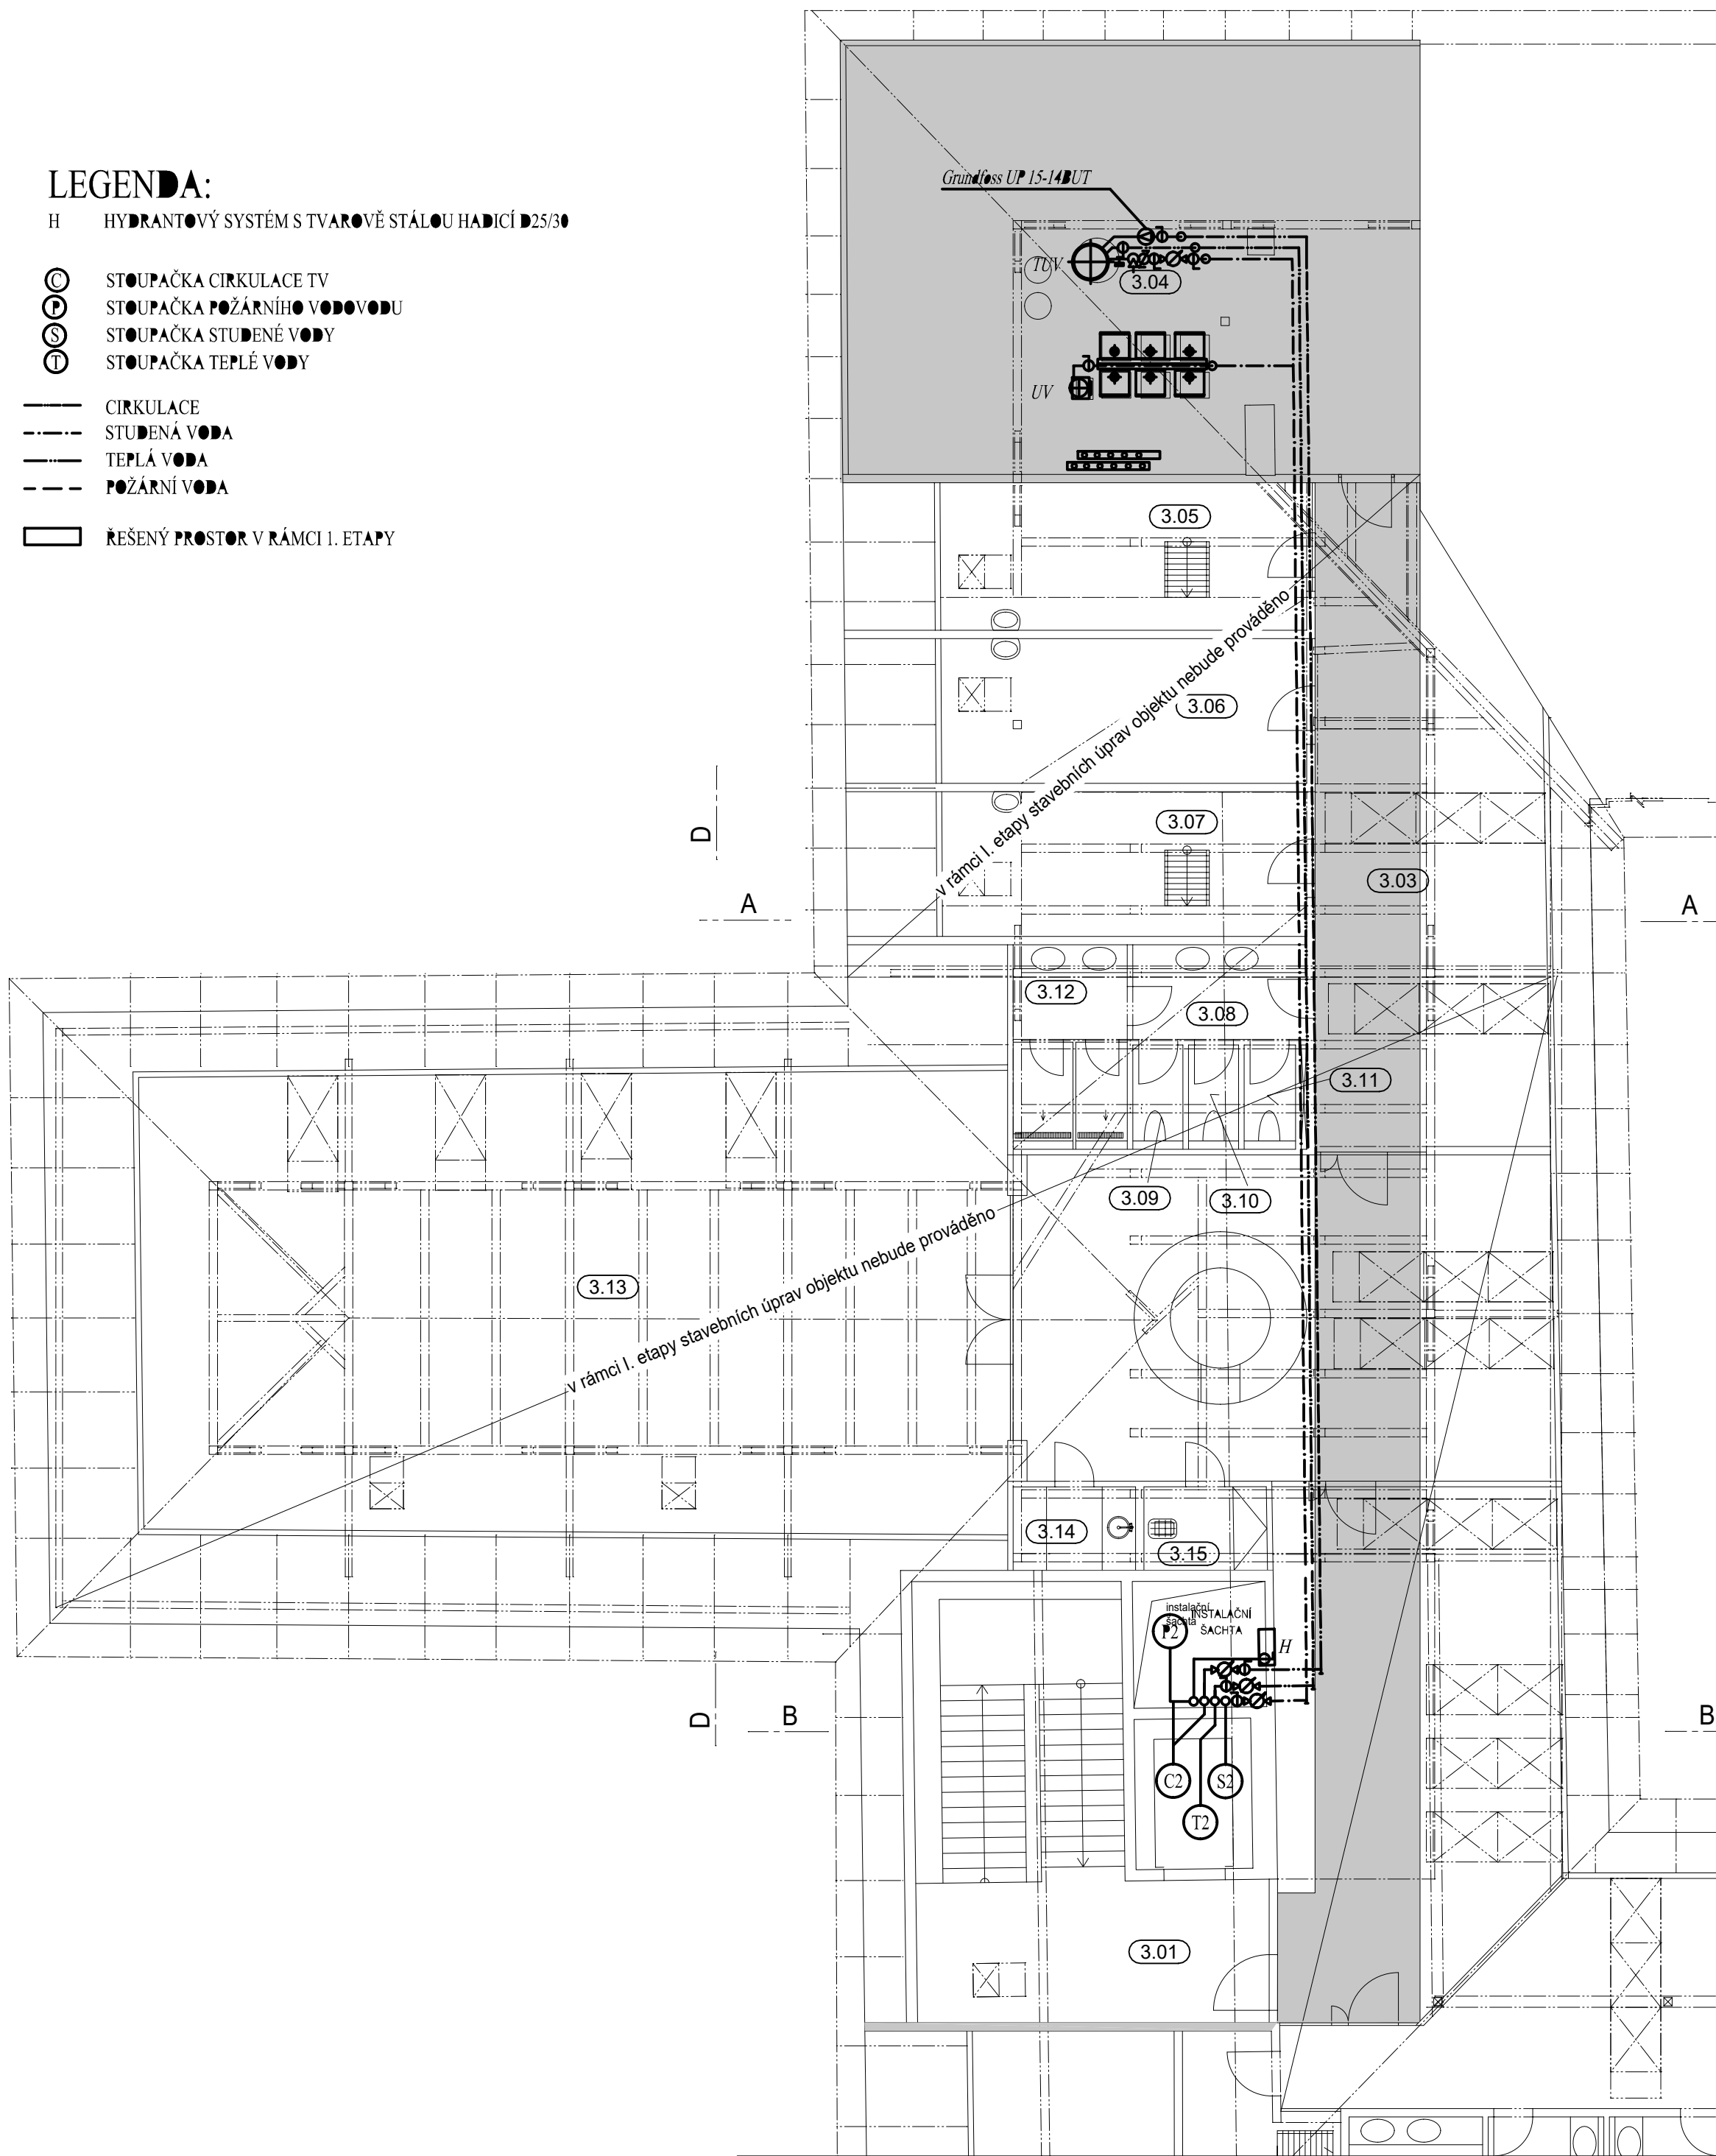

LEGENDA MÍSTNOSTÍ

Č. M.	NÁZEV MÍSTNOSTI	PLOCHA (m²)
3.01	chodba + schodiště, hala	138.60
3.02	neobsazeno	
3.03	v rámci I. etapy stavebních úprav objektu nebude prováděno	39.55
3.04	plynová kotelna	63.10
3.05	pokoj	16.82
3.06	pokoj	16.93
3.07	pokoj	16.63
3.08	umývárna	5.31
3.09	WC muži	1.69
3.10	WC ženy	1.69
3.11	WC zaměstnanci	1.73
3.12	umývárna	6.98
3.13	kancelář	128.31
3.14	kuchyňka	3.30
3.15	úklidová místnost	3.32
3.16	chodba	80.17
3.17	předsíň	9.98
3.18	pokoj	11.09
3.19	pokoj	17.28
3.20	koupelna	6.51
3.21	umývárna muži	3.53
3.22	umývárna muži	11.63
3.23	WC muži	5.71
3.24	umývárna ženy	3.53
3.25	umývárna ženy	11.63
3.26	WC ženy	8.12
3.27	pokoj	19.19
3.28	pokoj	16.55
3.29	pokoj	16.65
3.30	pokoj	16.55
3.31	sklad prádla	26.41
3.33	chodba	25.16
PLOCHA MÍSTNOSTÍ CELKEM:		733.65

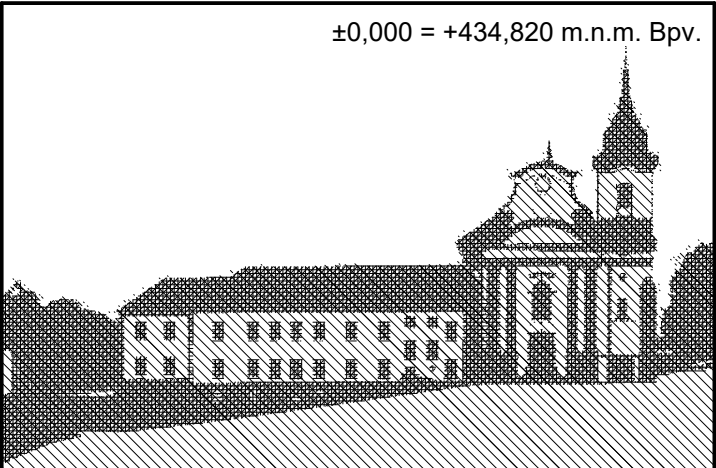

ARX
STUDIO

Stavební úpravy a přístavba objektu č.p. 144, Nová Paka (býv. klášter Paulánů)
1. etapa stavebních úprav, část B.
- podlaží 1.np,
prostory pro komunitní centrum
č.parc. 166 (s bud. č.p. 144), 169, 170/1, 170/2, 176, 177 v k.ú. Nová Paka.

Investor
Život bez bariér o.s.
Lomená 533, 509 01 Nová Paka, www.zbb.cz
zmocněnec: Jitka Fučíková
tel. +420 603 434 833, mail. jitka.fucikova@zbb.cz

zhotovitel
dokumentace:
Arx Studio
Ing. arch. Martin Doubek
mail: mardou@email.cz
tel: +420 603 441 813


zodp. projektant
Ing. arch. Ivan Sládek, ČKA č. 413

stupeň PD
dokumentace změny stavby před dokončením v rozsahu dle příl. 5. vyhl. 499/2006 Sb.

část dokumentace:
D.1.4.e. ZAŘÍZENÍ ZDRAVOTNĚ TECH. INSTALACÍ

projektant spec.části
Ing. Martin Edlman
U Břehu 43/580, 102 00 Praha 15
tel. 731369471
mail. martin@edlman.cz

č. výkresu	název výkresu	
D.1.4.e.06	VNITŘNÍ VODOVOD PŮDORYS 3.NP	
měřítko	razítko	kopie
1:100		
datum	08/2016	
ident. č.	2012.KL.SP.1	

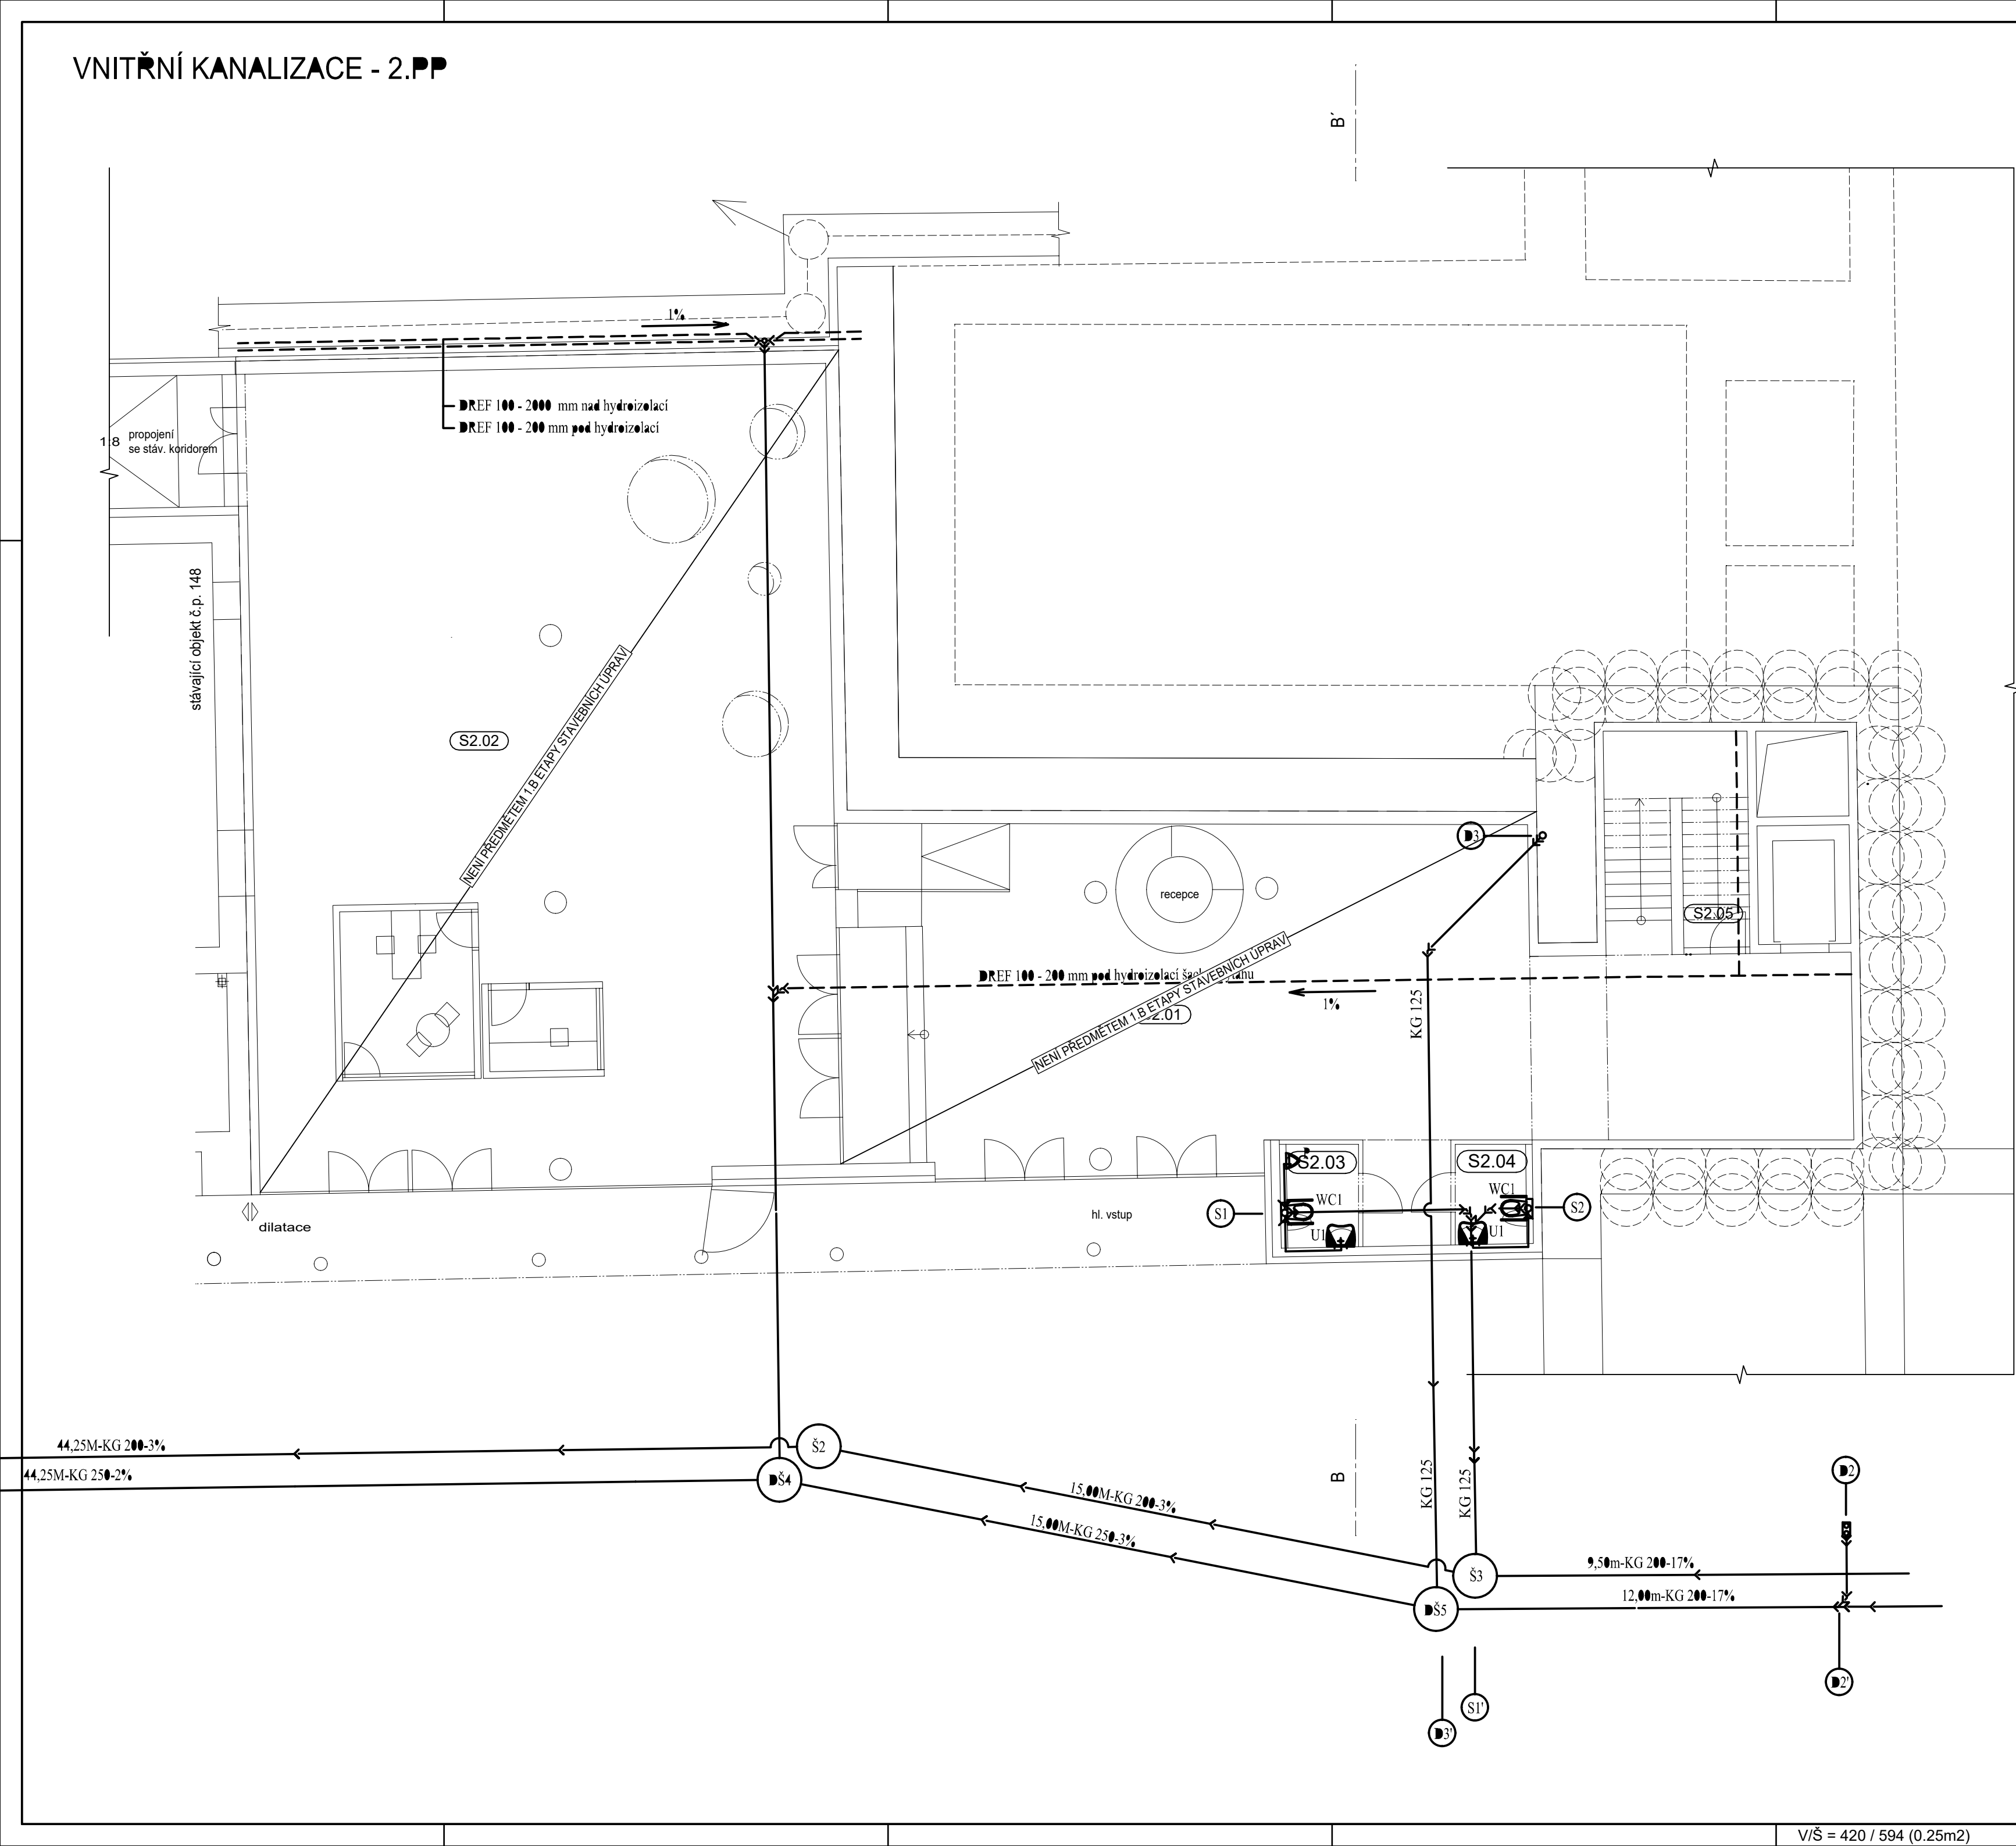

LEGENDA MÍSTNOSTÍ

Č. M.	NÁZEV MÍSTNOSTI	PLOCHA (m ²)
S2.01	vstupní chodba s recepcí	155.97
S2.02	poradenská místnost	244.77
S2.03	WC zdrav.postižení muži	4.26
S2.04	WC zdrav.postižení ženy	4.10
S2.05	ústředna EPS	10.20
PLOCHA MÍSTNOSTÍ CELKEM:		429.30

±0,000 = +434,820 m.n.m. Bpv.



ARX STUDIO

Stavební úpravy a přístavba objektu č.p. 144, Nová Paka (býv. klášter Paulánů)
1. etapa stavebních úprav, část B.
- podlaží 1.np,
prostory pro komunitní centrum

č.parc. 166 (s bud. č.p. 144), 169, 170/1, 170/2, 176, 177 v k.ú. Nová Paka.

investor

Život bez bariér o.s.
Lomená 533, 509 01 Nová Paka, www.zbb.cz
zmocněnec: Jitka Fučíková
tel. +420 603 434 833, mail. jitka.fucikova@zbb.cz

zhotovitel dokumentace:

Arx Studio
Ing. arch. Martin Doubek
mail: mardou@email.cz
tel: +420 603 441 813

zodp. projektant

Ing. arch. Ivan Sládek, ČKA č. 413

stupeň PD

dokumentace změny stavby před dokončením v rozsahu dle příl. 5. vyhl. 499/2006 Sb.


část dokumentace:

D.1.4.e. ZAŘÍZENÍ ZDRAVOTNĚ TECH. INSTALACÍ

projektant spec.části

Ing. Martin Edlman
U Břehu 43/580, 102 00 Praha 15
tel. 731369471
mail. martin@edlman.cz

č. výkresu	název výkresu	
D.1.4.e.07	VNITŘNÍ KANALIZACE PŮDORYS 2.PP	
měřítko	razítko	kopie
1:100		
datum	08/2016	
ident. č.	2012.KL.SP.1	

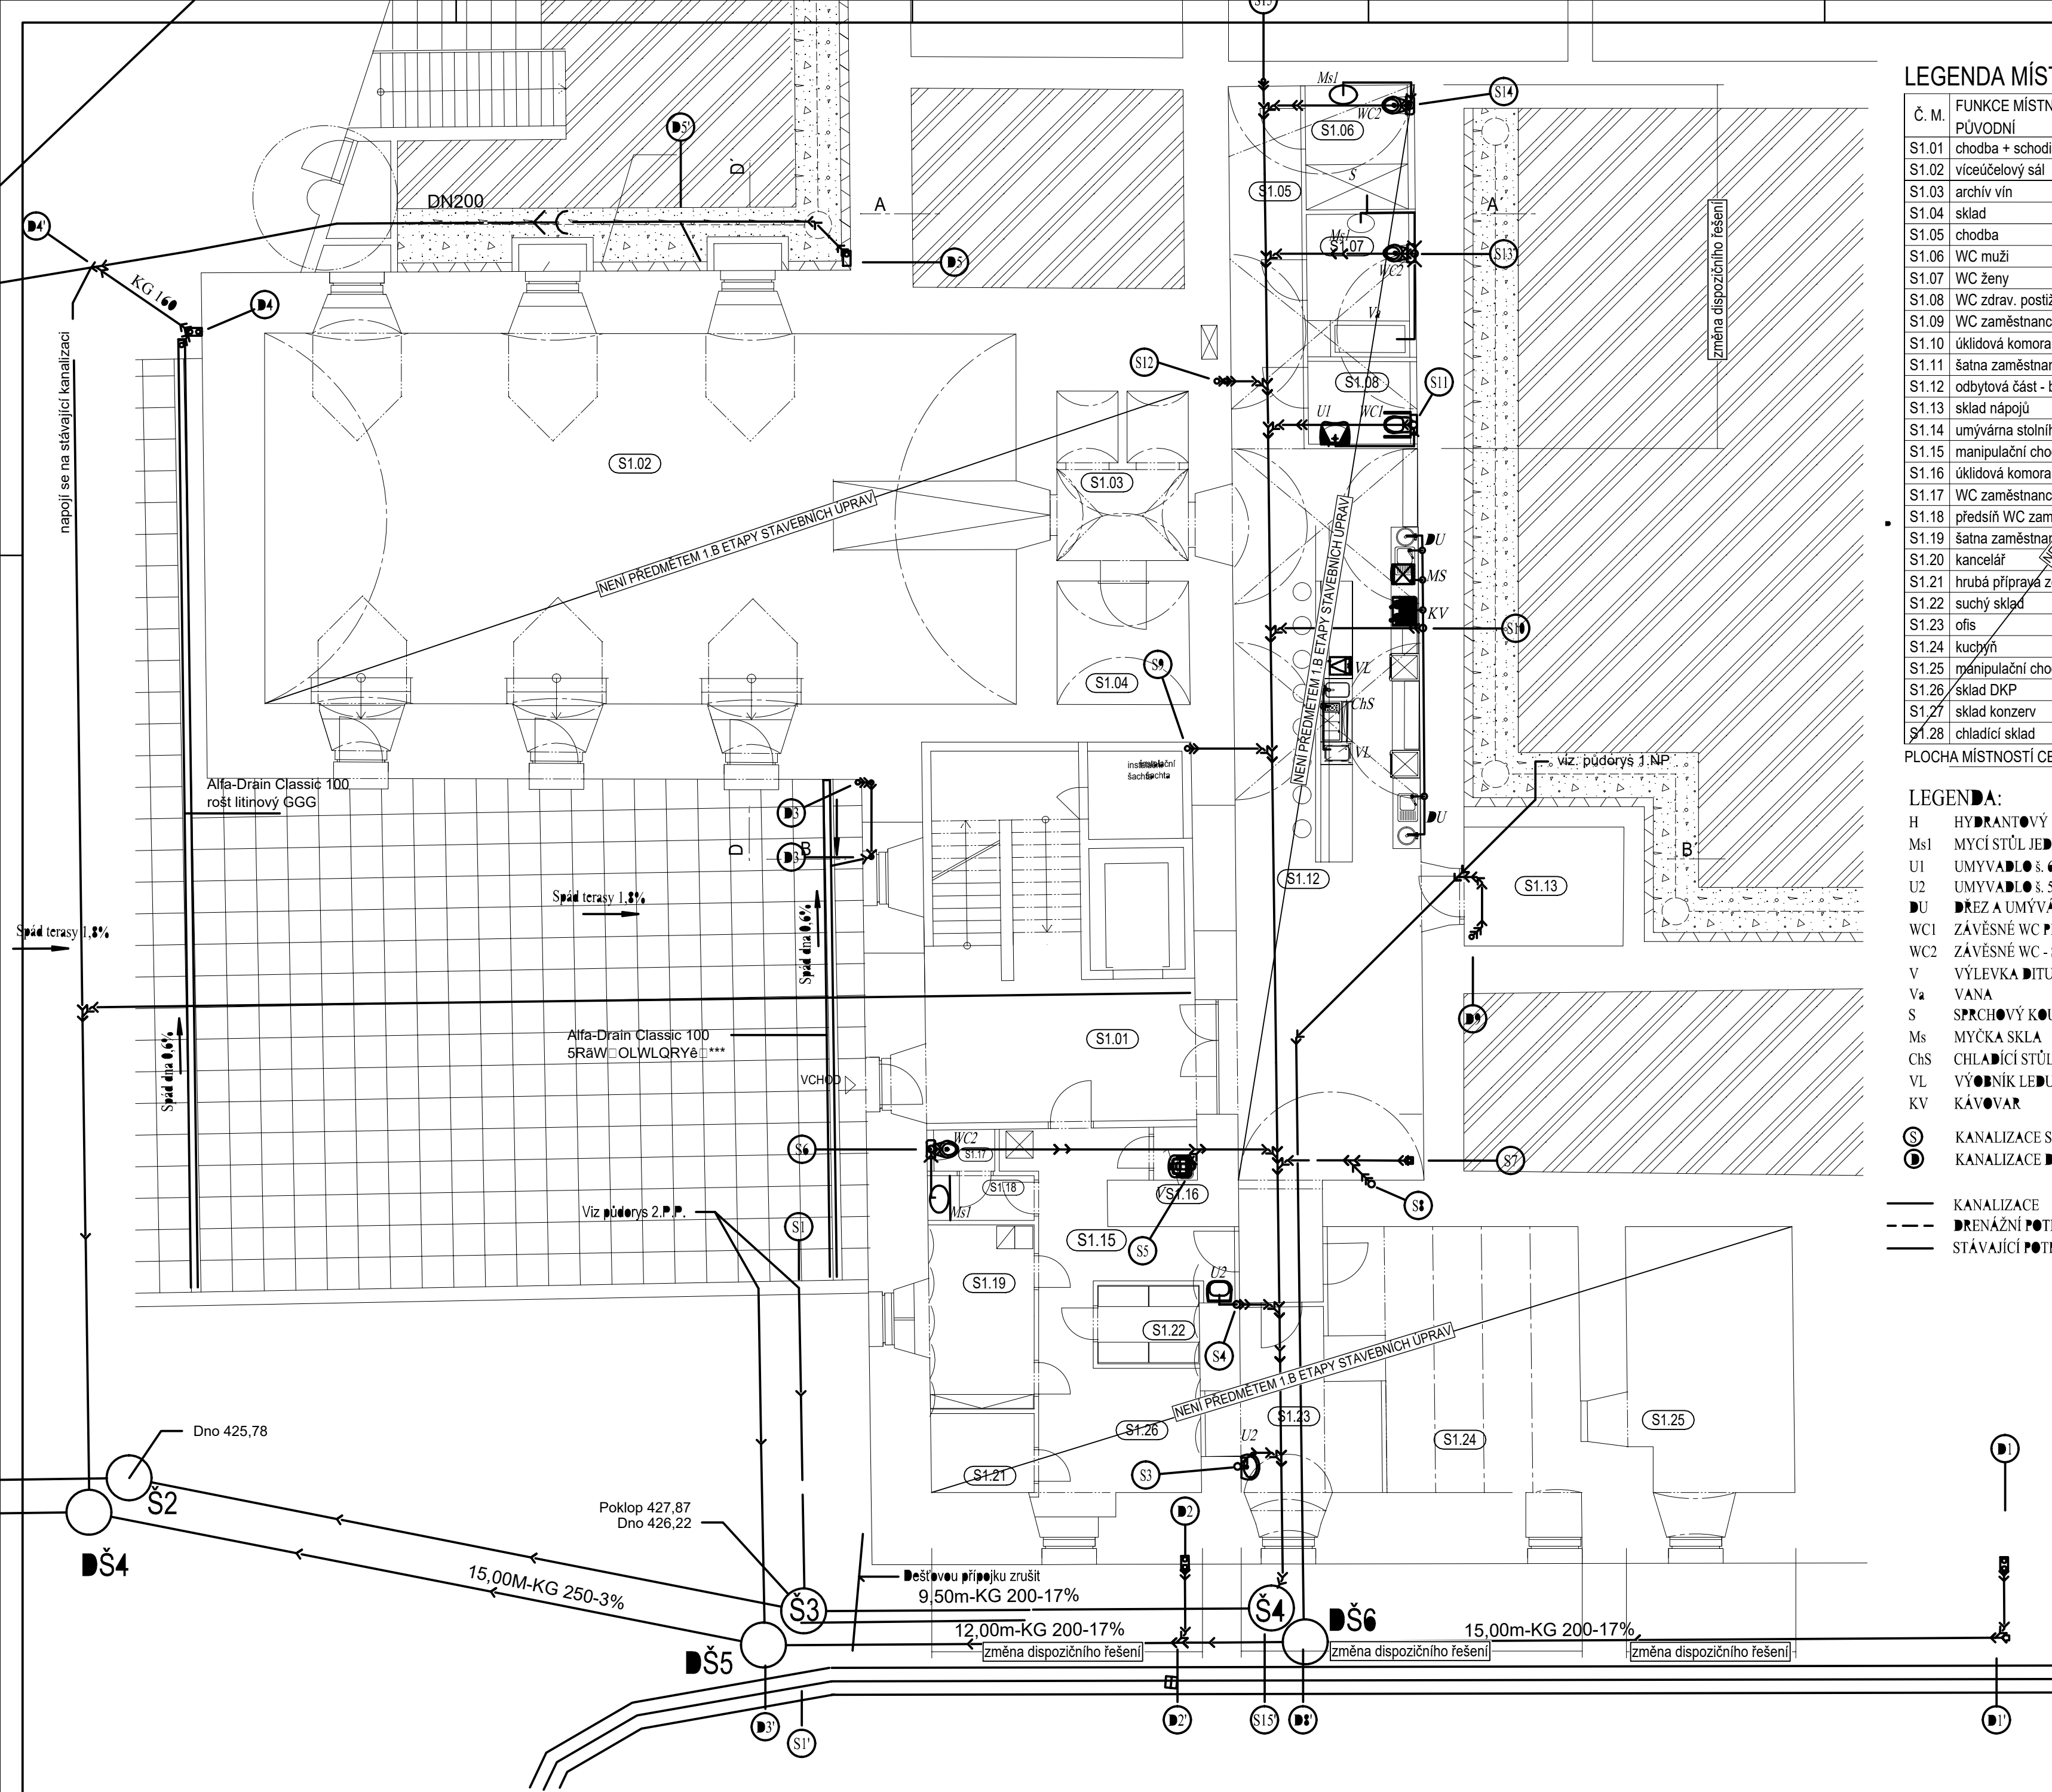


LEGENDA MÍSTNOSTÍ

Č. M.	FUNKCE MÍSTNOSTI PŮVODNÍ	FUNKCE MÍSTNOSTI NÁVRH	PLOCHA (m²)
S1.01	chodba + schodiště	chodba + schodiště	39.53
S1.02	víceúčelový sál	společenská místnost	140.55
S1.03	archív vín	sklad	11.66
S1.04	sklad	šatna klientů	8.01
S1.05	chodba	chodba	12.85
S1.06	WC muži	koupelna	6.65
S1.07	WC ženy	koupelna	7.69
S1.08	WC zdravotní postižení	WC	4.40
S1.09	WC zaměstnanci	neobsazeno	
S1.10	úklidová komora	neobsazeno	
S1.11	šatna zaměstnanci	neobsazeno	
S1.12	odbytová část - bar	tréninková kuchyň	69.73
S1.13	sklad nápojů	prádelna	8.11
S1.14	umývárna stolního nádobí	neobsazeno	
S1.15	manipulační chodba	chodba	16.16
S1.16	úklidová komora	úklidová komora	1.14
S1.17	WC zaměstnanců	WC zaměstnanců	1.24
S1.18	předsíň WC zaměstnanců	předsíň WC zaměstnanců	2.34
S1.19	šatna zaměstnanců	kancelář	9.99
S1.20	kancelář	neobsazeno	
S1.21	hrubá příprava zeleniny	šatna zaměstnanců	3.99
S1.22	suchý sklad	archiv	3.91
S1.23	ofis	relaxační místnost snoezelen	12.40
S1.24	kuchyň	společenská místnost klientů	29.85
S1.25	manipulační chodba	společenská místnost klientů	23.75
S1.26	sklad DKP	sklad DKP	6.44
S1.27	sklad konzerv	neobsazeno	
S1.28	chladicí sklad	neobsazeno	

PLOCHA MÍSTNOSTÍ CELKEM: 424.58

LEGENDA:

- H HYDRANTOVÝ SYSTÉM S TVAROVÉ STALOU HADICÍ Ø 50 mm
- Ms1 MYČÍ STŮL JEDNODÍLNÝ
- U1 UMYVADLO š. 650 mm PRO IMOBILNÍ, VOLENÉ MÍSTNOSTI
- U2 UMYVADLO š. 550 mm
- DU DŘEZ A UMÝVÁTKO
- WC1 ZÁVĚSNÉ WC PRO IMOBILNÍ VČETNĚ KADEL
- WC2 ZÁVĚSNÉ WC - SET PRIMO
- V VÝLEVK A DITURVITOVÁ DN100
- Va VANA
- S SPRCHOVÝ KOUT
- Ms MYČKA SKLA
- ChS CHLADICÍ STŮL
- VL VÝROBNÍK LEDU
- KV KÁVOVAR
- Š KANALIZACE SPLAŠKOVÁ
- DŠ KANALIZACE DEŠŤOVÁ
- KANALIZACE
- DRENÁŽNÍ POTRUBÍ
- STÁVAJÍCÍ POTRUBÍ KANALIZACE

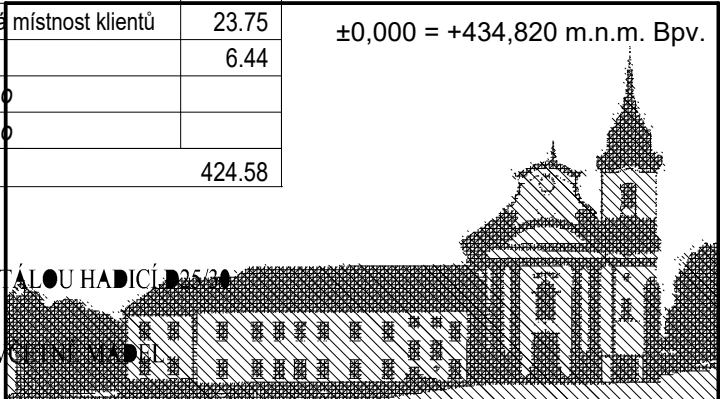

Stavební úpravy a přístavba objektu č.p. 144, Nová Paka (býv. klášter Paulánů)
1. etapa stavebních úprav, část B.
- podlaží 1.np,
prostory pro komunitní centrum
č.parc. 166 (s bud. č.p. 144), 169, 170/1, 170/2, 176, 177 v k.ú. Nová Paka.

investor
Život bez bariér o.s.
Lomená 533, 509 01 Nová Paka, www.zbb.cz
zmočnítec: Jitka Fučíková
tel. +420 603 434 833, mail. jitka.fucikova@zbb.cz

zhotovitel dokumentace:
Arx Studio
Ing. arch. Martin Doubek
mail: mardou@email.cz
tel: +420 603 441 813

zodp. projektant
Ing. arch. Ivan Sládek, ČKA č. 413

stupeň PD
dokumentace změny stavby před dokončením v rozsahu dle příl 5. vyhl. 499/2006 Sb.

část dokumentace:
D.1.4.e. ZAŘÍZENÍ ZDRAVOTNÉ TECH. INSTALACÍ


projektant spec.části
Ing. Martin Edlman
U Břehu 43/580, 102 00 Praha 15
tel. 731369471
mail. martin@edlman.cz

č. výkresu	název výkresu	
D.1.4.e.08	VNITŘNÍ KANALIZACE PŮDORYS 1.PP	
měřítko	razítko	kopie
1:100		
datum		
08/2016		
ident. č.		
2012.KL.SP.1		

LEGENDA MÍSTNOSTÍ

Č. M.	FUNKCE MÍSTNOSTI PŮVODNÍ	FUNKCE MÍSTNOSTI NÁVRH	PLOCHA (m²)
1.01	chodba + schodiště	chodba + schodiště	48.55
1.02	chodba	chodba	188.85
1.03	chodba	chodba	15.86
1.04	šatna zaměstnanců cateringu	šatna zaměstnanců	10.98
1.05	předstí WC zam., úklid	předstí WC zam., úklid	2.34
1.06	WC zam. cateringu	WC zam.	1.79
1.07	catering-sklad, příprava, rege	kancelář	24.39
1.08	catering - expedice jídel	cvičná kuchyň	29.93
1.08a	catering-umývárna nádobí	neobsazeno	
1.09	salónek	jídelsna	29.14
1.10	víceúčelový sál	komunitní místnost	152.68
1.11	foyer	foyer	7.36
1.11.a		šatna/sklad	10.27
1.11.b		šatna/sklad	9.02
1.12	čekařna	šatna klientů	16.53
1.13	servisní místnost	komunitní místnost	39.44
1.14	chodba	chodba	6.81
1.15	úklidová místnost	úklidová místnost	1.19
1.16	umývárna muži	umývárna muži	3.75
1.17	WC muži	WC muži	4.22
1.18	umývárna ženy	umývárna ženy	5.30
1.19	WC ženy	WC ženy	2.64
1.20	WC zdravot. postižení	koupelna zdravot. postižení	5.80
1.21	servisní místnost	tréninkový byt	24.74
1.22	servisní místnost	společenská místnost	25.17
1.23	kontaktní místnost	terapeutická dílna	24.57
1.24	chodba	chodba	25.06
1.25	chodba	chodba	15.10
1.26	sklad odpadů-gastro	sklad	5.82
1.27	sklad obalů - gastro	sklad	6.47

PLOCHA MÍSTNOSTÍ CELKEM: 745.54

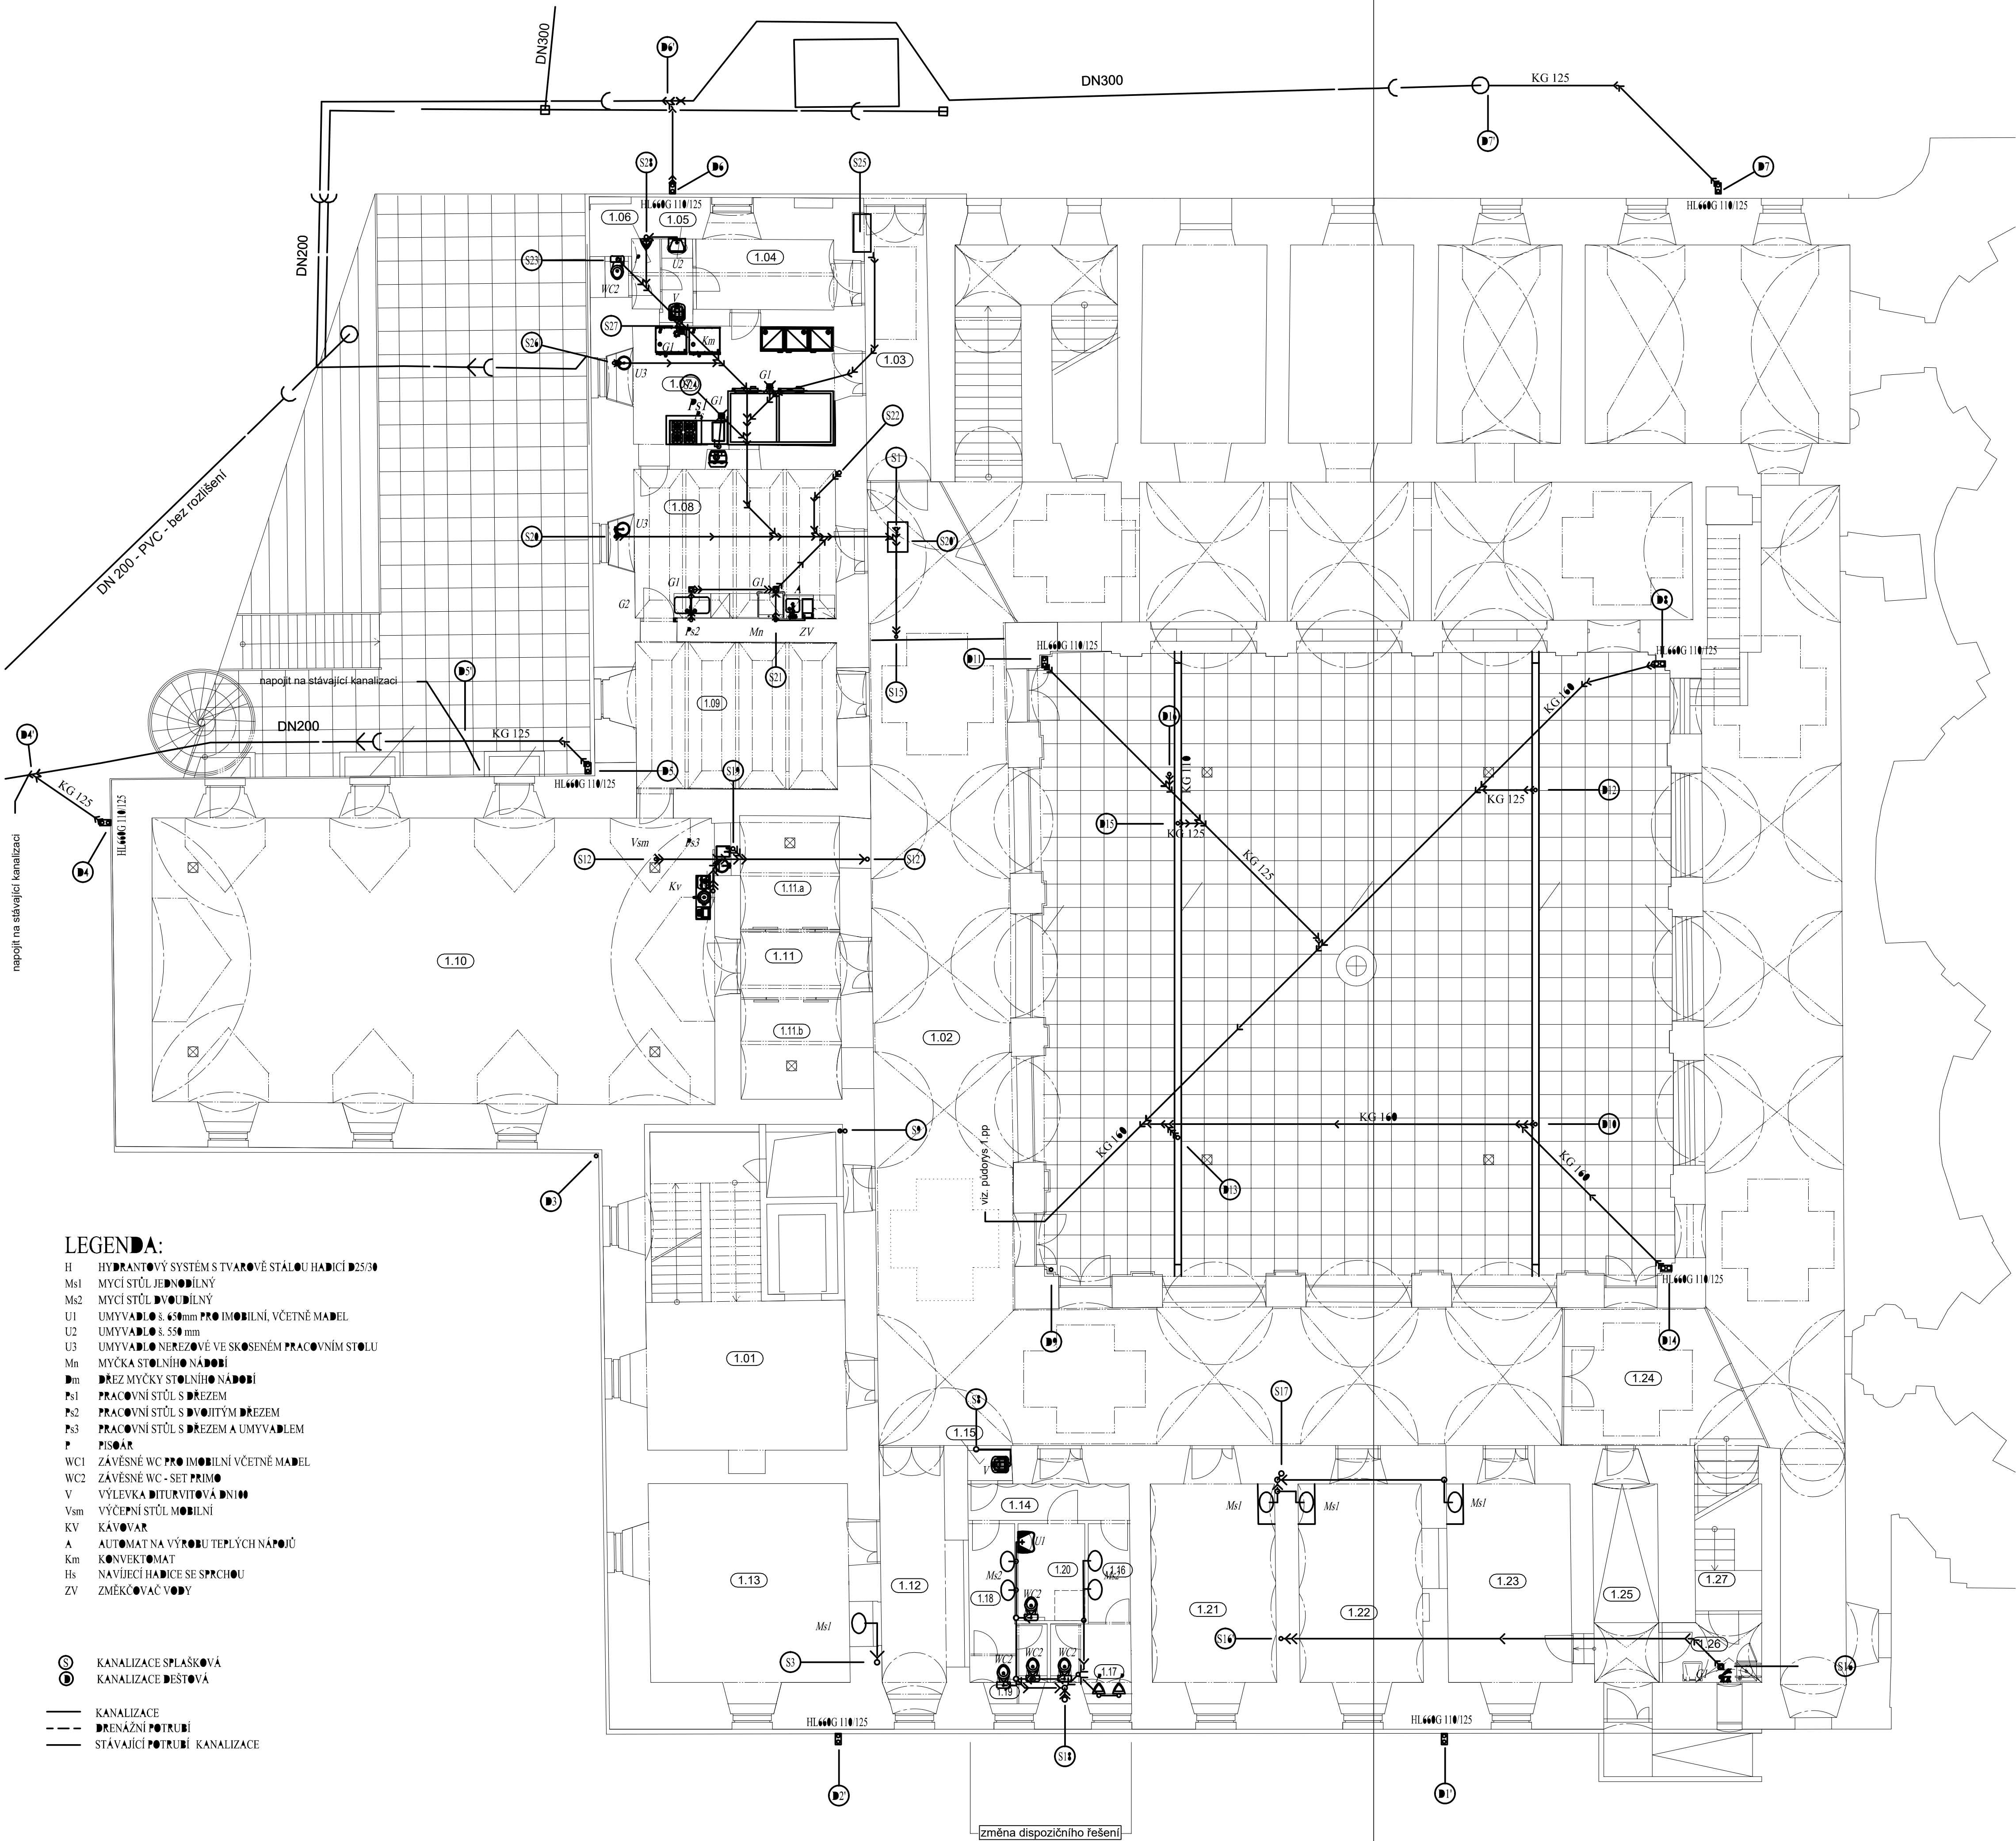

LEGENDA:

- H HYDRANTOVÝ SYSTÉM S TVAROVÉ STÁLOU HADICÍ DN25/30
Ms1 MYCÍ STŮL JEDNODIČNÝ
Ms2 MYCÍ STŮL DVOUDIČNÝ
U1 UMYVADLO Ø 3.650mm PRO IMOBILNÍ, VČETNĚ MADEL
U2 UMYVADLO Ø 3.550 mm
U3 UMYVADLO NEREZOVÉ VE SKOSENÉM PRACOVNÍM STOLU
Mn MÝČKA STOLNÍHO NÁDOBÍ
Dm DŘEZ MÝČKY STOLNÍHO NÁDOBÍ
Ps1 PRACOVNÍ STŮL S DŘEZE
Ps2 PRACOVNÍ STŮL S DVOJITÝM DŘEZE
Ps3 PRACOVNÍ STŮL S DŘEZE A UMYVADLEM
P PISOÁR
WC1 ZÁVĚSNÉ WC PRO IMOBILNÍ VČETNĚ MADEL
WC2 ZÁVĚSNÉ WC - SET PRIMO
V VÝLEVKOVÁ DUTRUVITOVÁ DN100
Vsm VÝČERNÍ STŮL MOBILNÍ
KV KÁVOVÁR
A AUTOMAT NA VÝROBU TEPLÝCH NÁPOJŮ
Km KONVEKTOMAT
Hs NAVIJEČÍ HADICE SE SPRCHOU
ZV ZMĚKČOVAČ VODY

- KANALIZACE SPLAŠKOVÁ
● KANALIZACE DEŠŤOVÁ
— KANALIZACE
--- DRENÁŽNÍ POTRUBÍ
— STÁVAJÍCÍ POTRUBÍ KANALIZACE

±0,000 = +434,820 m.n.m. Bpv.



Stavební úpravy a přístavba objektu č.p. 144,
Nová Paka (býv. klášter Paulánů)
1. etapa stavebních úprav, část B.
- podlaží 1.np,
prostory pro komunitní centrum
č.parc. 166 (s bud. č.p. 144), 169, 170/1, 170/2,
176, 177 v k.ú. Nová Paka.

Investor Život bez bariér o.s.
Lomená 533, 509 01 Nová Paka, www.zbb.cz
zmocněnec: Jitka Fučíková
tel. +420 603 434 833, mail. jitka.fuckova@zbb.cz

zhotovitel dokumentace: Arx Studio
Ing. arch. Martin Doubek
mail: mardou@email.cz
tel. +420 603 441 813

zodp. projektant Ing. arch. Ivan Sládek, ČKA č. 413

stupeň PD dokumentace změny stavby před dokončením v rozsahu
dle příl. 5. vyhl. 499/2006 Sb.

část dokumentace: D.1.4.e. ZAŘÍZENÍ ZDRAVOTNĚ TECH. INSTALACÍ

projektant spec. část Ing. Martin Edlman
U Břehu 43/580, 102 00 Praha 15
tel. 731369471
mail. martin@edlman.cz

č. výkresu D.1.4.e.09 název výkresu VNITŘNÍ KANALIZACE
PŮDORYS 1.NP

mřížko	razítko	kopie
1:100		
datum 08/2016		
ident. č. 2012.KL.SP.1		

LEGENDA MÍSTNOSTÍ

Č. M.	NÁZEV MÍSTNOSTI	PLOCHA (m²)
2.01	chodba + schodiště	52.19
2.02	chodba	201.30
2.03	sklad	17.69
2.04	úklidová komora	1.19
2.05	kontaktní místnost	24.76
2.06	kontaktní místnost	32.62
2.07	kontaktní místnost	30.70
2.08	Cvičebna	128.84
2.09	šatna ženy	14.28
2.10	umývárna	6.27
2.11	WC	2.43
2.12	šatna muži	12.82
2.13	umývárna	7.08
2.14	WC	2.48
2.15	chodba	12.12
2.16	čekárna	15.24
2.17	servisní míst	43.91
2.18	chodba	9.08
2.19	umývárna muži	2.72
2.20	WC m	6.11
2.21	umývárna ženy	2.71
2.22	WC ženy	7.95
2.23	WC pro zdrav. postižené	3.05
2.24	servisní místnost	26.70
2.25	servisní místnost	27.15
2.26	zasedací místnost	27.23
2.28	chodba + schodiště	53.43

PLOCHA MÍSTNOSTÍ CELKEM: 772.05


LEGENDA:

H HYDRANTOVÝ SYSTÉM S TVAROVĚ STÁLOU HADICÍ D25/30

Ⓢ KANALIZACE SPLAŠKOVÁ
Ⓣ KANALIZACE DEŠTOVÁ

KANALIZACE
DRENÁŽNÍ POTRUBÍ
STÁVAJÍCÍ POTRUBÍ KANALIZACE

▭ ŘEŠENÝ PROSTOR V RÁMCI 1. ETAPY

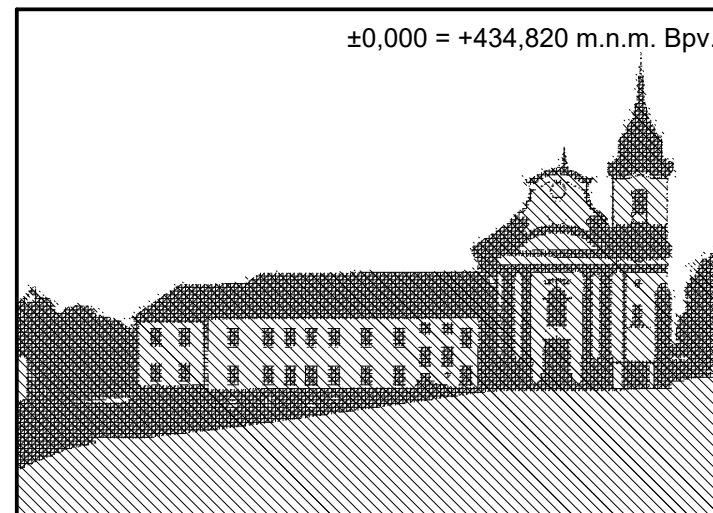

ARX
STUDIO

Stavební úpravy a přístavba objektu č.p. 144,
Nová Paka (býv. klášter Paulánů)
1. etapa stavebních úprav, část B.
- podlaží 1.np,
prostory pro komunitní centrum

č.parc. 166 (s bud. č.p. 144), 169, 170/1, 170/2,
176, 177 v k.ú. Nová Paka.

investor

Život bez bariér o.s.
Lomená 533, 509 01 Nová Paka, www.zbb.cz
zmocněnec: Jitka Fučíková
tel. +420 603 434 833, mail. jitka.fucikova@zbb.cz

zhotovitel
dokumentace:

Arx Studio
Ing. arch. Martin Doubek
mail: mardou@email.cz
tel: +420 603 441 813

zodp. projektant

Ing. arch. Ivan Sládek, ČKA č. 413

stupeň PD

dokumentace změny stavby před dokončením v rozsahu
dle příl. 5. vyhl. 499/2006 Sb.

část dokumentace:

D.1.4.e. ZAŘÍZENÍ ZDRAVOTNÉ TECH. INSTALACÍ

projektant spec.části

Ing. Martin Edlman
U Břehu 43/580, 102 00 Praha 15
tel. 731369471
mail. martin@edlman.cz

č. výkresu

název výkresu

D.1.4.e.10

VNITŘNÍ KANALIZACE
PŮDORYS 2.NP

měřítko

razítko

kopie


1:100

datum

08/2016


ident. č.

2012.KL.SP.1

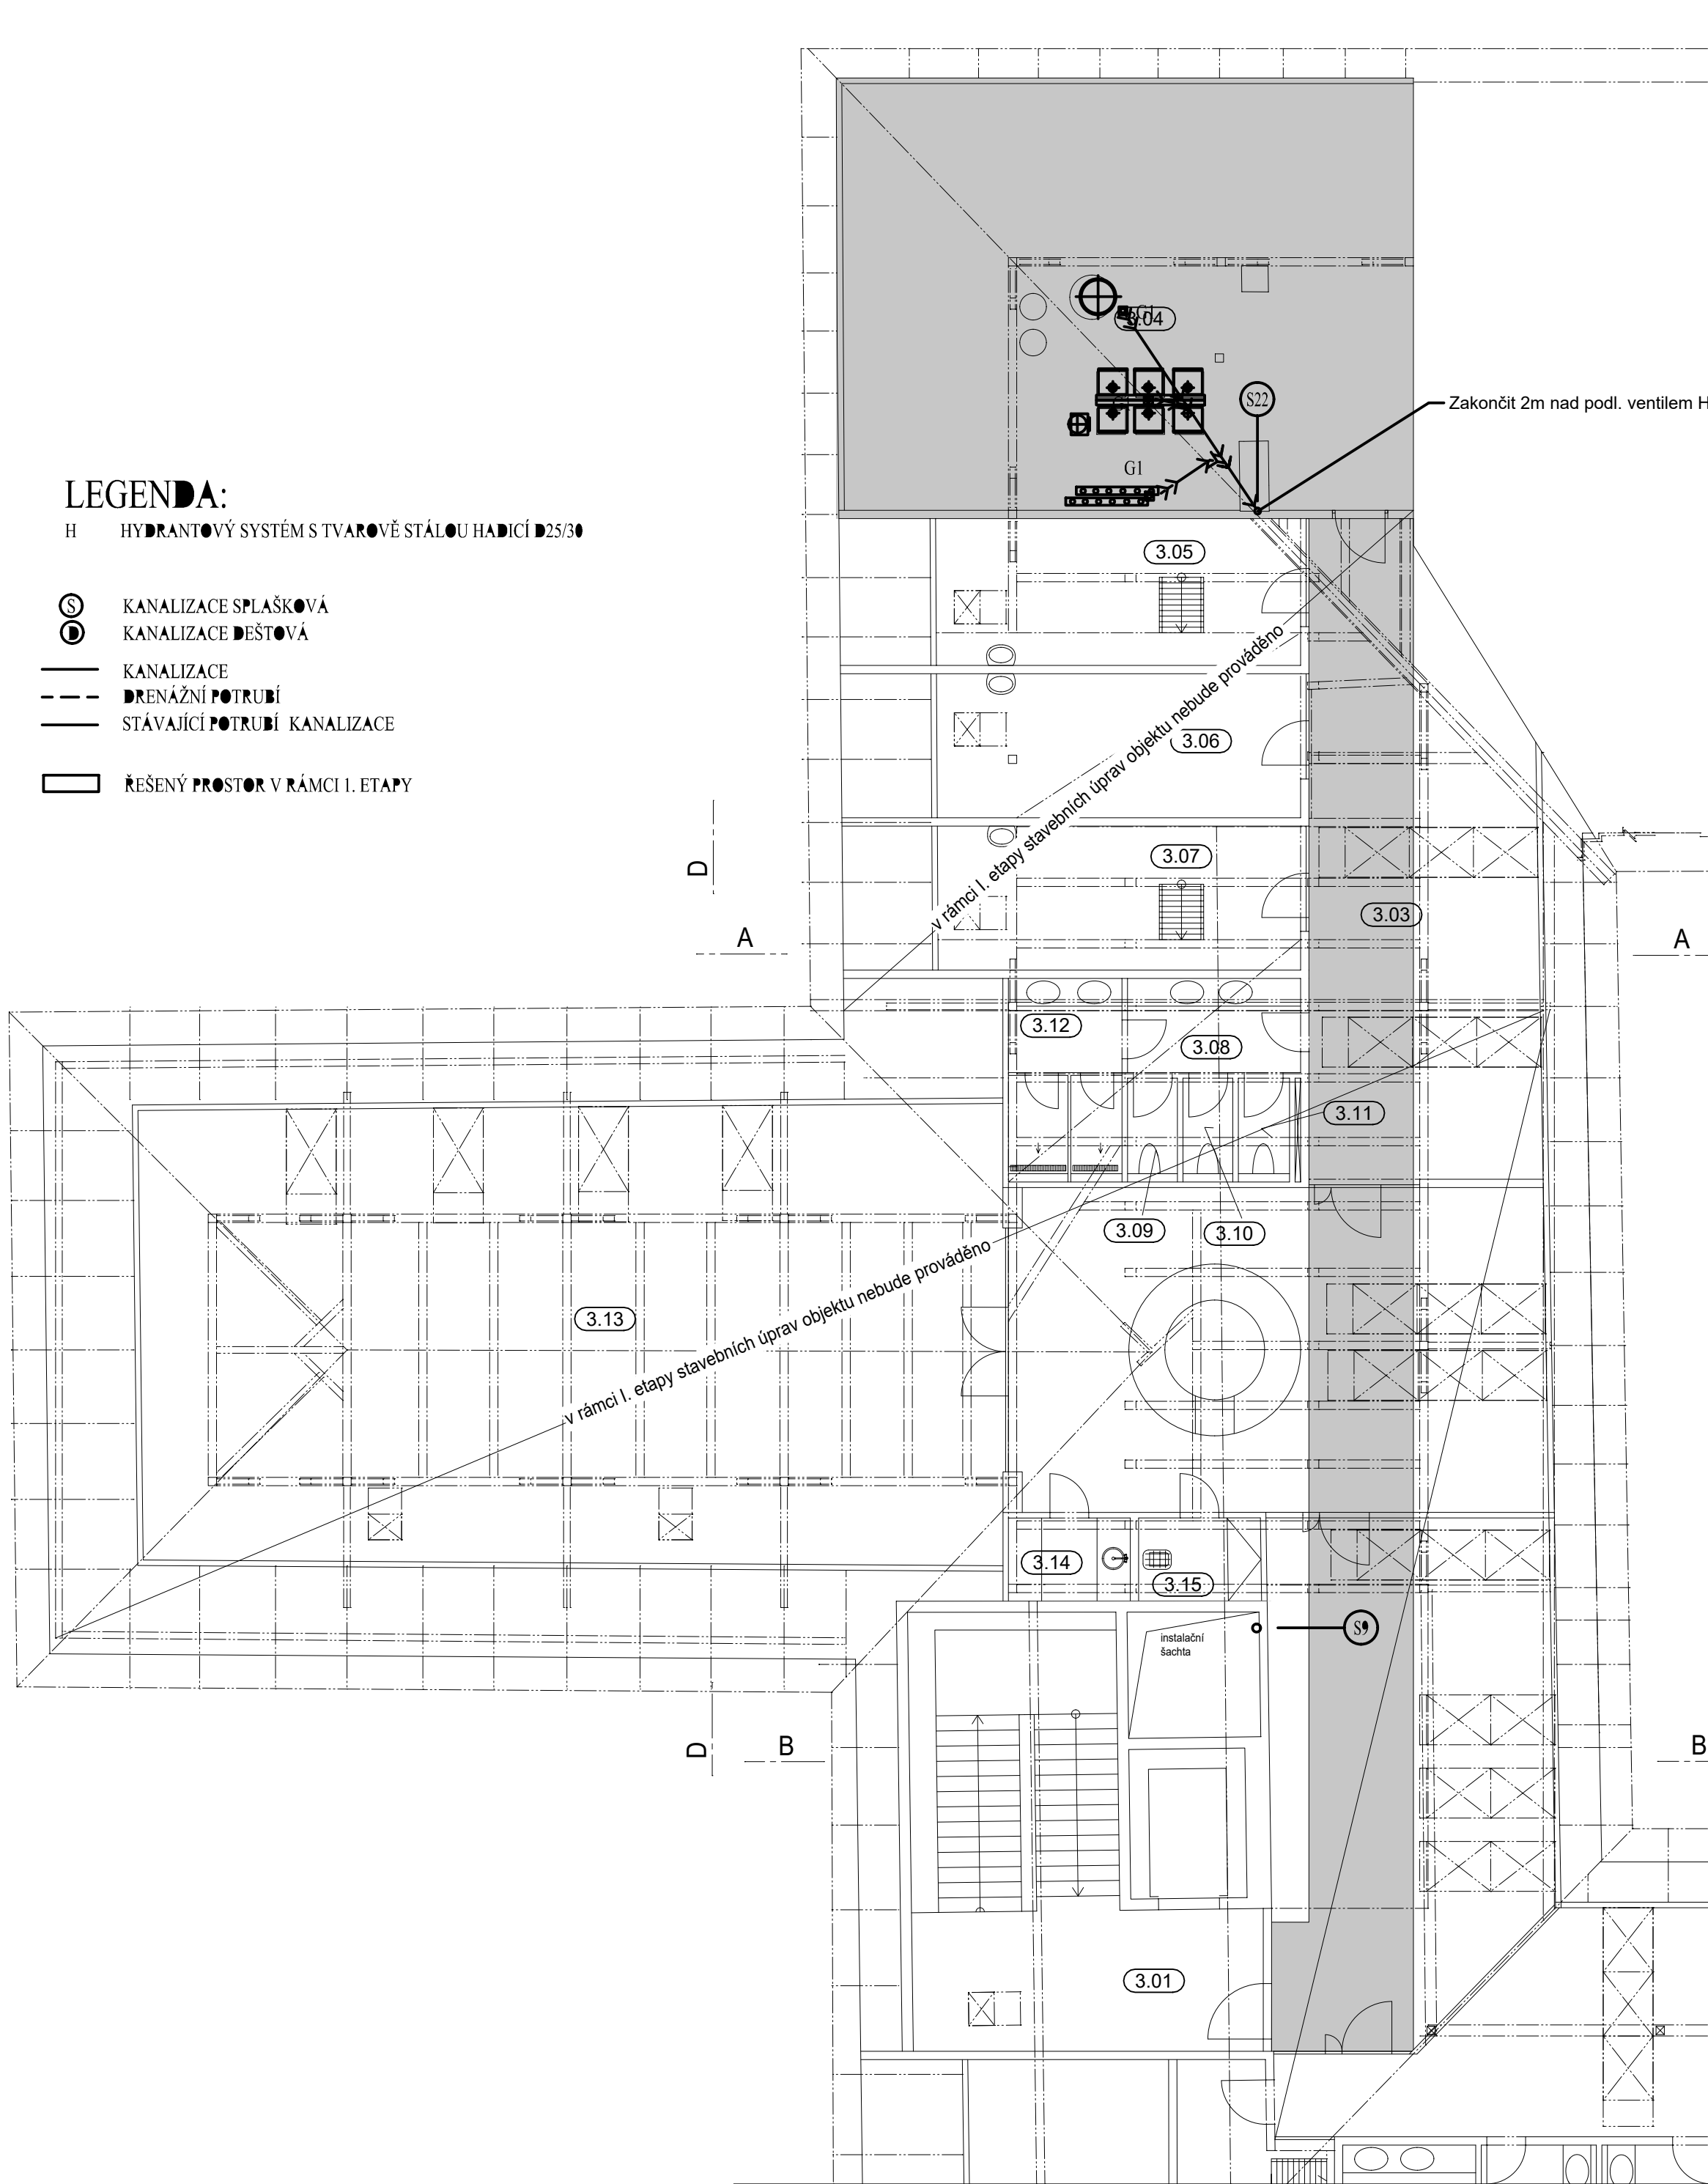

LEGENDA MÍSTNOSTÍ

Č. M.	NÁZEV MÍSTNOSTI	PLOCHA (m²)
3.01	chodba + schodiště, hala	138.60
3.02	neobsazeno	
3.03	v rámci I. etapy stavebních úprav objektu nebude prováděno	39.55
3.04	plynová kotelna	63.10
3.05	pokoj	16.82
3.06	pokoj	16.93
3.07	pokoj	16.63
3.08	umývárna	5.31
3.09	WC muži	1.69
3.10	WC ženy	1.69
3.11	WC zaměstnanci	1.73
3.12	umývárna	6.98
3.13	kancelář	128.31
3.14	kuchyňka	3.30
3.15	úklidová místnost	3.32
3.16	chodba	80.17
3.17	předsíň	9.98
3.18	pokoj	11.09
3.19	pokoj	17.28
3.20	koupelna	6.51
3.21	umývárna muži	3.53
3.22	umývárna muži	11.63
3.23	WC muži	5.71
3.24	umývárna ženy	3.53
3.25	umývárna ženy	11.63
3.26	WC ženy	8.12
3.27	pokoj	19.19
3.28	pokoj	16.55
3.29	pokoj	16.65
3.30	pokoj	16.55
3.31	sklad prádla	26.41
3.33	chodba	25.16
PLOCHA MÍSTNOSTÍ CELKEM:		733.65

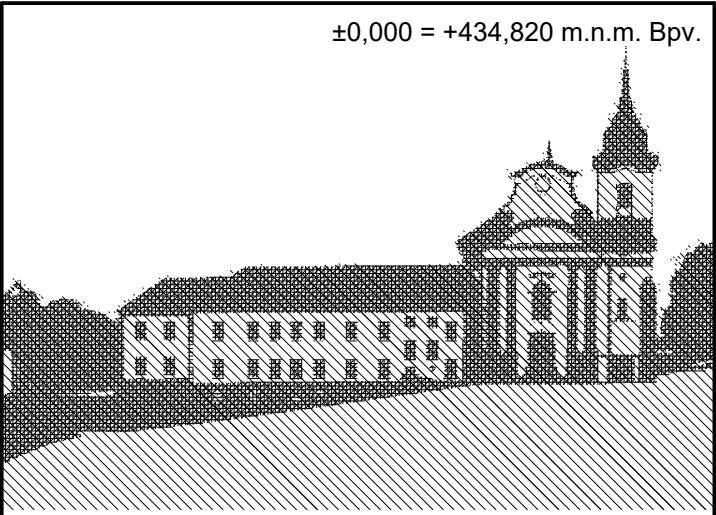

Stavební úpravy a přístavba objektu č.p. 144, Nová Paka (býv. klášter Paulánů)
1. etapa stavebních úprav, část B.
- podlaží 1.np,
prostory pro komunitní centrum
č.parc. 166 (s bud. č.p. 144), 169, 170/1, 170/2, 176, 177 v k.ú. Nová Paka.

investor	Život bez bariér o.s. Lomená 533, 509 01 Nová Paka, www.zbb.cz zmocněnec: Jitka Fučíková tel. +420 603 434 833, mail. jitka.fucikova@zbb.cz
zhotovitel dokumentace:	Arx Studio Ing. arch. Martin Doubek mail: mardou@email.cz tel: +420 603 441 813
zodp. projektant	Ing. arch. Ivan Sládek, ČKA č. 413
stupeň PD	dokumentace změny stavby před dokončením v rozsahu dle příl 5. vyhl. 499/2006 Sb.
část dokumentace:	D.1.4.e. ZAŘÍZENÍ ZDRAVOTNĚ TECH. INSTALACÍ
projektant spec.části	Ing. Martin Edlman U Břehu 43/580, 102 00 Praha 15 tel. 731369471 mail. martin@edlman.cz

č. výkresu	název výkresu	
D.1.4.e.11	VNITŘNÍ KANALIZACE PŮDORYS 3.NP	
měřítko	razítko	kopie
1:100		
datum	08/2016	
ident. č.		
2012.KL.SP.1		