


Dolní Brusnice

Revitalizace veřejného prostranství v centru Dolní Brusnice

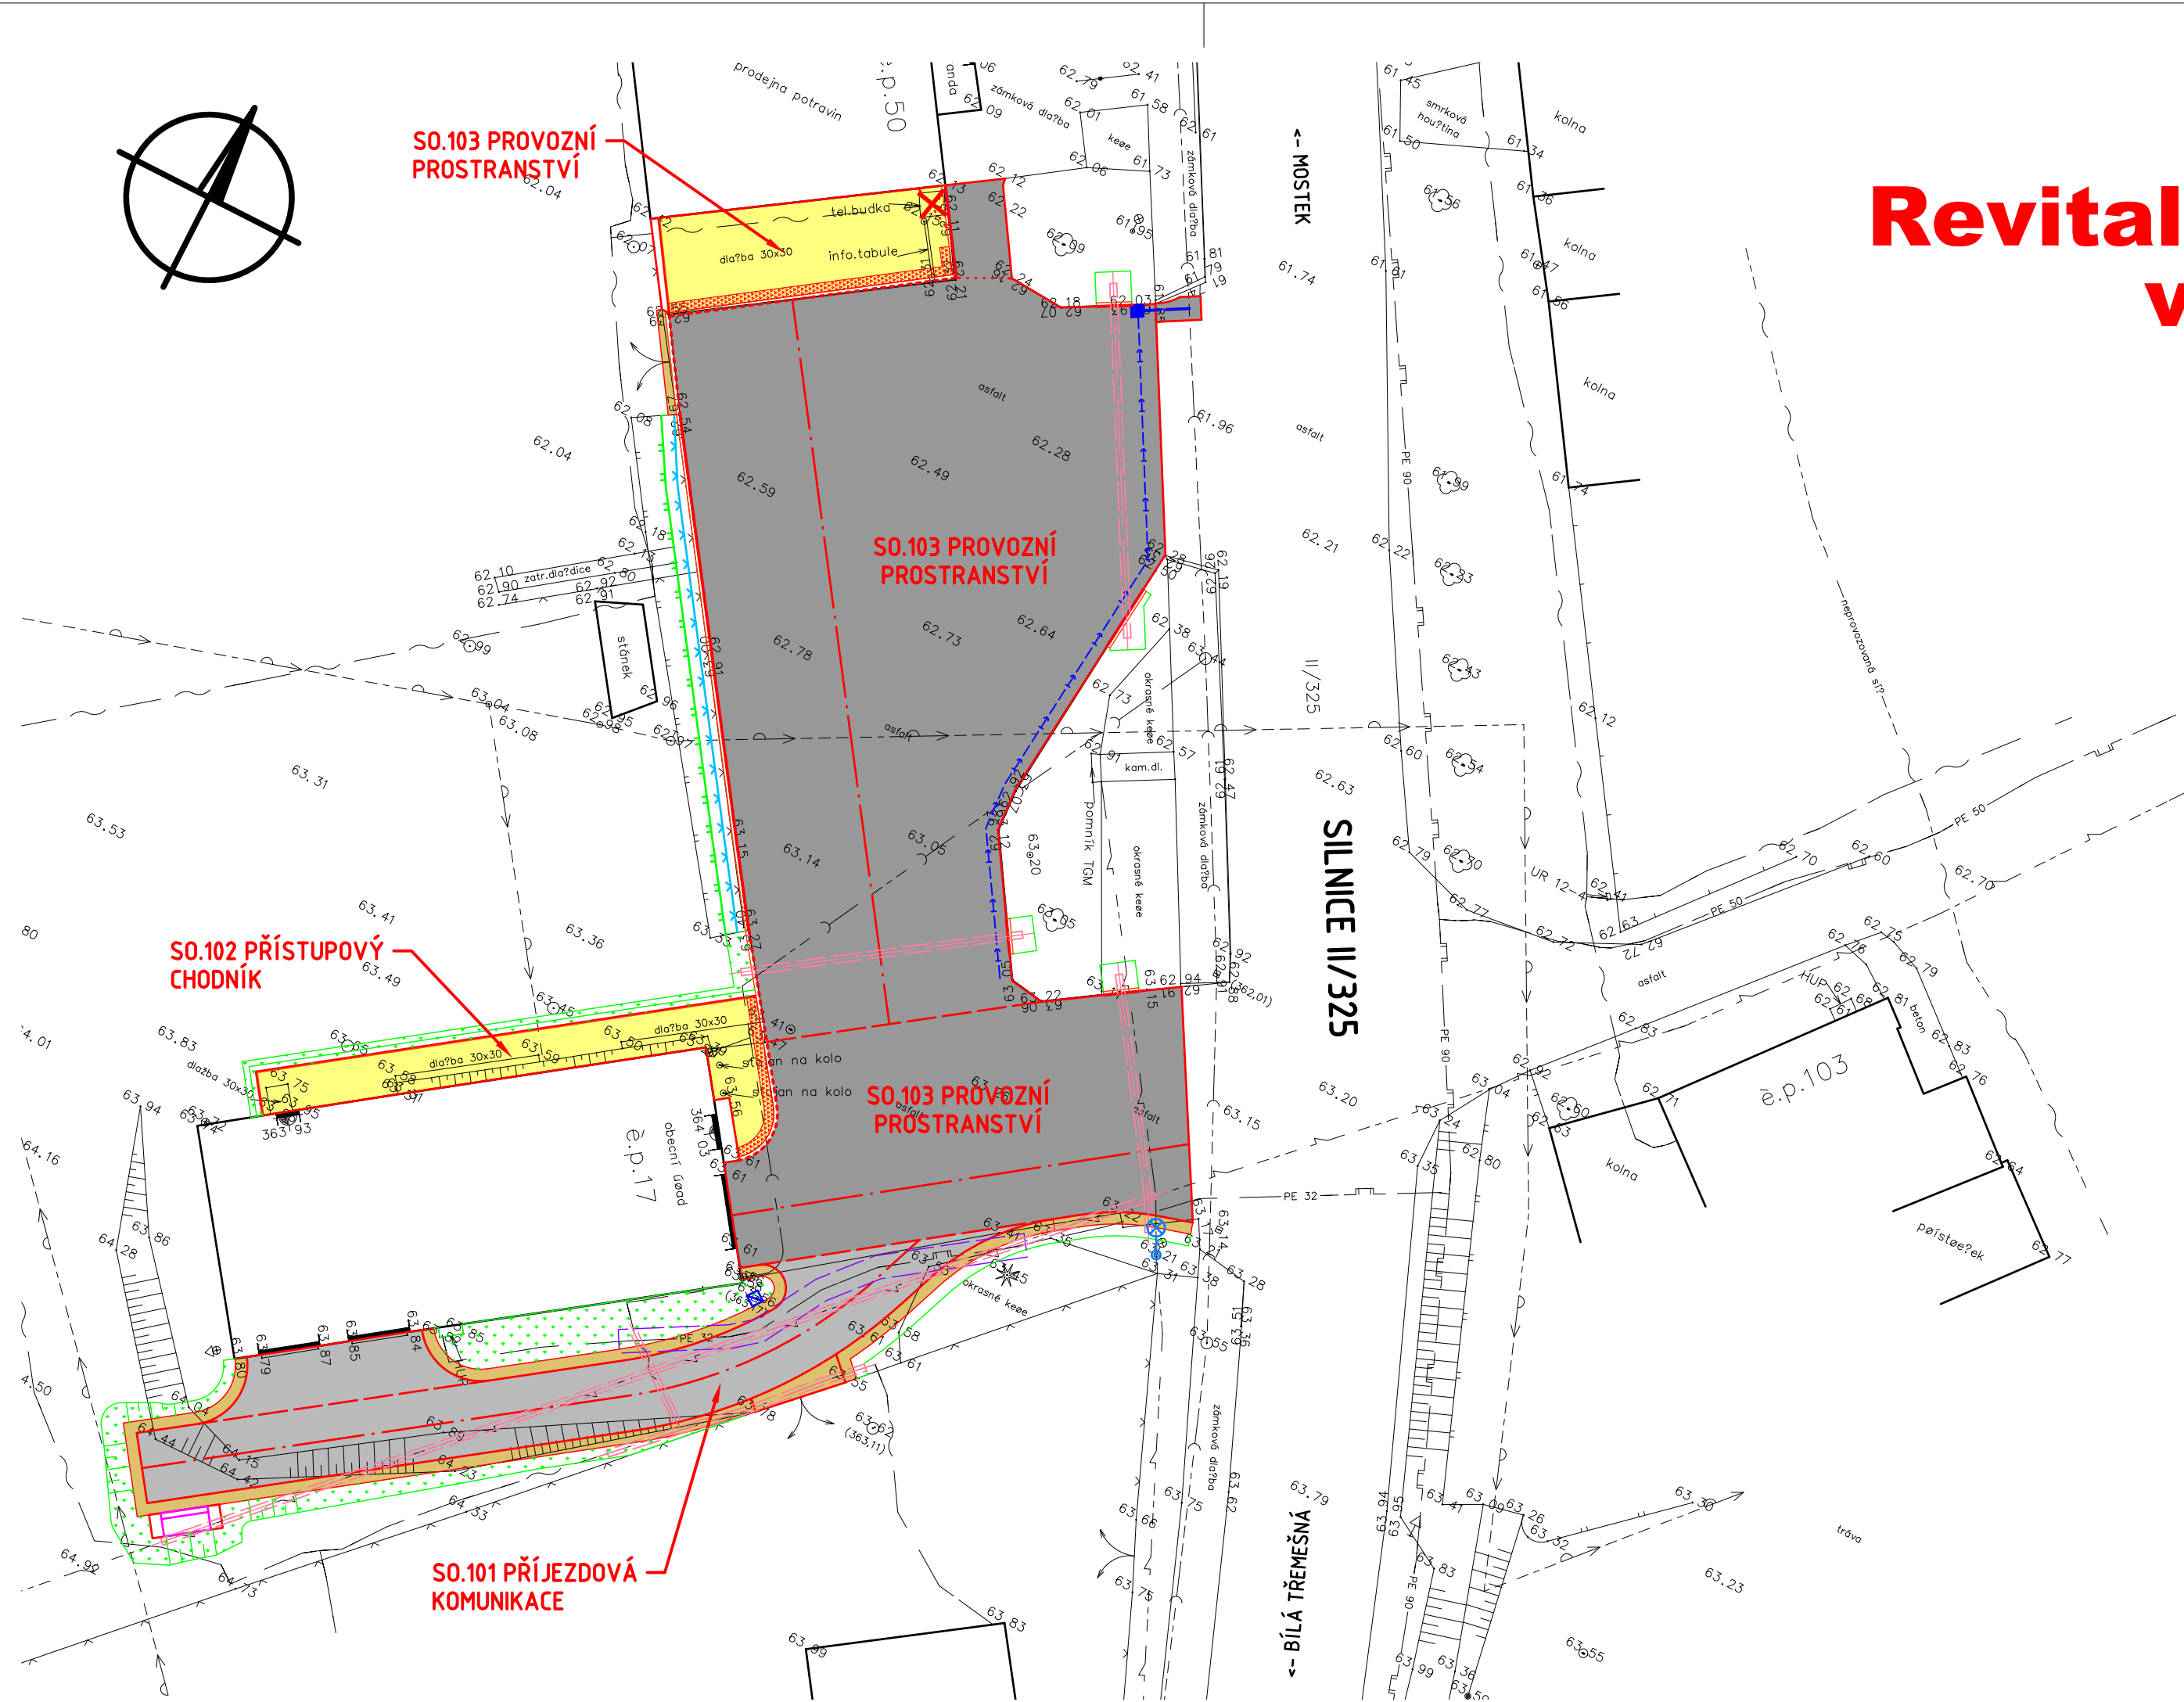

LEGENDA:

- INŽENÝRSKÁ SÍŤ - NADZEMNÍ
- INŽENÝRSKÁ SÍŤ - PODZEMNÍ
- VODOVOD - PITNÁ VODA
- PLYNOVOD - NTL
- PLYNOVOD - STL
- KANALIZACE - DEŠŤOVÁ
- KANALIZACE - SPLAŠKOVÁ
- SILOVÉ VEDENÍ - NN
- SILOVÉ VEDENÍ - VN
- SILOVÉ VEDENÍ VO
- SDĚLOVACÍ SPOJOVÉ VEDENÍ
- ÚČELOVÁ KOMUNIKACE - AB
- CHODNÍK - BET. DLAŽBA
- PROVOZNÍ PROSTRANSTVÍ
- ŠD KRAJNICE, PLOCHY
- ZATRÁVNĚNÍ
- VAROVNÝ PÁS Z BET. DLAŽBY
- SILNIČNÍ BET. OBRUBNÍK
- SNÍŽENÝ SILNIČNÍ BET. OBRUBNÍK
- ZÁHONOVÝ BET. OBRUBNÍK
- NEZPEVNĚNÁ KRAJNICE
- TERÉNNÍ ÚPRAVY
- ULIČNÍ VPUST S PŘÍPOJKOU
- TRATIVOD DN 100 mm
- PŘELOŽKA RÁMEČKOVÉHO OCEL. OPLOCENÍ
- NÁHRADNÍ VÝSADBA ŽIVÉHO PLOTU
- VÝŠKOVÁ ÚPRAVA MŘÍŽE VPUSTI
- ODSTRANĚNÍ OBJEKTŮ
- VÝMĚNA PŮVODNÍHO SLOUPU VO ZA NOVÝ
- CHRÁNIČKA STÁVAJÍCÍCH KABELŮ/REZERVA
- OCHRÁNĚNÍ PLYNOVODU PANELEM

UPOZORNĚNÍ:

PŘED ZAHÁJENÍM ZEMNÍCH PRACÍ NUTNO POŽÁDAT SPRÁVCE PODZEMNÍCH SÍTÍ O VYTYČENÍ JEJICH ZAŘÍZENÍ V TERÉNU!
ZEMNÍ PRÁCE V OCHRANNÝCH PÁSMECH INŽENÝRSKÝCH SÍTÍ SE MUSÍ PROVÁDĚT VÝHRADNĚ RUČNÍM ZPŮSOBEM!

Č. změny	Popis/důvod změny	Datum	Provedl

Zodp. projektant Ing. S. Janák	Vypracoval Bc. P. Syrovátka	Č. zakázky 015/19	DiK Janák, s.r.o. Dopravně inženýrská kancelář nábřeží Václava Havla 207 TRUTNOV
Místo Dolní Brusnice	Kraj Královéhradecký	Datum 08.2019	
Investor Obec Dolní Brusnice			Stupeň PDPS
Dolní Brusnice Revitalizace veřejného prostranství v centru Dolní Brusnice KOORDINAČNÍ SITUACE			Měřítko 1:250
			B.2