

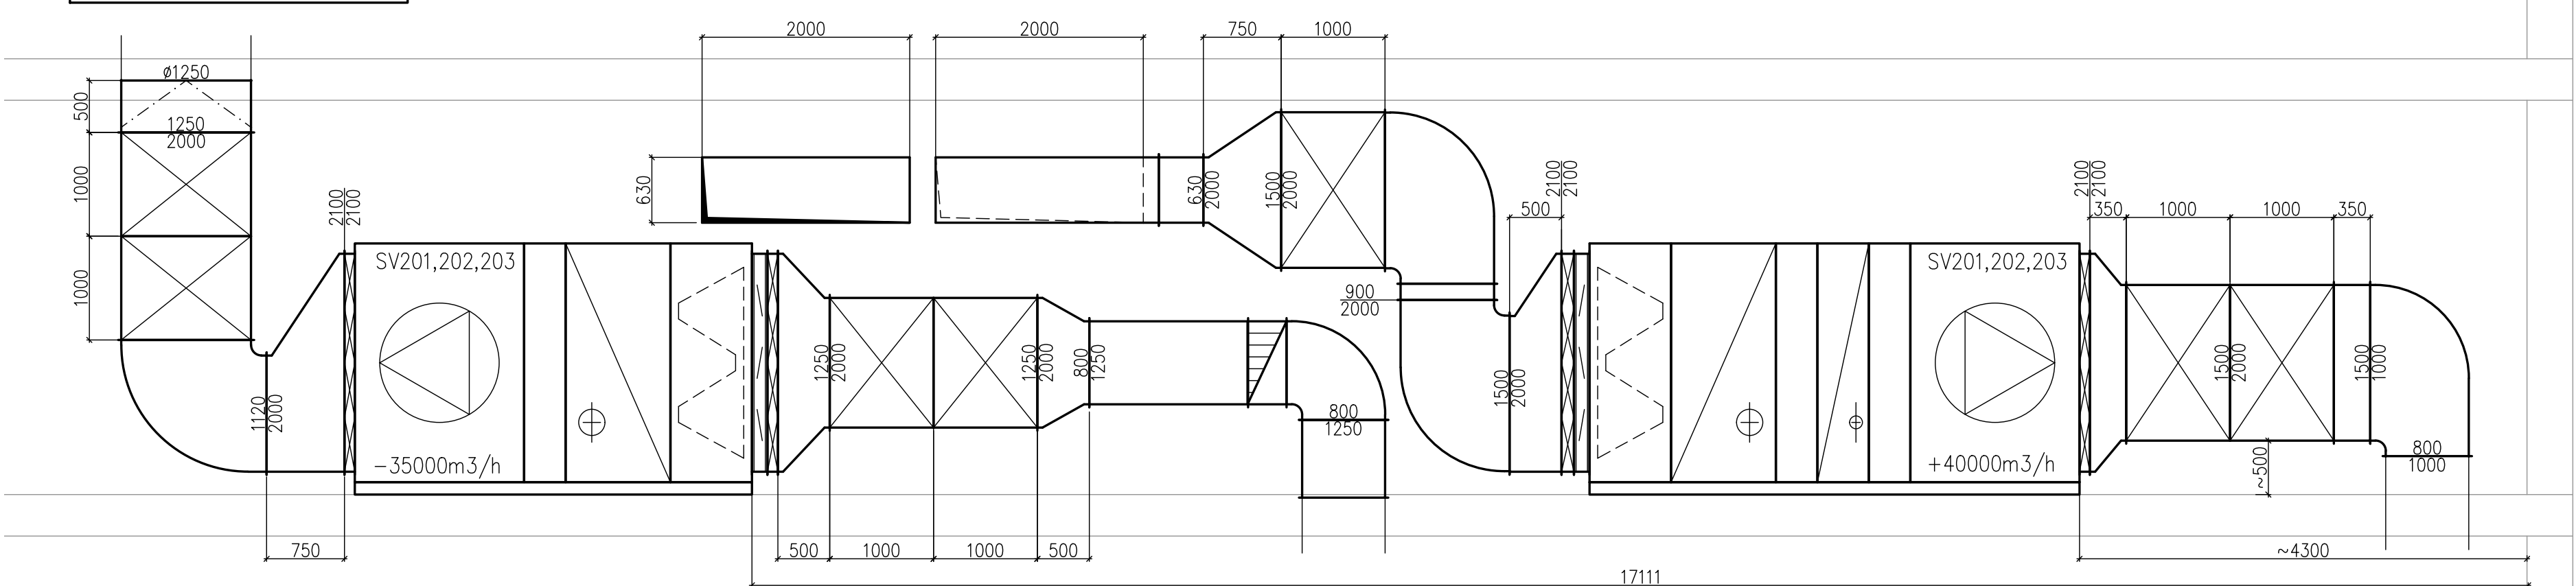


ŘEZ SV201

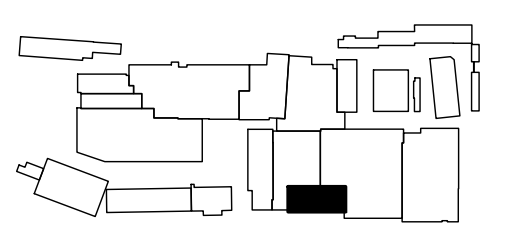

ŘEZ SV204

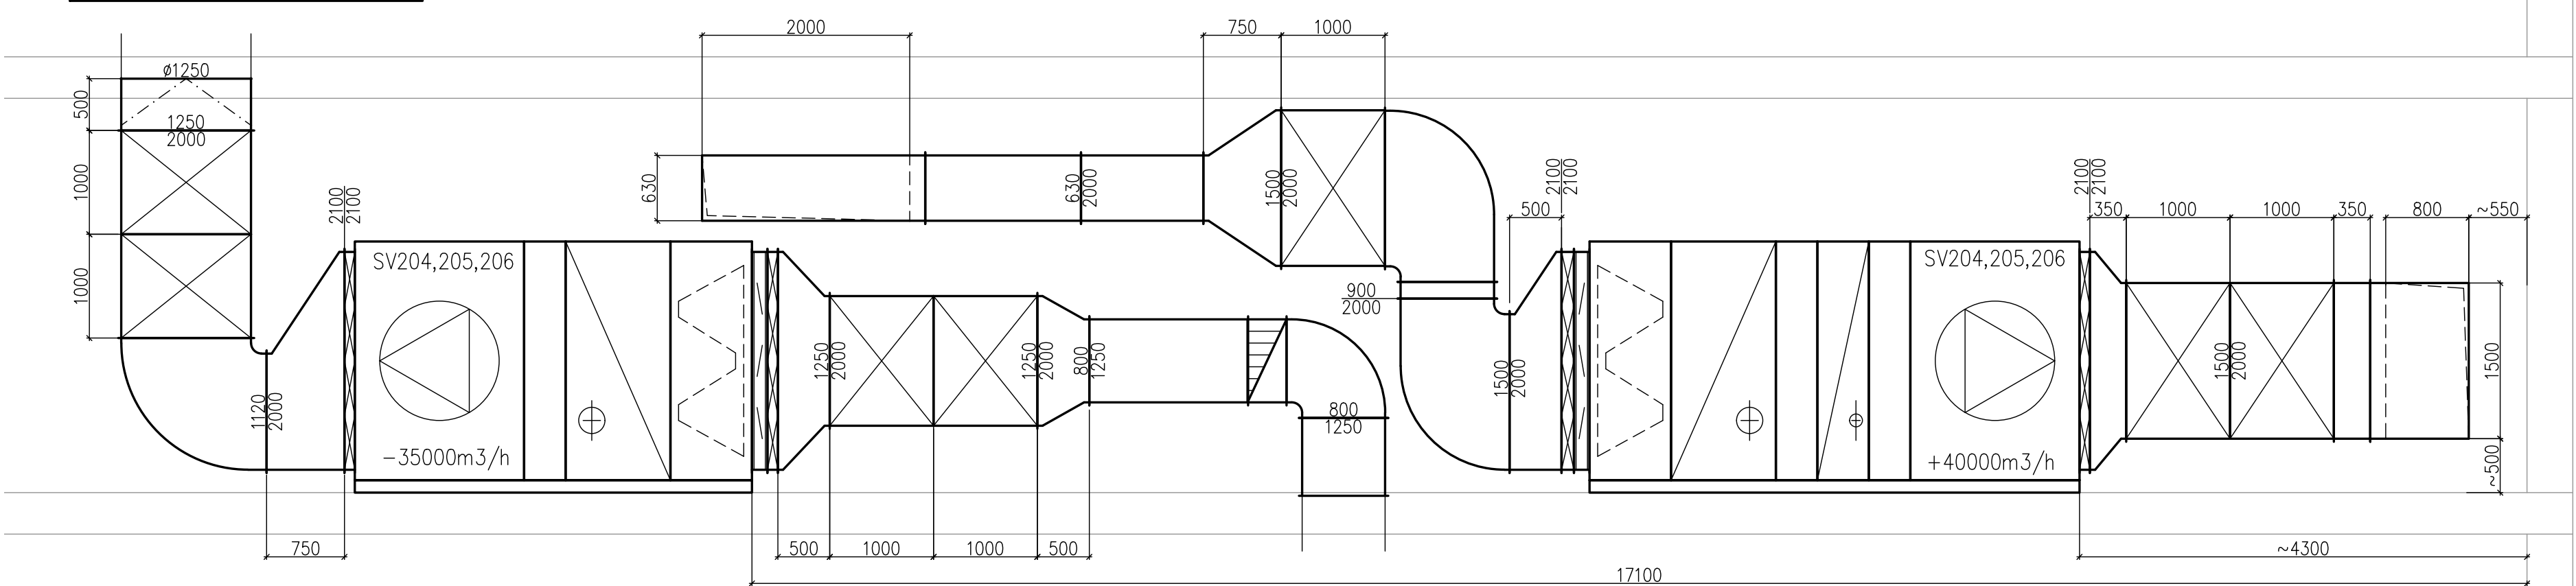

ZDOP. PROJEKTANT: Ing. Jan PAVLIČEK	VYPRACOVAL: Jakub HANŠ	ZPRACOVAL: AIR TECHNIC Clima s.r.o.
KONTROLOVAL: Ing. Josef ZAHORAK		Na Kocíně 210/3 / 160 00 Praha 6
INVESTOR: FEDERAL – MOGUL Friction Product a.s., Jirchářská 233, 517 41 Kostelec nad Orlicí		Tel: 233 338 818 / email: pavel@airtechnic.cz
STAVBA: (AKCE): Decentralizace zdrojů tepla		STUPĚŇ DOKUMENTACE: PROJEKT PRO PROVÁZENÍ STAVBY
PS (SO): –		DATUM: 02/2020 FORMÁT: B A4 MĚŘÍTKO: 1:50
ČAST: VZDUCHOTECHNIKA		Č. ZAKÁZKY:
OBSAH: PŮDORYS 2.NP – STROJOVNA S201		Č. VÝKRESU: 17 Č. PÁŘE: