





ŘEZ SV101-1

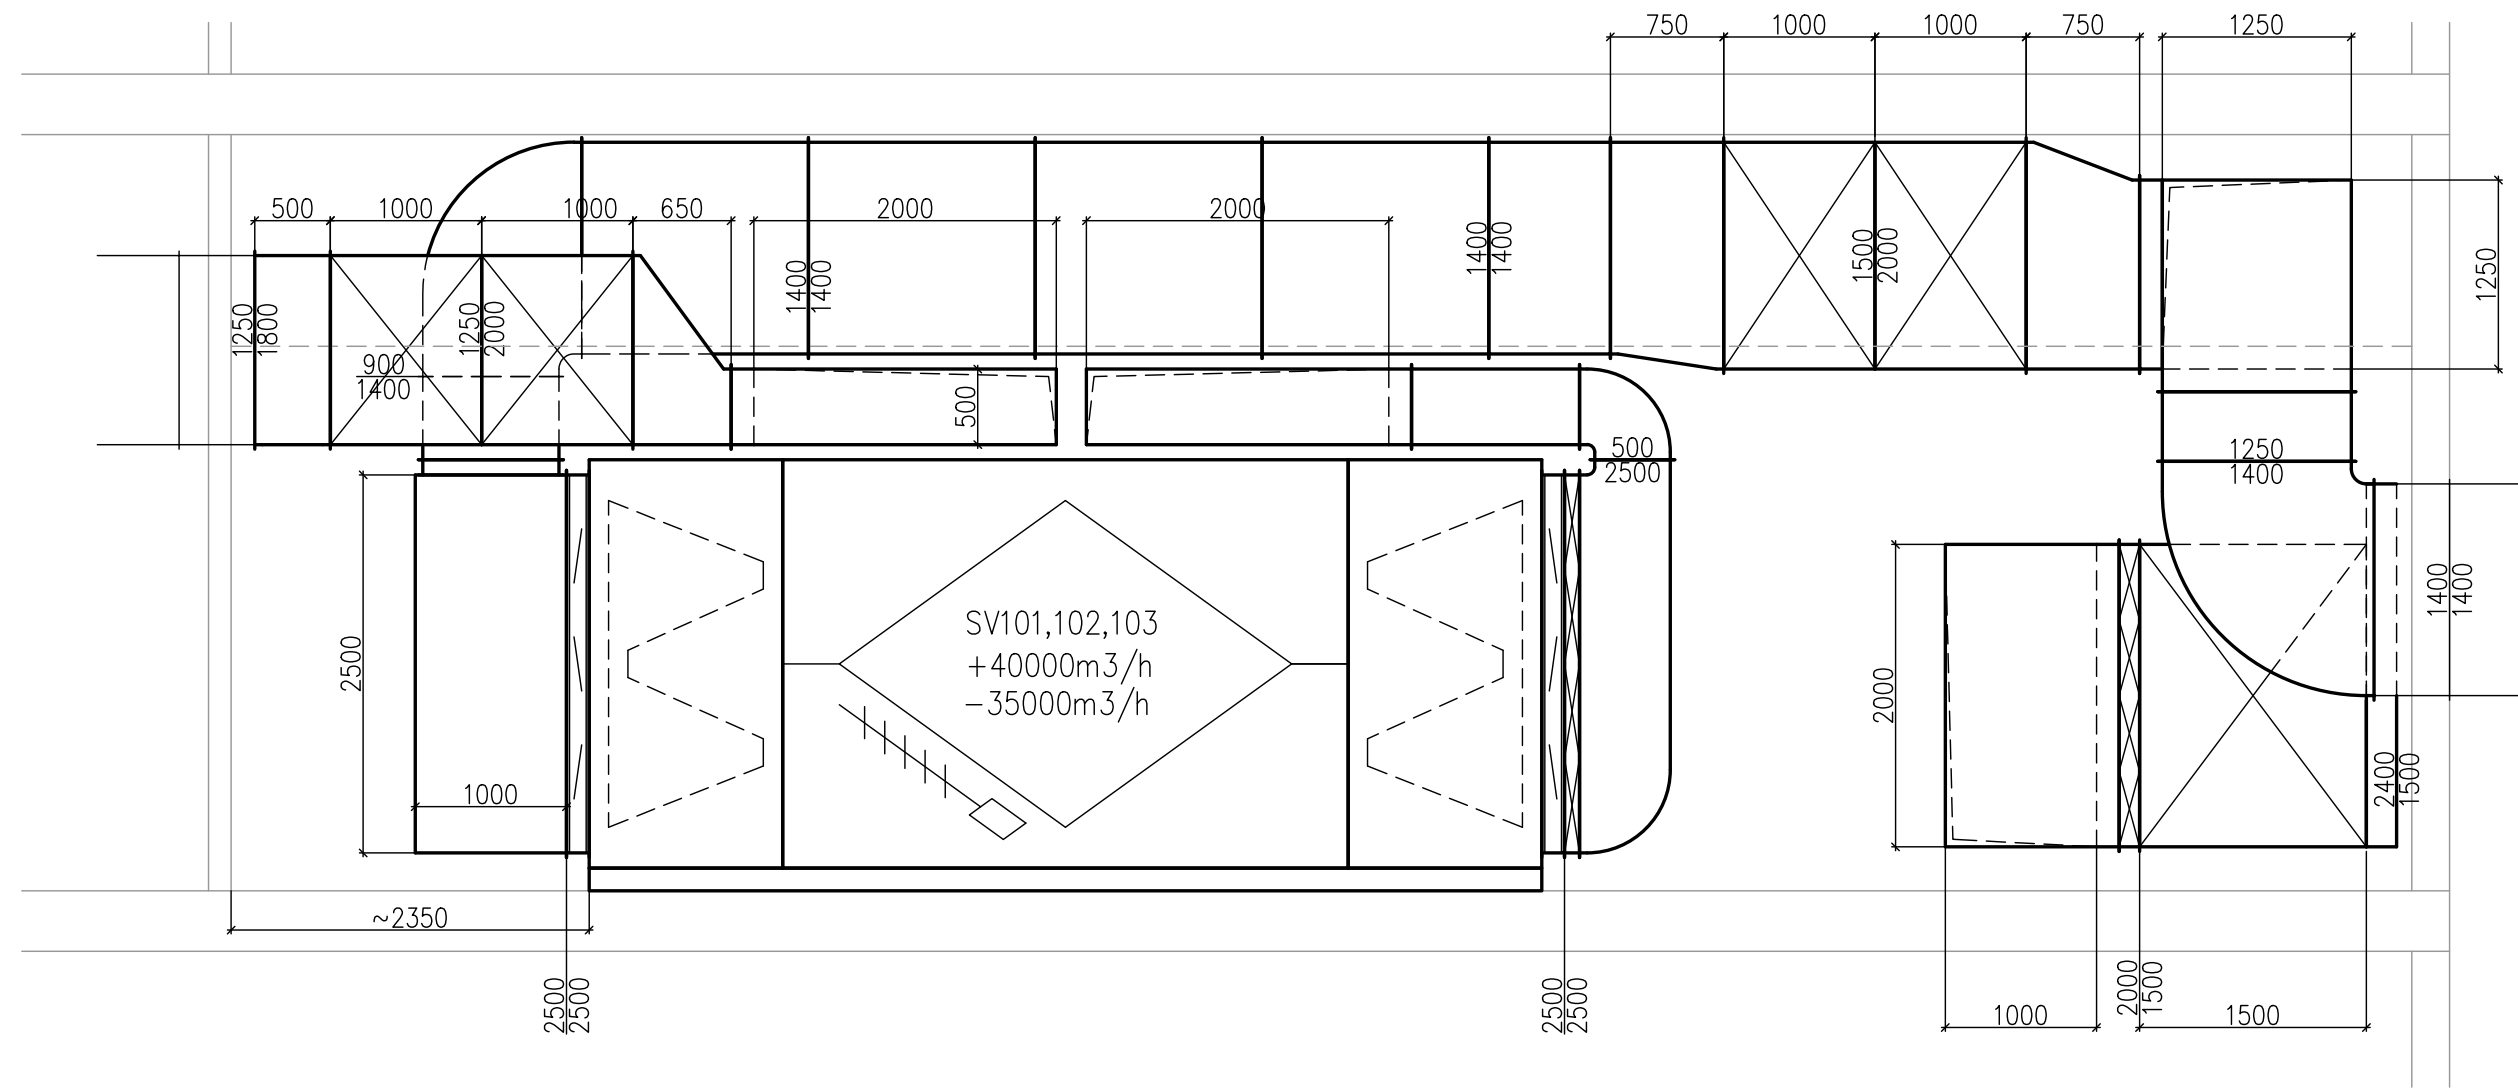

ŘEZ SV101-2

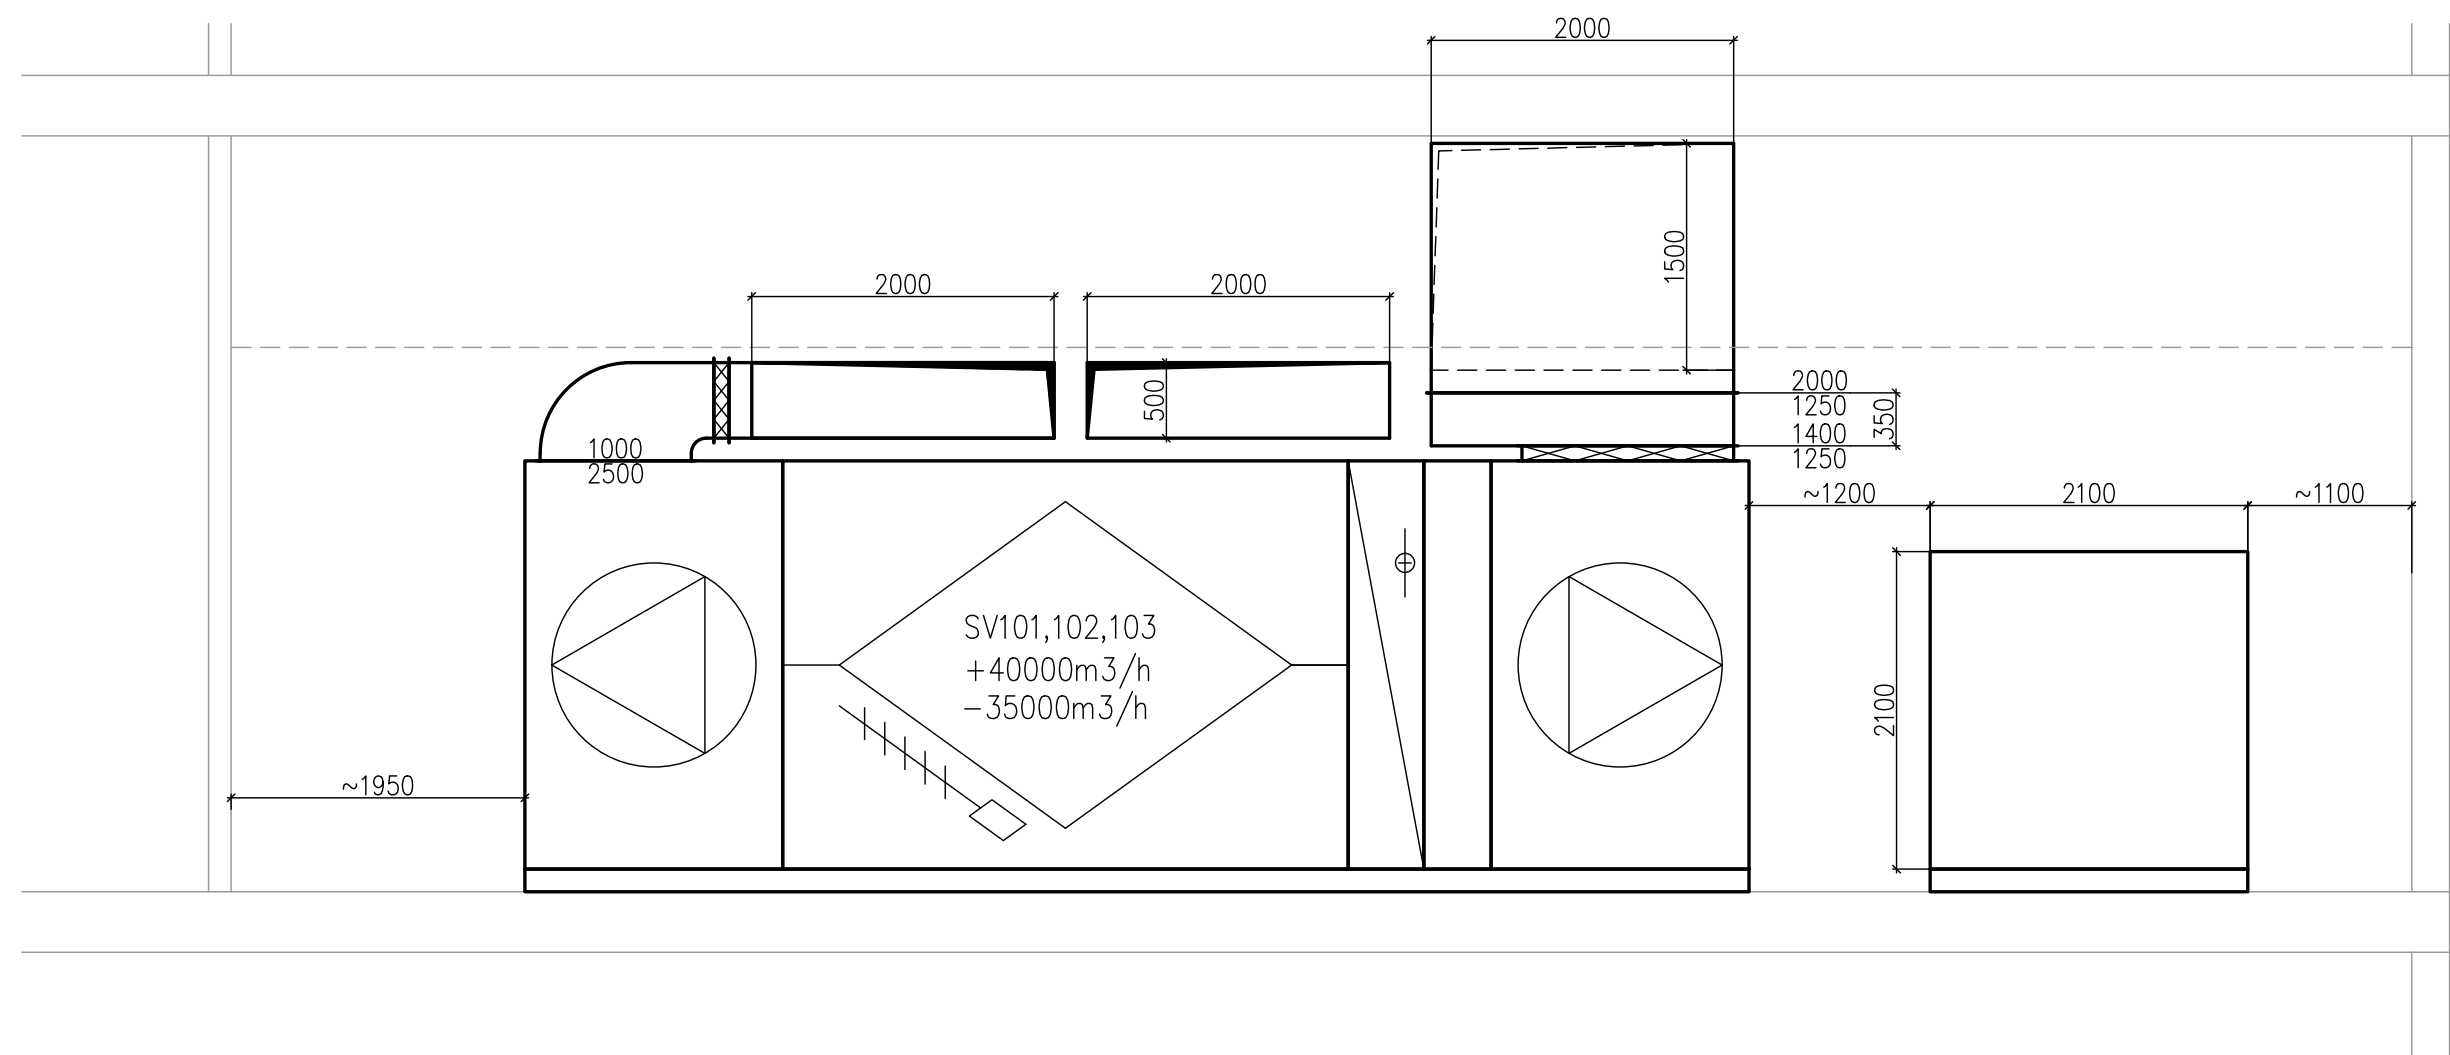

ŘEZ SV409/SV411

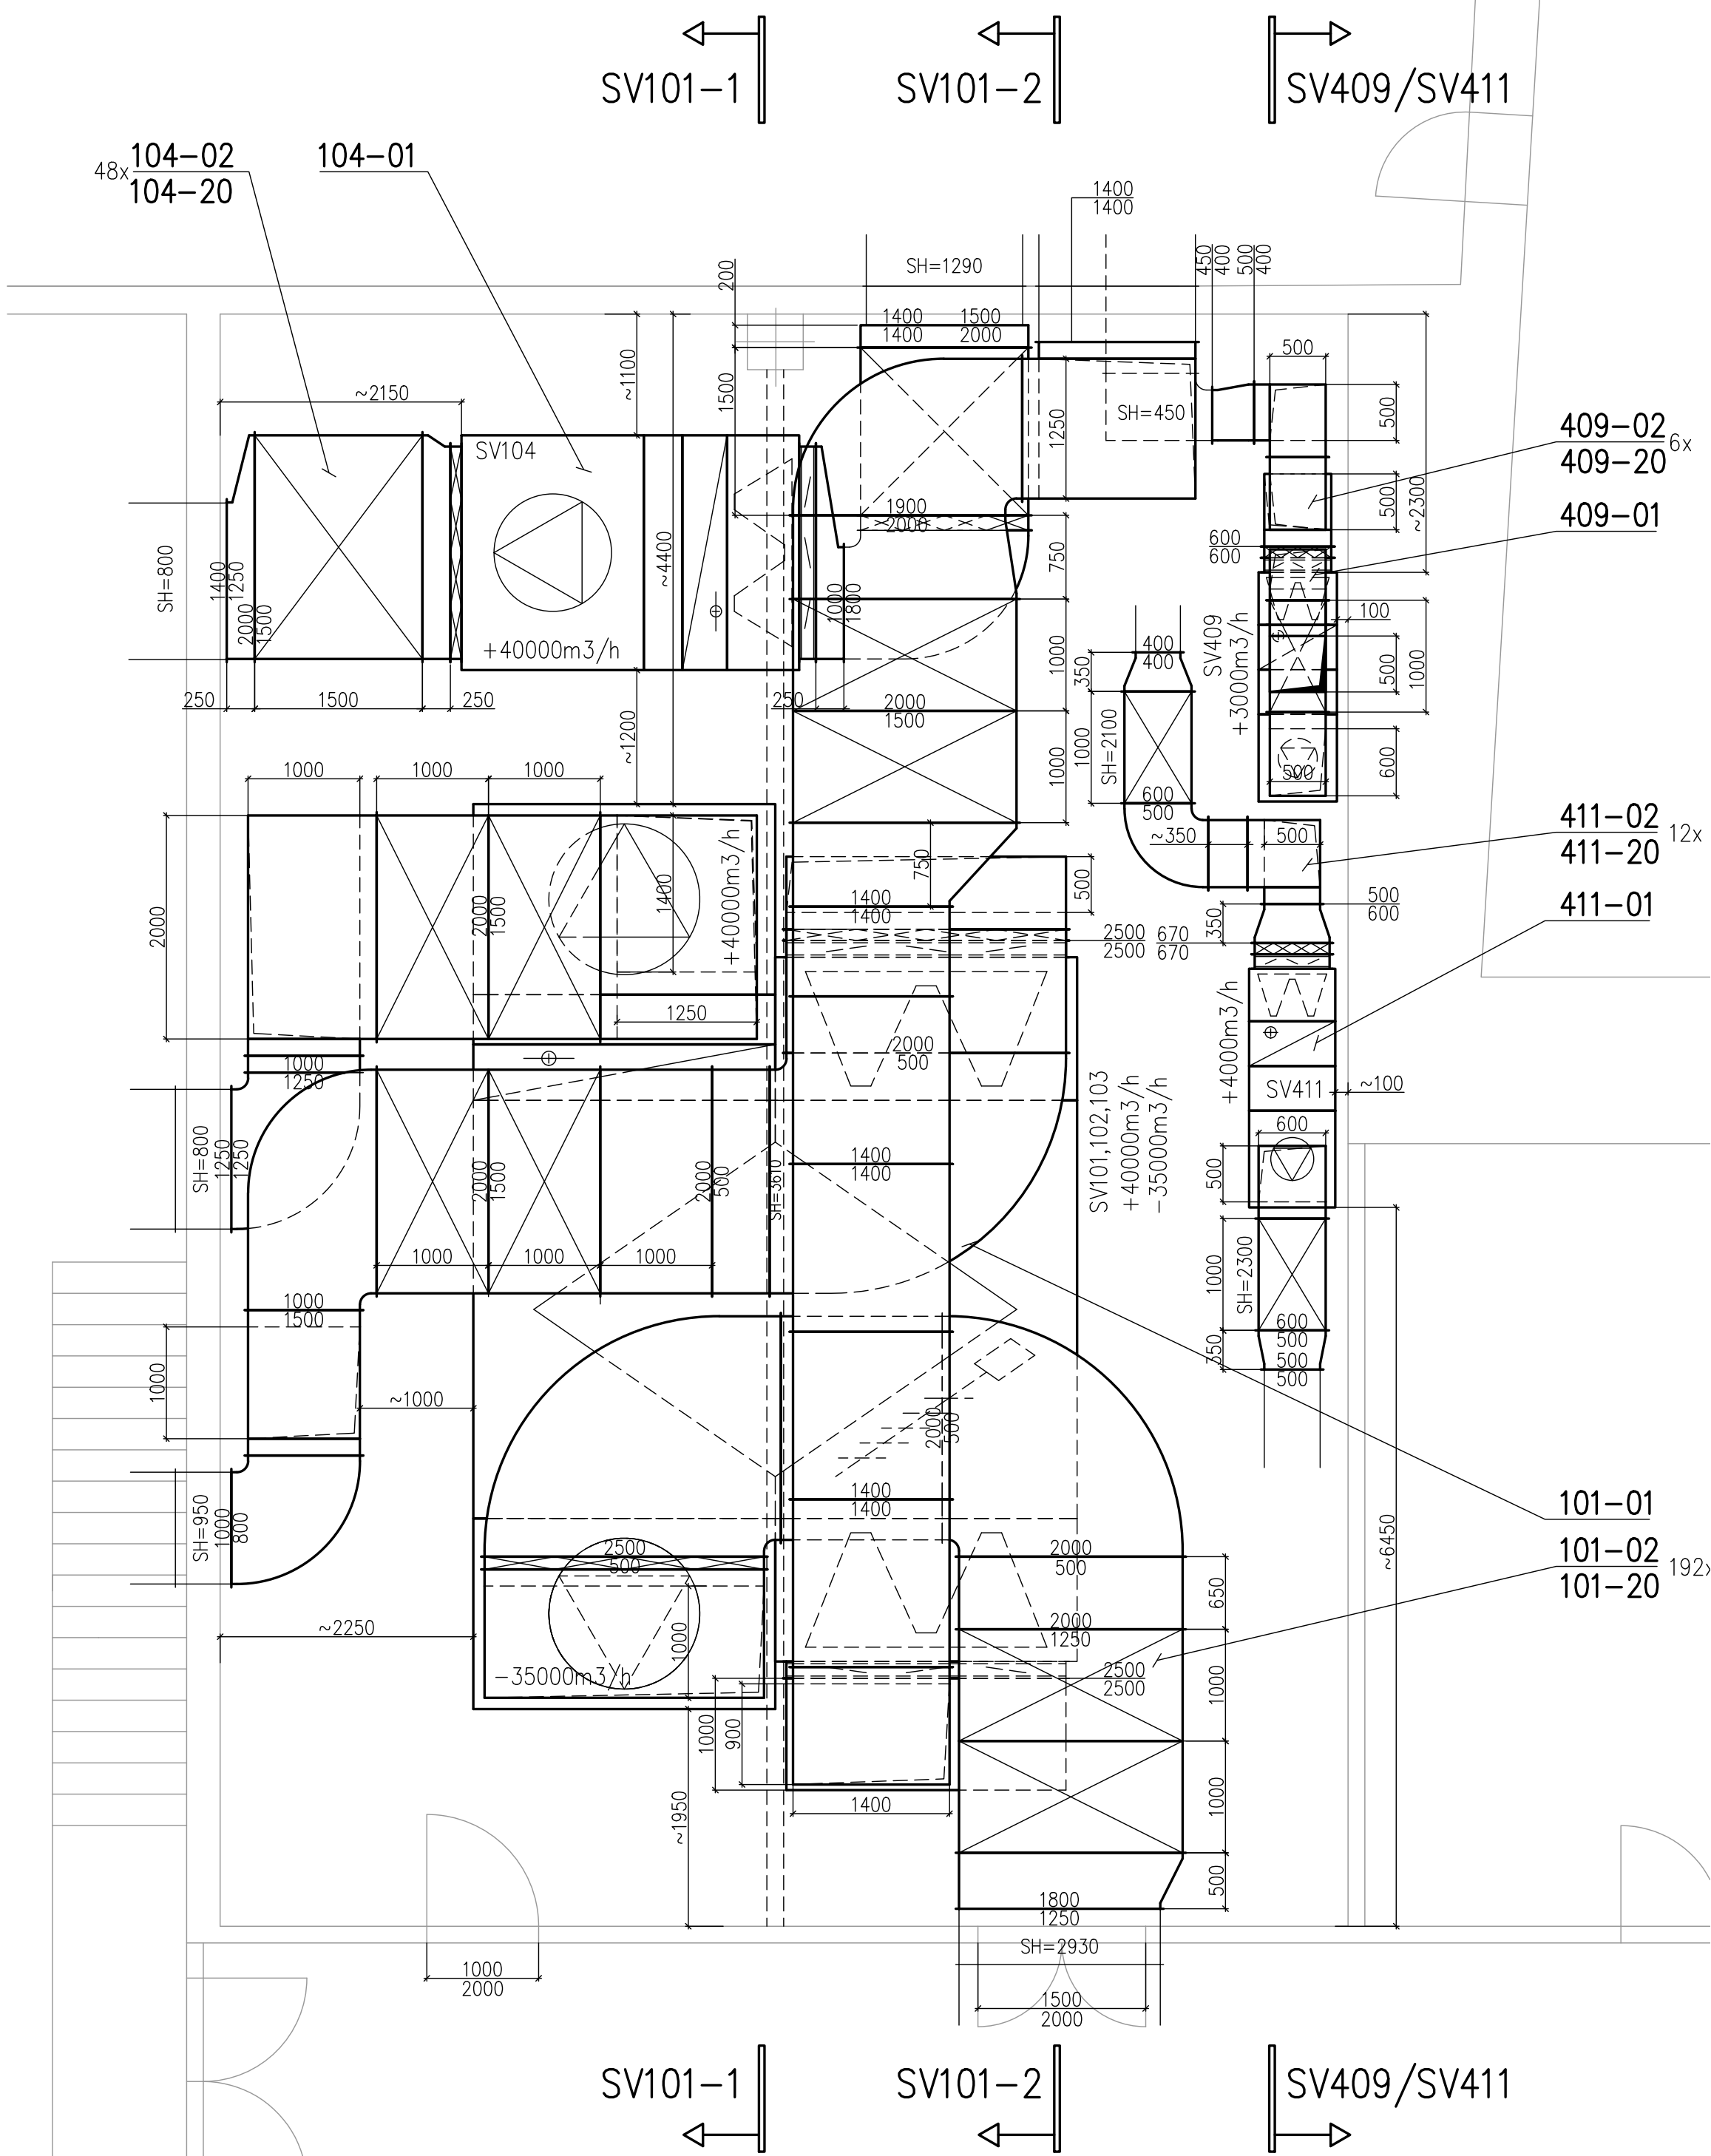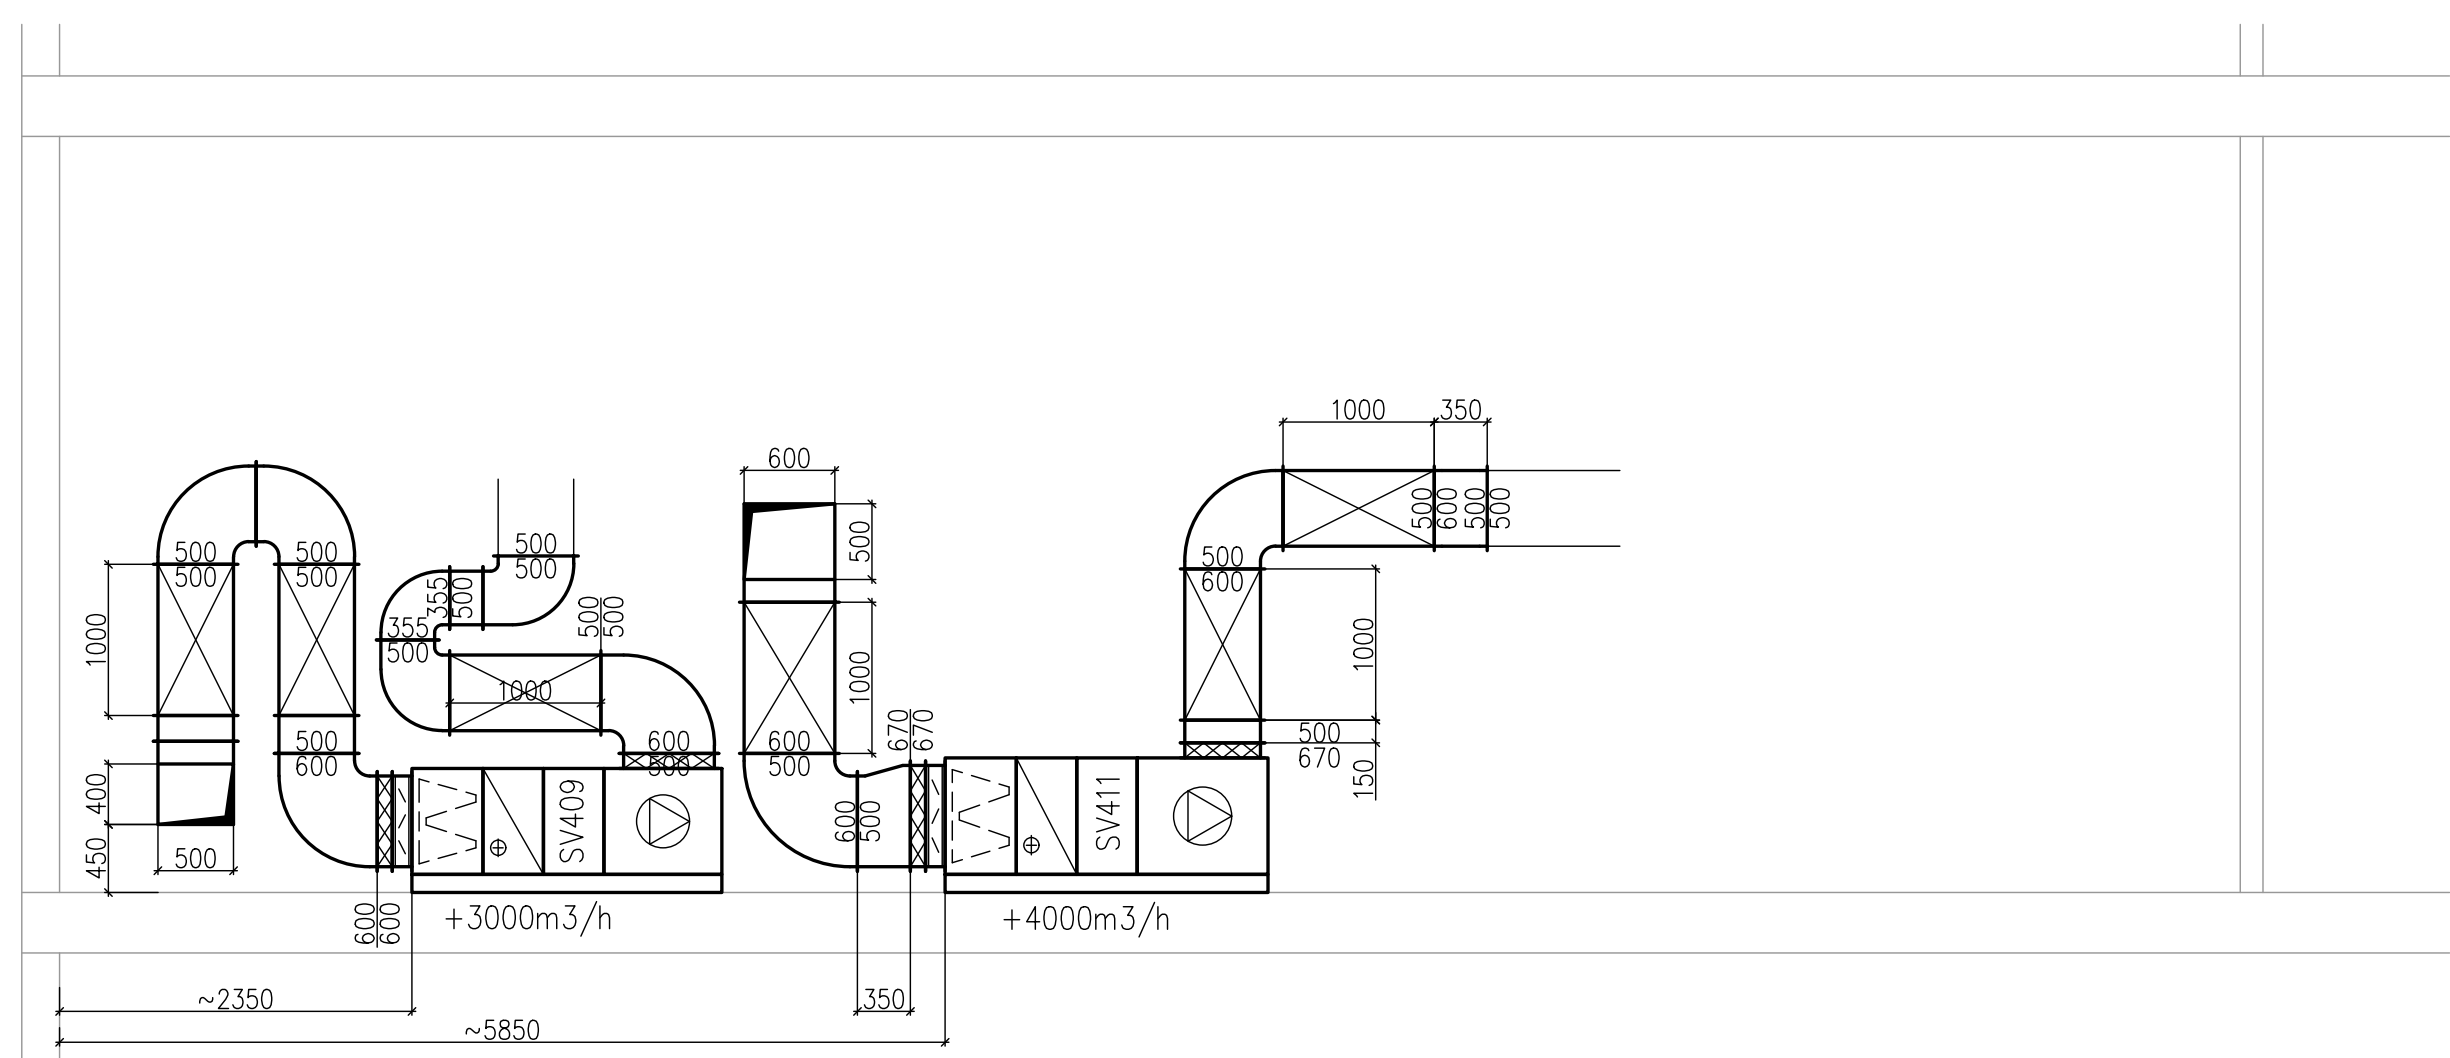

ZODP: PROJEKTANT: Ing. Jan PAVLÍČEK	VYPRACOVAL: Jakub HANŠ	ZPRACOVATEL:
KONTROLOVAL: Ing. Josef ZAHORÍK		AIR TECHNIC Clima s.r.o.
INVESTOR: FEDERAL – MODUL Friction Product a.s., Jirchářská 233, 517 41 Kostelec nad Orlicí		No Kocle 210/3 / 160 00 Praha 6
STAVBA: (AKCE:) Decentralizace zdrojů tepla		Tel 233 336 818 / email: podpora@airtechnic.cz
PS (SO): –		STUPEŇ DOKUMENTACE: PROJEKT PRO PROVÁZENÍ STAVBY
ČÁST: VZDUCHOTECHNIKA		DATUM: 02/2020
OBSAH: PŮDORYS 2.NP – STROJOVNA J207		FORMÁT: B A4
		MĚŘÍTKO: 1:50
		Č. ZAKÁZKY:
		Č. VÝKRESU: 13
		Č. PÁRE: