




ŘEZ 1 – STROJNÍ ČÁST



PŮDORYS – STROJNÍ ČÁST

LEGENDA MOTORICKÉ ELEKTROINSTALACE:

② MOTOR (ČERPADLO, MÍCHADLO, DMÝCHADLO...)

LEGENDA MAR ELEKTROINSTALACE:

-  PONORNÁ HLADINOVÁ SONDA
 -  PLOVAKOVÝ SPINAČ
 -  DVEŘNÍ KONTAKT (EZS)

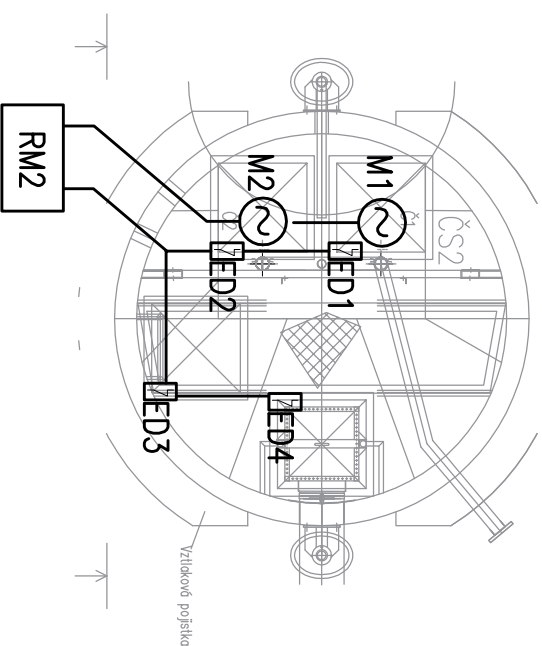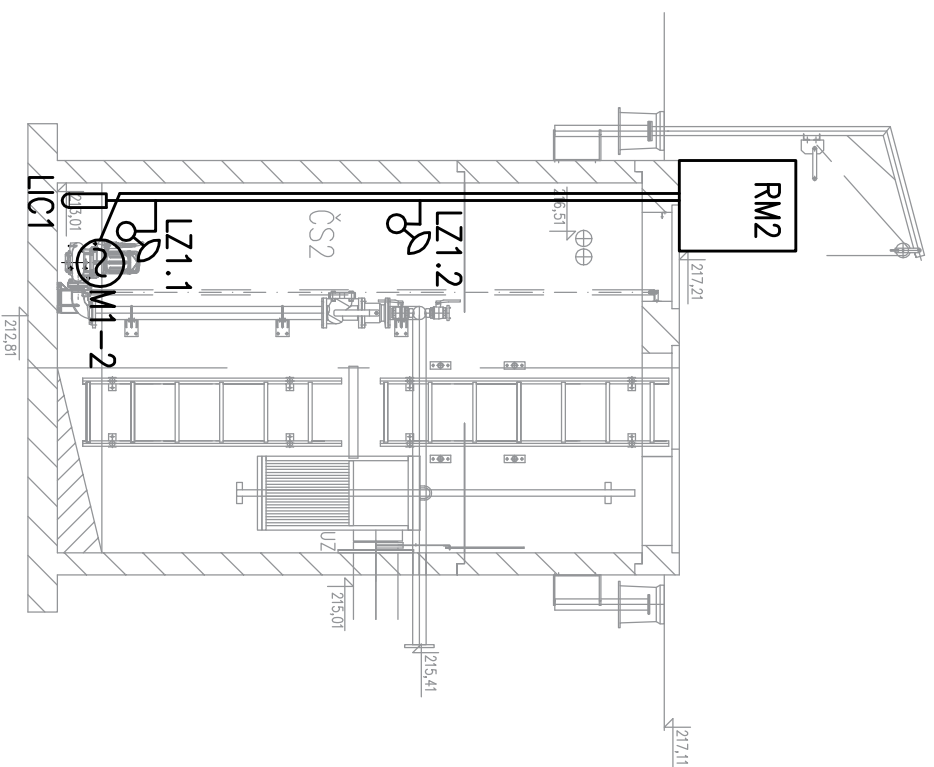

| | | | |
|---|---|-------------------|---|
| Hlavní projektant | Vypracoval | Kreslil | REC-ing, spol. s r. o. Realizace a projekce společnost Pod Výrovem 1061 549 01 Nové Město nad Metují tel./fax: 491 421 683, 491 426 911 |
| PROJ. a.s. | Bc. Pavel Valenta | Bc. Pavel Valenta | |
| Investor | Město Libáň, náměstí Svobody 36, 507 23 Libáň | | |
| Místo | Psinice, kraj Královéhradecký | | |
| Akce | KANALIZACE – PSINICE | Měřítko | 1:50 |
| D – 2. TECHNICKÉ A TECHNOLOGICKÉ ZAŘÍZENÍ | | Datum | 02./2018 |
| Část dokumentace | D–2.3 TECHNOLOGICKÉ ČÁSTI ČS | Stupeň | DSP+DPS |
| Dispozice | ČS2 | Příloha | Paré |
| | | | D–2.3.2.2.4 |

Tato dokumentace včetně všech příloh je duševním vlastnictvím společnosti REC,ing. spol. s r.o.. Jiné osoby (jak fyzické, tak právnické) nejsou bez předchozího výslovného souhlasu oprávněny tuto dokumentaci ani její části jakkoli využívat, kopírovat (ani jiným způsobem rozmnožovat) nebo zpřístupnit dalším osobám. Tato dokumentace slouží k provedení stavby na akci "Kanalizace - Psinice".