

Venkovní rozvod vody

PE-HD D63 - 71m



PE-HD D40 - 18m

212 17

212 11

211 89

211 60

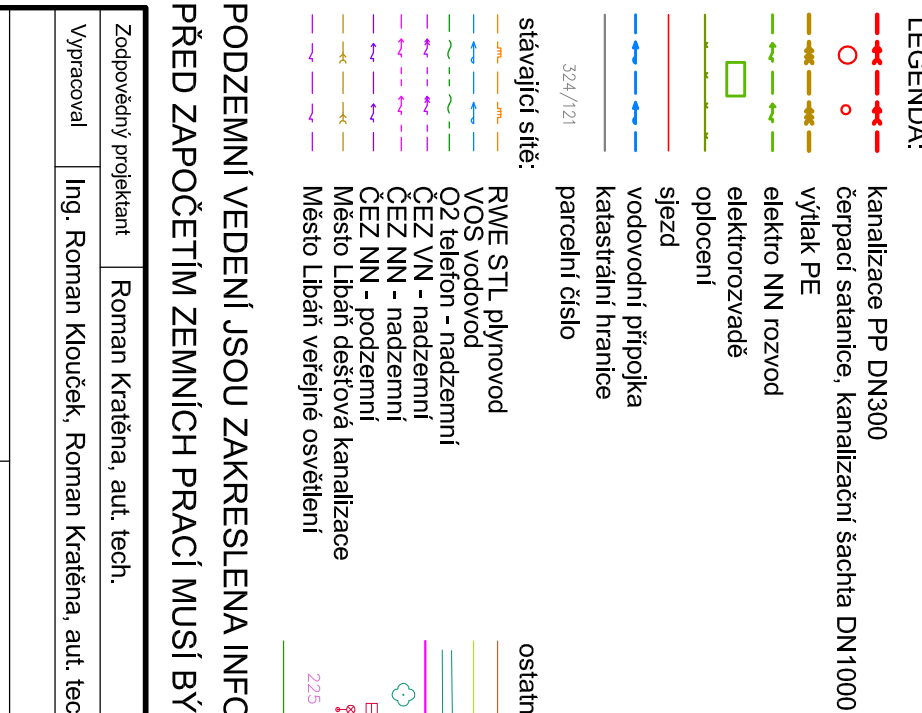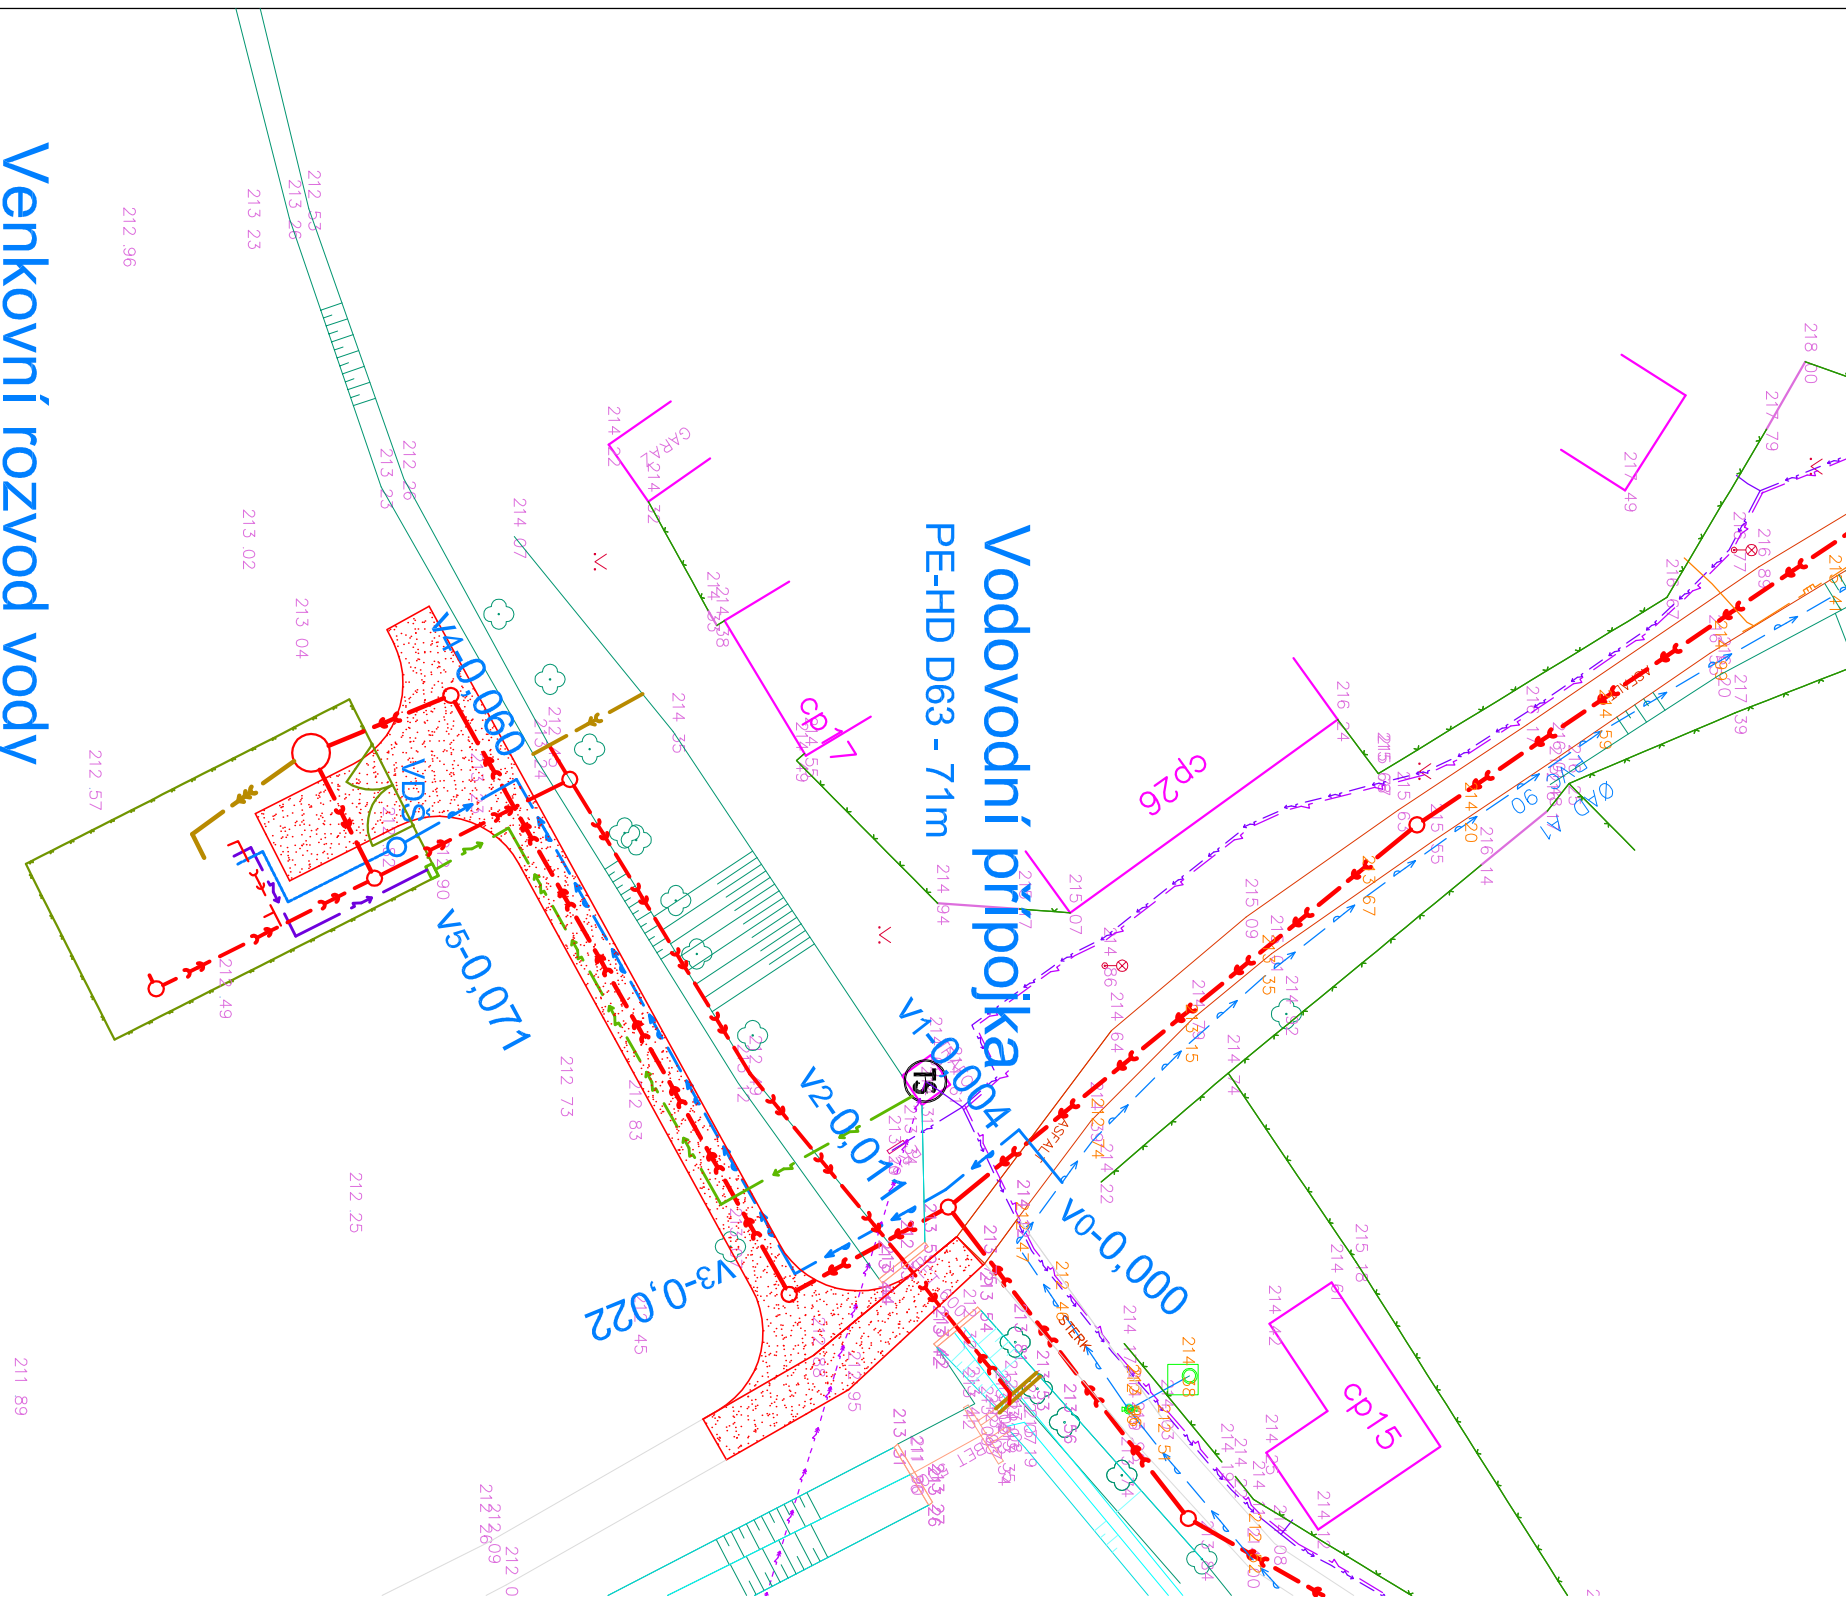

PROIS, a.s.
Veverkova 1343
500 02 Hradec Králové
DIČ:CZ-28943022
khoucek@seznam.cz

Kanalizace a ČOV - Křešice

D-2.2 ČOV-přípojka vody, odtokové potrubí a zpevněné plochy

Obsah:	PODROBNÁ SITUACE - vodovodní přípojka	Měřítko: 1:500	Číslo přílohy: D-2.2.02
--------	---------------------------------------	----------------	-------------------------

Venkovní rozvod vody

PE-HD D63 - 71m



PE-HD D40 - 18m

212 17

212 11

211 89

211 60

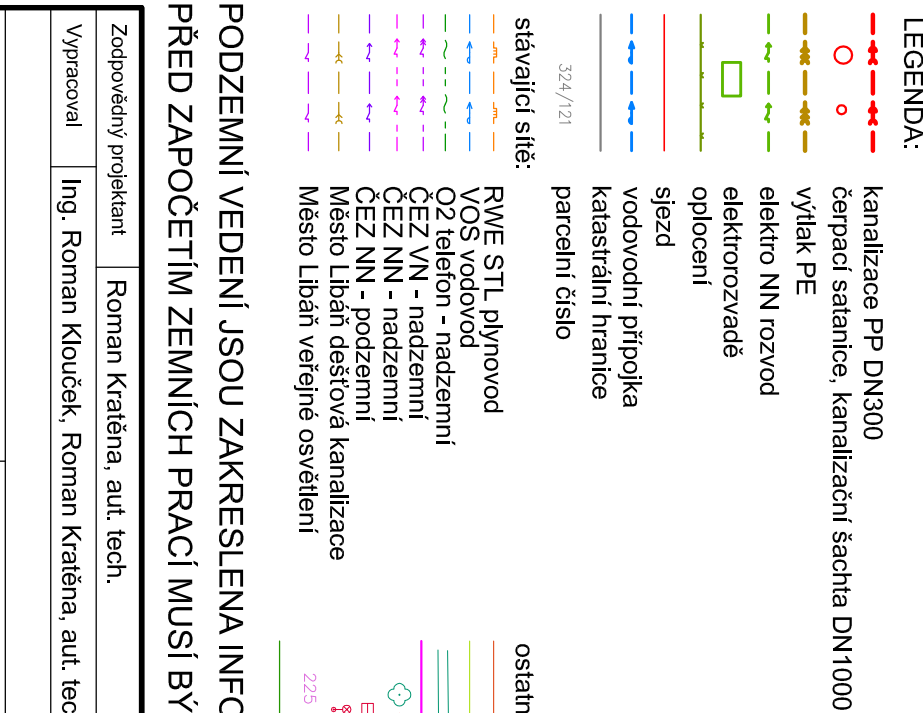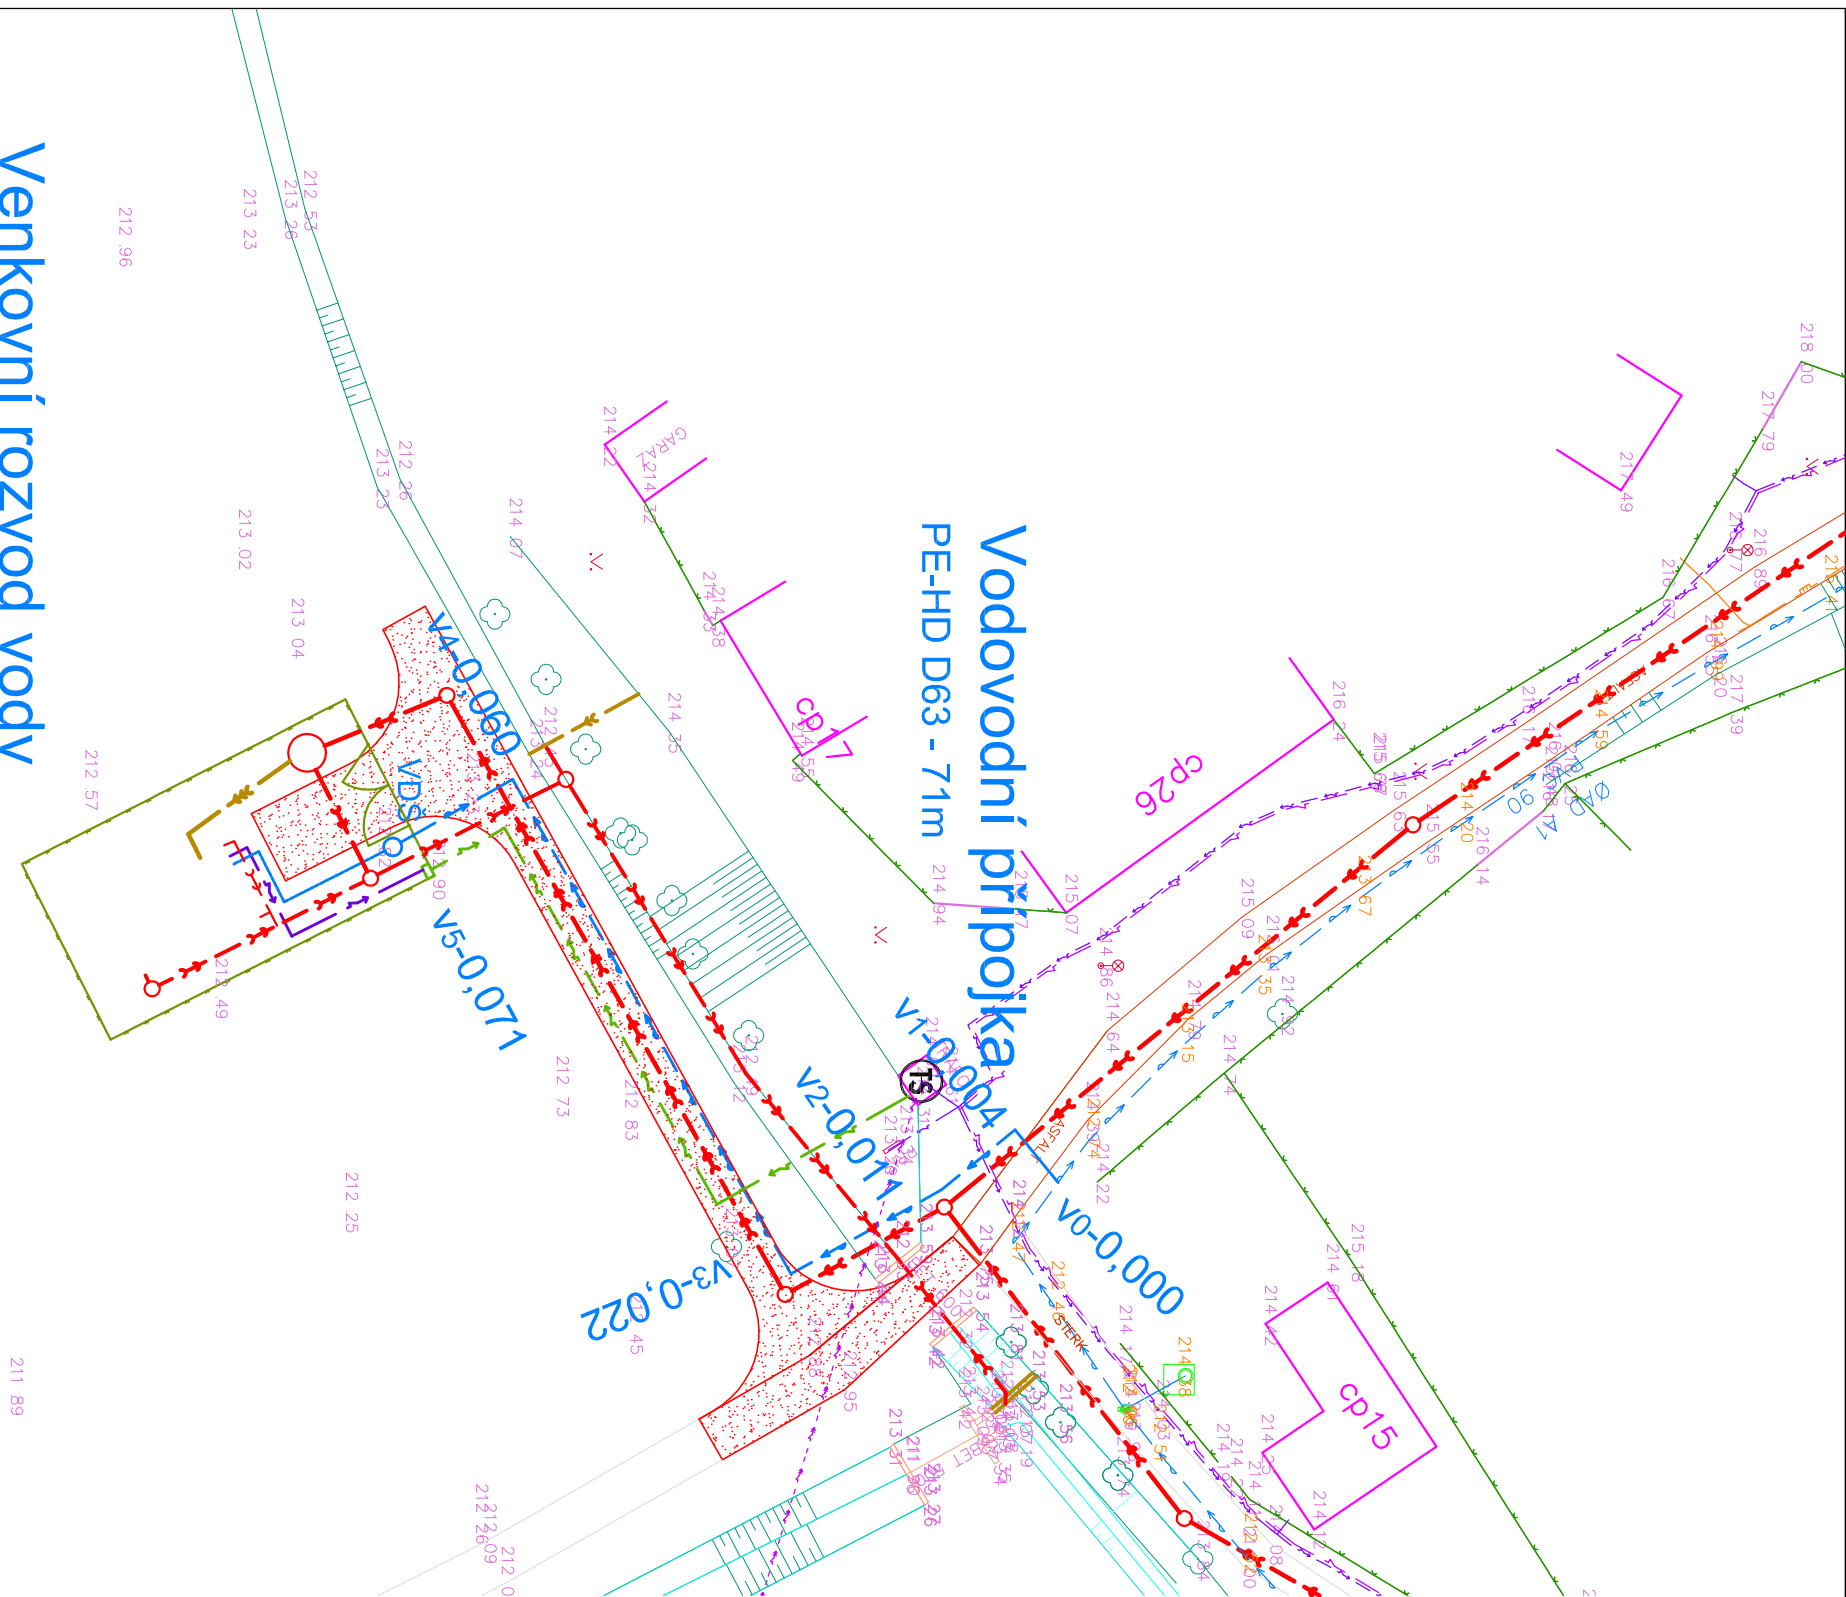

PROIS, a.s.
Veverkova 1343
500 02 Hradec Králové
DIČ:CZ-28943022
khoucek@seznam.cz

Kanalizace a ČOV - Křešice

D-2.2 ČOV-přípojka vody, odtokové potrubí a zpevněné plochy

Obsah:	PODROBNÁ SITUACE - vodovodní přípojka	Měřítko: 1:500	Číslo přílohy: D-2.2.02
--------	---------------------------------------	----------------	-------------------------