


PŮDORYS ČOV – TVAR STROPNÍ DESKY

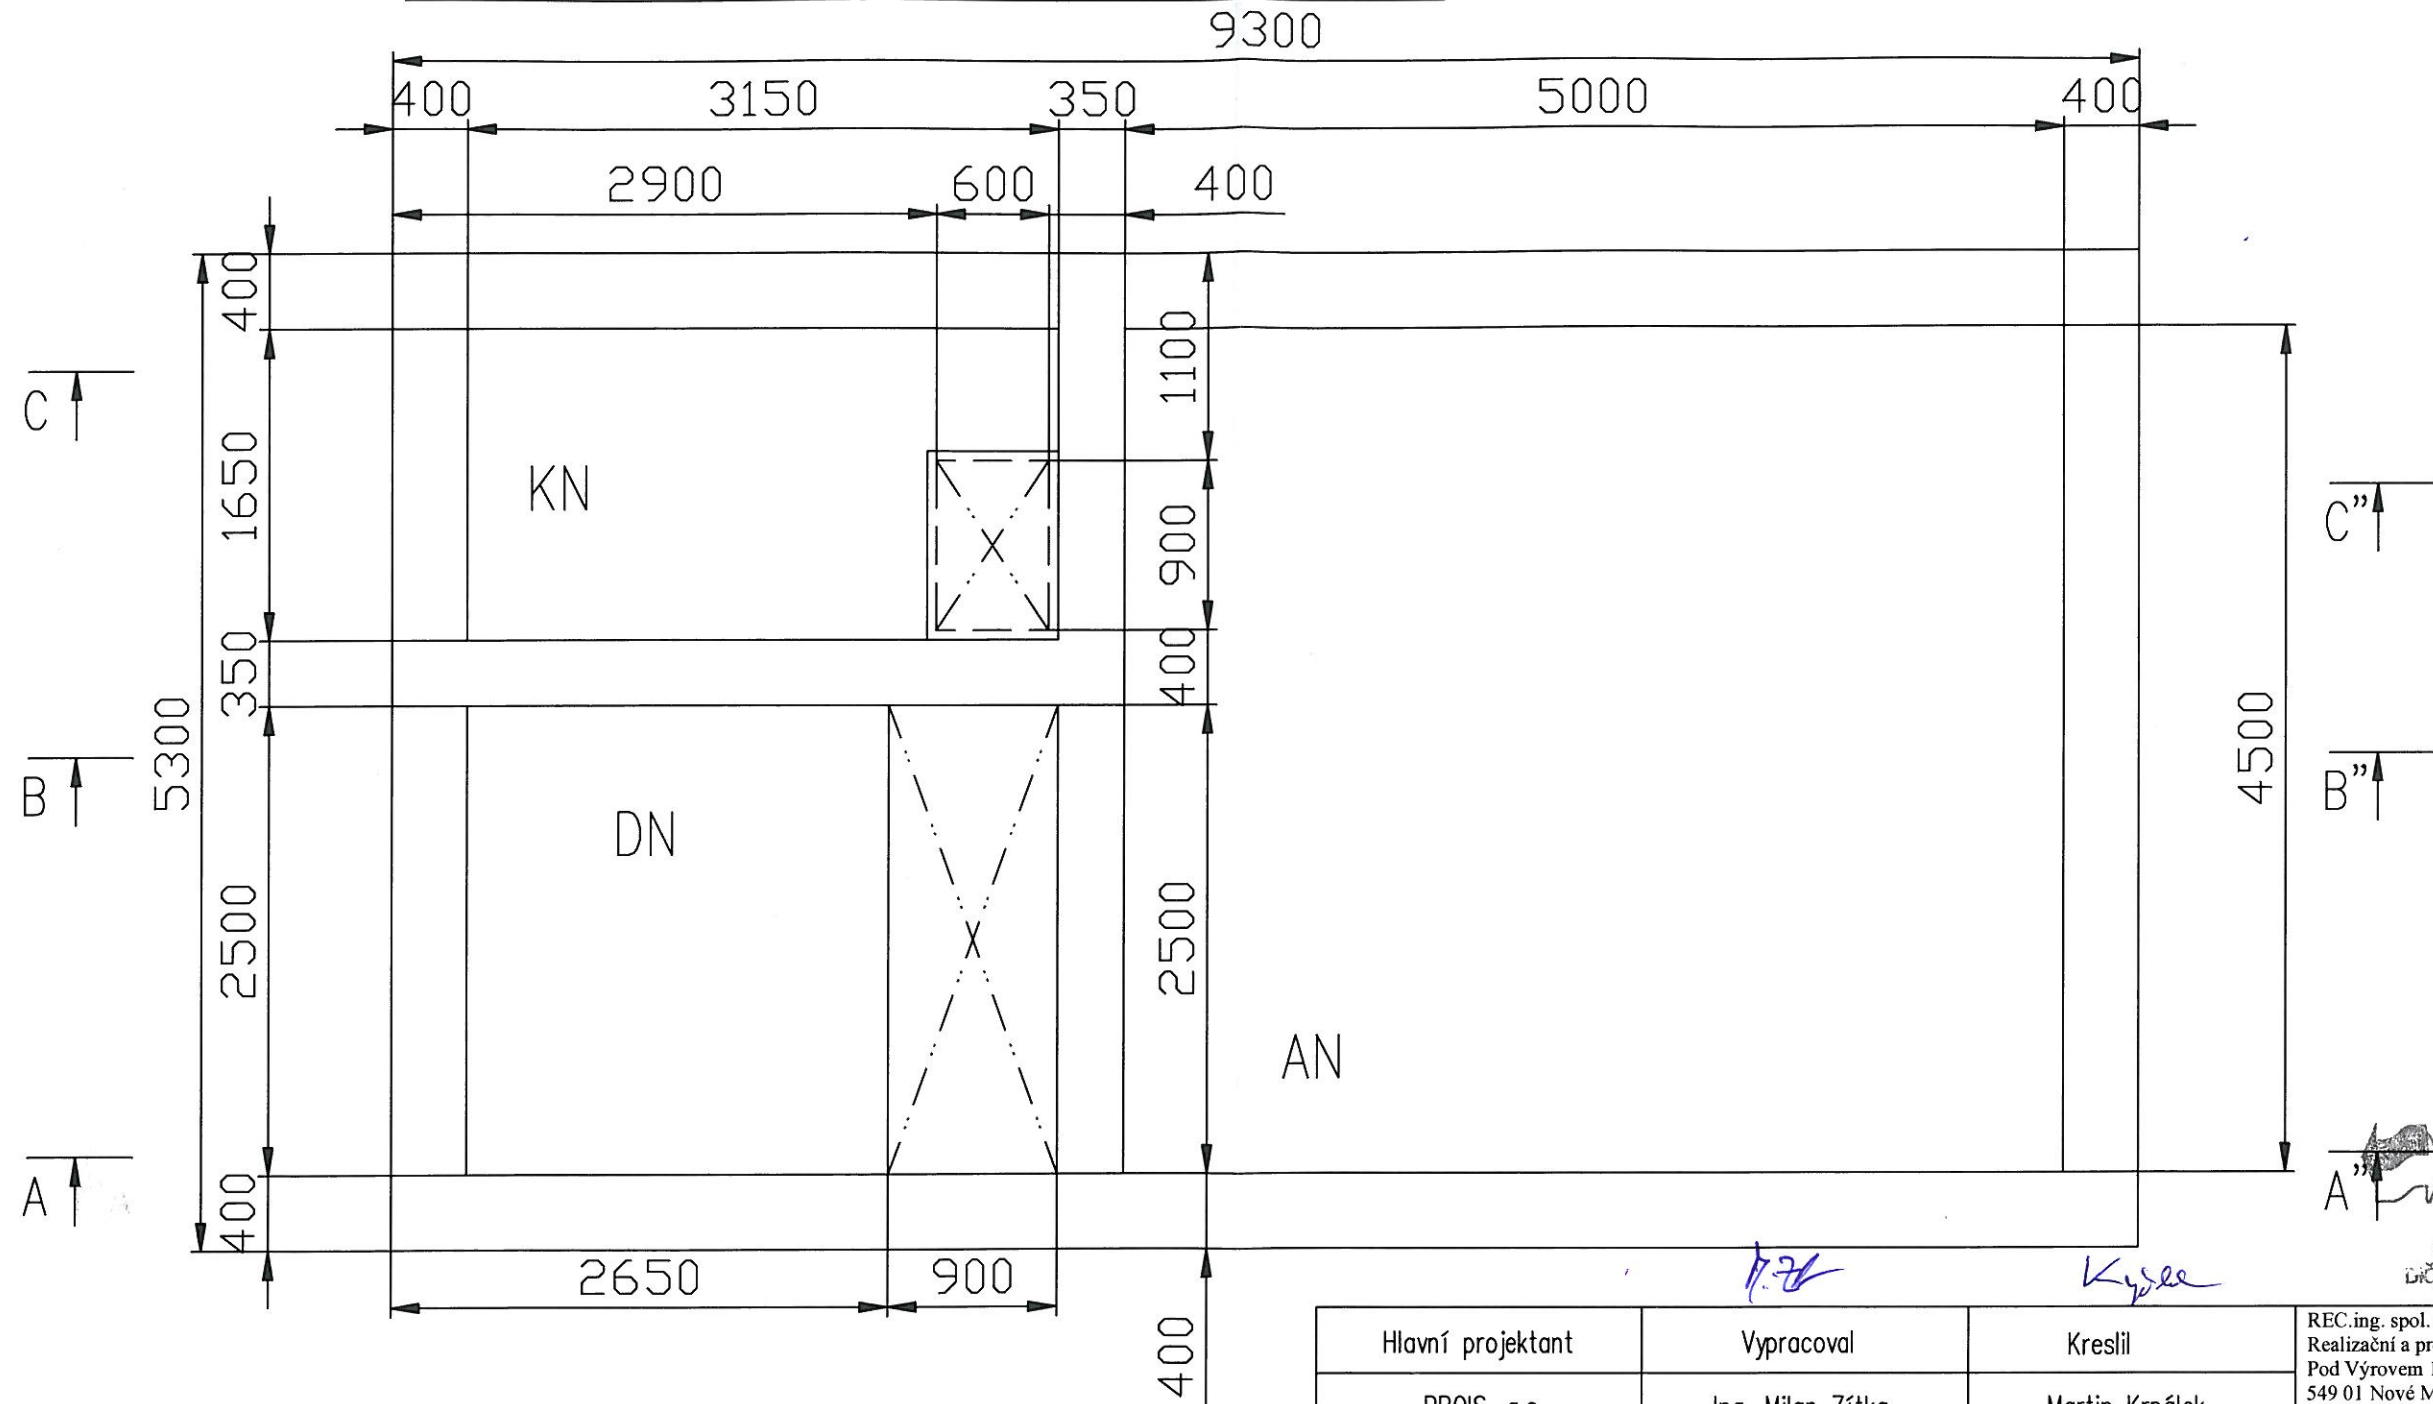

LEGENDA STROJŮ A ZAŘÍZENÍ:

| | |
|----|----------------------|
| DN | denitrifikační nádrž |
| AN | aktivační nádrž |
| OJ | odkapová jámka |
| KN | kalová nádrž |

REC.ing
REC.ing spol. s r.o.
Pod Výrovem 1061
549 01 Nové Město nad Metují
DIČ: CZ47453761 Tel/fax: 491 426 911

| | | | | |
|---|---|----------------|--|---------|
| Hlavní projektant | Vypracoval | Kreslil | REC.ing. spol. s r. o. Realizační a projekční společnost Pod Výrovem 1061 549 01 Nové Město nad Metují tel.fax: 491 421 683, 491 426 911 | |
| PROIS, a.s. | Ing. Milan Zítka | Martin Krpálek | | |
| Investor Město Libáň, náměstí Svobody 36, 507 23 Libáň | | | | |
| Místo Křešice, kraj Královéhradecký | | | | |
| Akce | KANALIZACE A ČOV – KŘEŠICE D – 2. TECHNICKÉ A TECHNOLOGICKÉ ZAŘÍZENÍ | | Měřítko | 1:40 |
| | | | Datum | 12/2017 |
| | | | Stupeň | DSP+DPS |
| Část dokumentace | D-2.4 TECHNOLOGICKÁ ČÁST ČOV Půdorys ČOV – tvar stropní deska | | Příloha | Paré |
| | | | D-2.4.1.9.2 | |
| Tato dokumentace včetně všech příloh je duševním vlastnictvím společnosti REC.ing. spol. s r.o.. Jiné osoby (jak fyzické, tak právnické) nejsou bez předchozího výslovného souhlasu oprávněny tuto dokumentaci ani její části jakkoli využívat, kopírovat (ani jiným způsobem rozmnožovat) nebo zpřístupnit dalším osobám. Tato dokumentace slouží k provedení stavby na akci "Kanalizace a ČOV - Křešice". | | | | |