



Situace m 1:100

LEGENDA

- | | | |
|--------------------------------|---------------------------------------|--|
| — šedě je podkladní situace | — >>> — kanalizace jednotná stávající | — ~ — podzemní kabel elektro do 1kV stávající |
| — hranice parcel dle KN | — — ochranné pásmo kanalizace | — ~ — podzemní kabel elektro do 35kV stávající |
| ■ stávající objekty | — >> — kanalizace dešťová stávající | — - - - - ochranné pásmo elektrických sítí |
| ▨ zp. plocha - žulová dlažba | — — ochranné pásmo dešťové kanalizace | — ~ — podzemní vedení kabelu pro veřejné osvětlení - stáv. |
| ▨ zp. plocha - betonová dlažba | — — vodovod podzemní stávající | — — ochranné pásmo veřejného osvětlení |
| ○ stromy a zeleň | — — ochranné pásmo vodovodů | — ~ — podzemní kabel telekomunikační stávající |
| | — — plynovod podzemní NTL stávající | — — ochranné pásmo sítí telekomunikace |
| | — — plynovod podzemní STL stávající | — — kořenová zóna |
| | — — ochranné pásmo plynovodů | — — kořenový prostor |

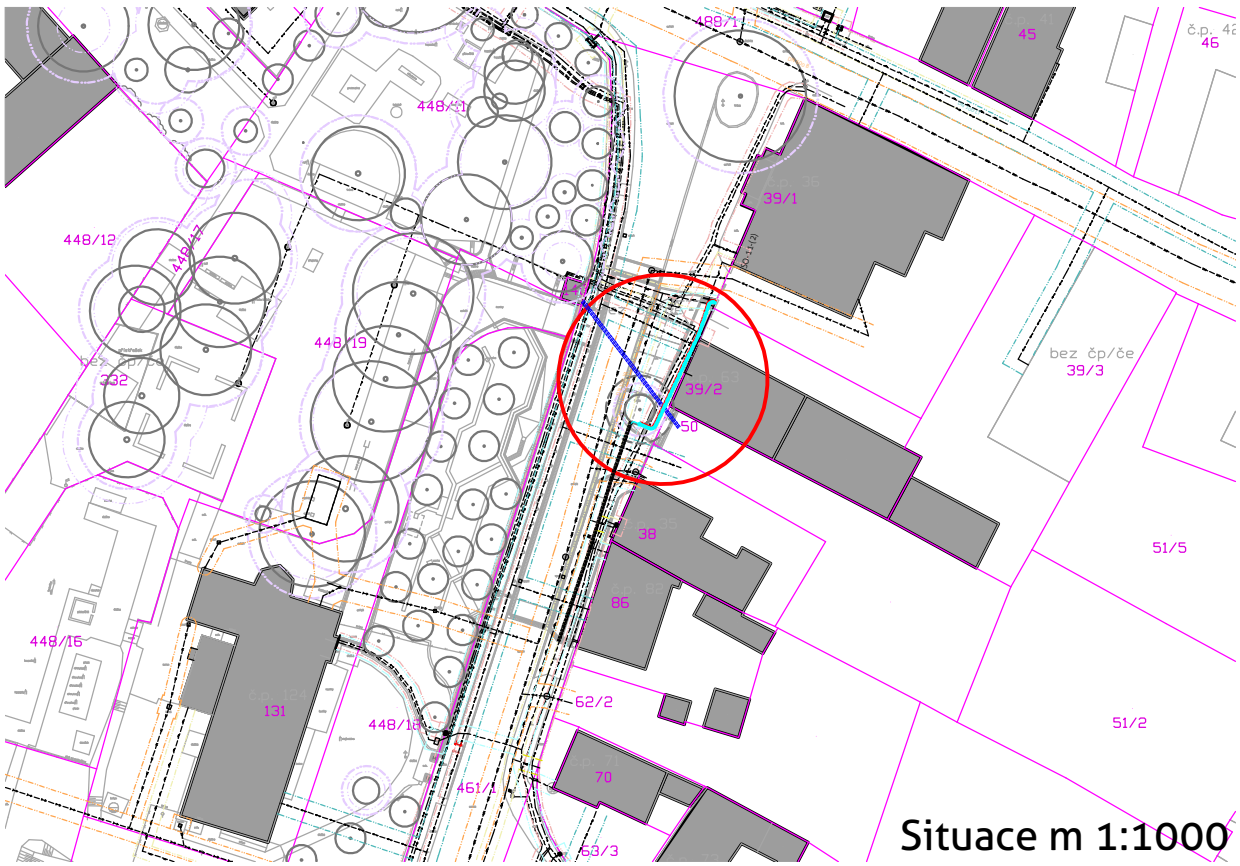

Situace m 1:1000

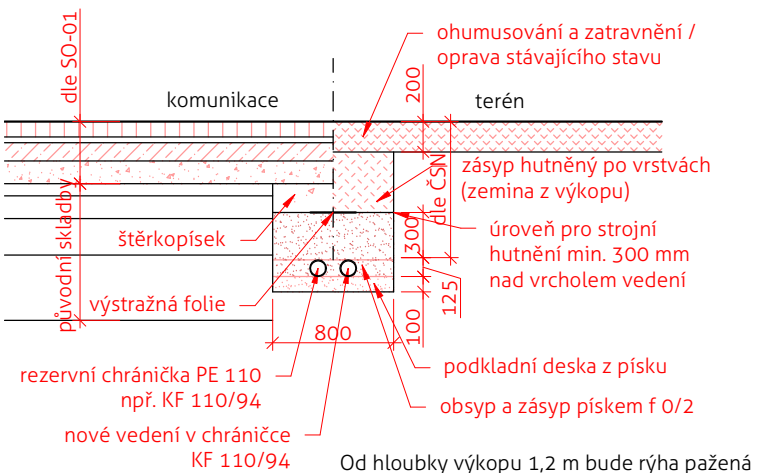

Vzorový řez příčný m 1:50

PŘED ZAPOČETÍM PRACÍ OVĚŘIT DIMENZE A HLOUBKU ZALOŽENÍ VEDENÍ!

SEZNAM REVIZÍ
No. datum popis
A 26.11.2021 první vydání

±0,000 = + 250,00 B.p.v

vypracovali: Jiří Kašpar, Aleš Balcar, Michal Černý
zodpovědný projektant: Michal Černý (ČKA 03 745)

atelier ZALUBEM • atelier@zalubem.cz
www.zalubem.cz • +420 608 511237

investor: obec Holohlavy, Školní 35, 503 03 Smiřice
akce: Náves Holohlavy

stupeň projektu: DPS
profesní část: sítě

stavební objekt - číslo výkresu

měřítko:

1:100

výkres:

SO-13
SITUACE

13-102