
 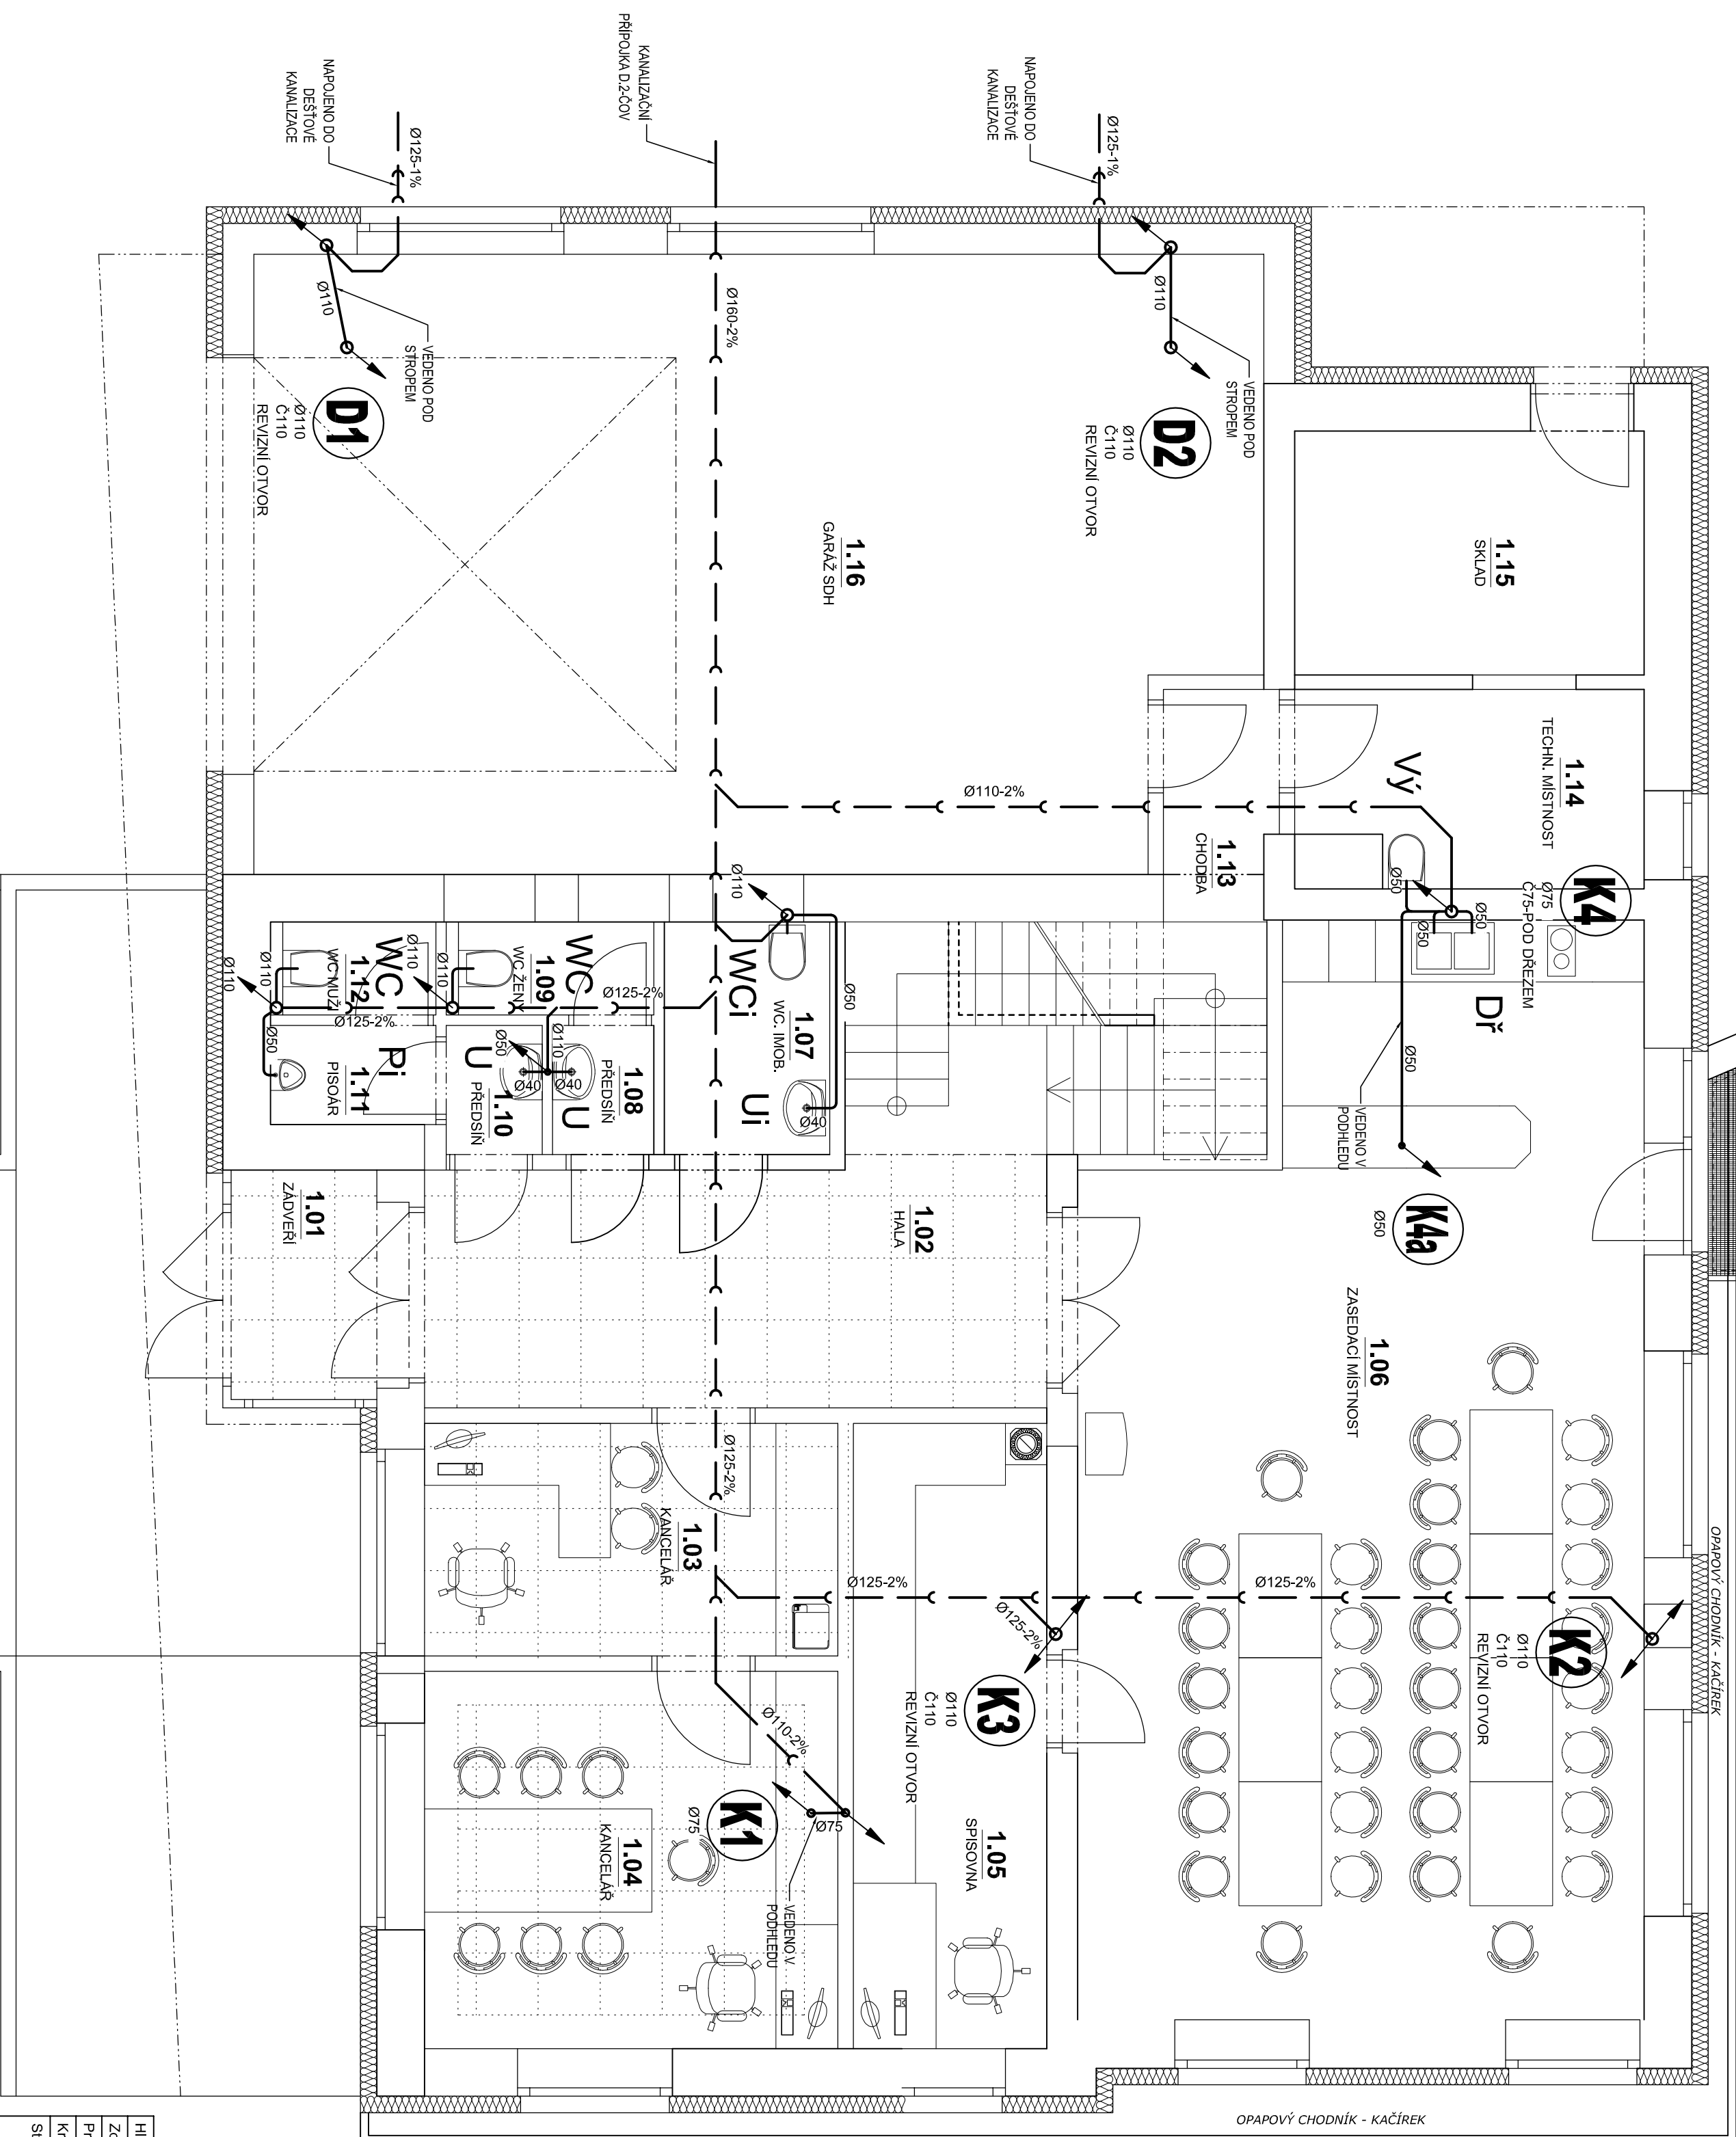


LEGENDA KANALIZACE:



| ZNÁČKA | POPIS | Typ |
|---|-------------------------------------|-----|
| — 3 — — | SVODNÉ POTRUBÍ SPLAŠKOVÉ KANALIZACE | PVC |
| — 3 — — | SVODNÉ POTRUBÍ DEŠŤOVÉ KANALIZACE | PVC |
| — — — — | PŘIPOJOVACÍ POTRUBÍ KANALIZACE | PP |
| č | čističl kus s víčkem | PP |
| VH | VĚTRACÍ HLAVICE NAD STŘECHOU | PP |
| LSS | LAPAČ STŘEŠNÍCH SPLAVENIN | PP |
|  | VERTIKÁLNÍ ZMĚNA SMĚRU POTRUBÍ | |

K - SPLAŠKOVÉ ODPADNÍ POTRUBÍ Z PP
D - DEŠTOVÉ SVODY - KLEMPŘSKÉ VYROBKÝ
Ø - VNĚJŠÍ PRŮMĚR PLASTOVÉHO POTRUBÍ [mm]
PŘÍPOJOVACÍ A ODPADNÍ POTRUBÍ VNITŘNÍ KANALIZACE BUDE PROVEDENO Z
MATERIÁLU POLYPROPYLENU, SVODNÉ POTRUBÍ SPLAŠKOVÉ KANALIZACE BUDE
PROVEDENO Z MATERIÁLU PVC-U O KRUHOVÉ TUHOSTI SN4, PLASTOVÉ POTRUBÍ
BUDE SPOJOVANO NA HDPLA S GUMOVÝM TĚSNĚNÍM.
MONTÁŽ POTRUBÍ BUDE PROVAĐENA DLE MONTÁŽNÍHO PŘEDPISU KONKRÉTNĚ
VYBRAHEHO VYROBE:
PROJEKTOVA DOKUMENTACE JE NAVRŽENA DLE DOSTUPNÝCH MOŽNÝCH
INFORMACÍ. PŘI STAVEBNÍCH PRACÍCH MOHOU BÝT ZJIŠTĚNY TAKOVÉ
SKUTEČNOSTI, KTERÉ MOHOU OVLYVNIT PŘEDPOKLAD A ROZSAH PRACÍ V
TĚCHTO PŘÍPADECH BUDE PROJEKTANT V PŘEDSTIHU UPOZORŇOVÁN A ÚPRAVA
BUDE ŘEŠENA V RÁMCÍ ZMĚNOVÉHO ŘÍZENÍ.

| | | |
|---------------------------|---|--|
| Hlavní inženýr projektu : | Ing. arch. Pavla Foglarová | Generální projektant: Ing. Arch Pavla Foglarová Pletická 24/16 Hradec Králové IC: 87739429 |
| Zodpovědný projektant : | Ing. Pavel Bruna | |
| Projektant : | Ing. Jan Vosahlo | |
| Kraj : | Královéhradecký | |
| Město : | Hradec Králové | |
| Stavebník : | Obec Hněvkovs Hněvkovs 54, 503 15 Hněvkovs | Projektant prof.s@patech Project s.r.o. Dostihová 115 5320 06 Pardubice |

Slavoba : **Komunální centrum a hasičská zbrojnice Hněvčeves**
 par.č. 8/2.8/4 par.č.s.t.99
 K.ú.m.hnevčevespar.č. 8/2.8/4 par.č.s.t.99

| | |
|-----------------|---------|
| Číslo zakázky : | 652018 |
| Stupeň PD : | DPVZ |
| Datum : | 10/2018 |
| Měřítko : | 1:50 |
| Formát : | 6 xA4 |

D.1.4.ZT1 - ZDRAVOTNÉ TECHNICKÉ INSTALACE

Číslo paré : _____

PŮDORYS 1.NP - KANALIZACE

ZTI-5