


POHLED OD VÝCHODU M 1 : 100

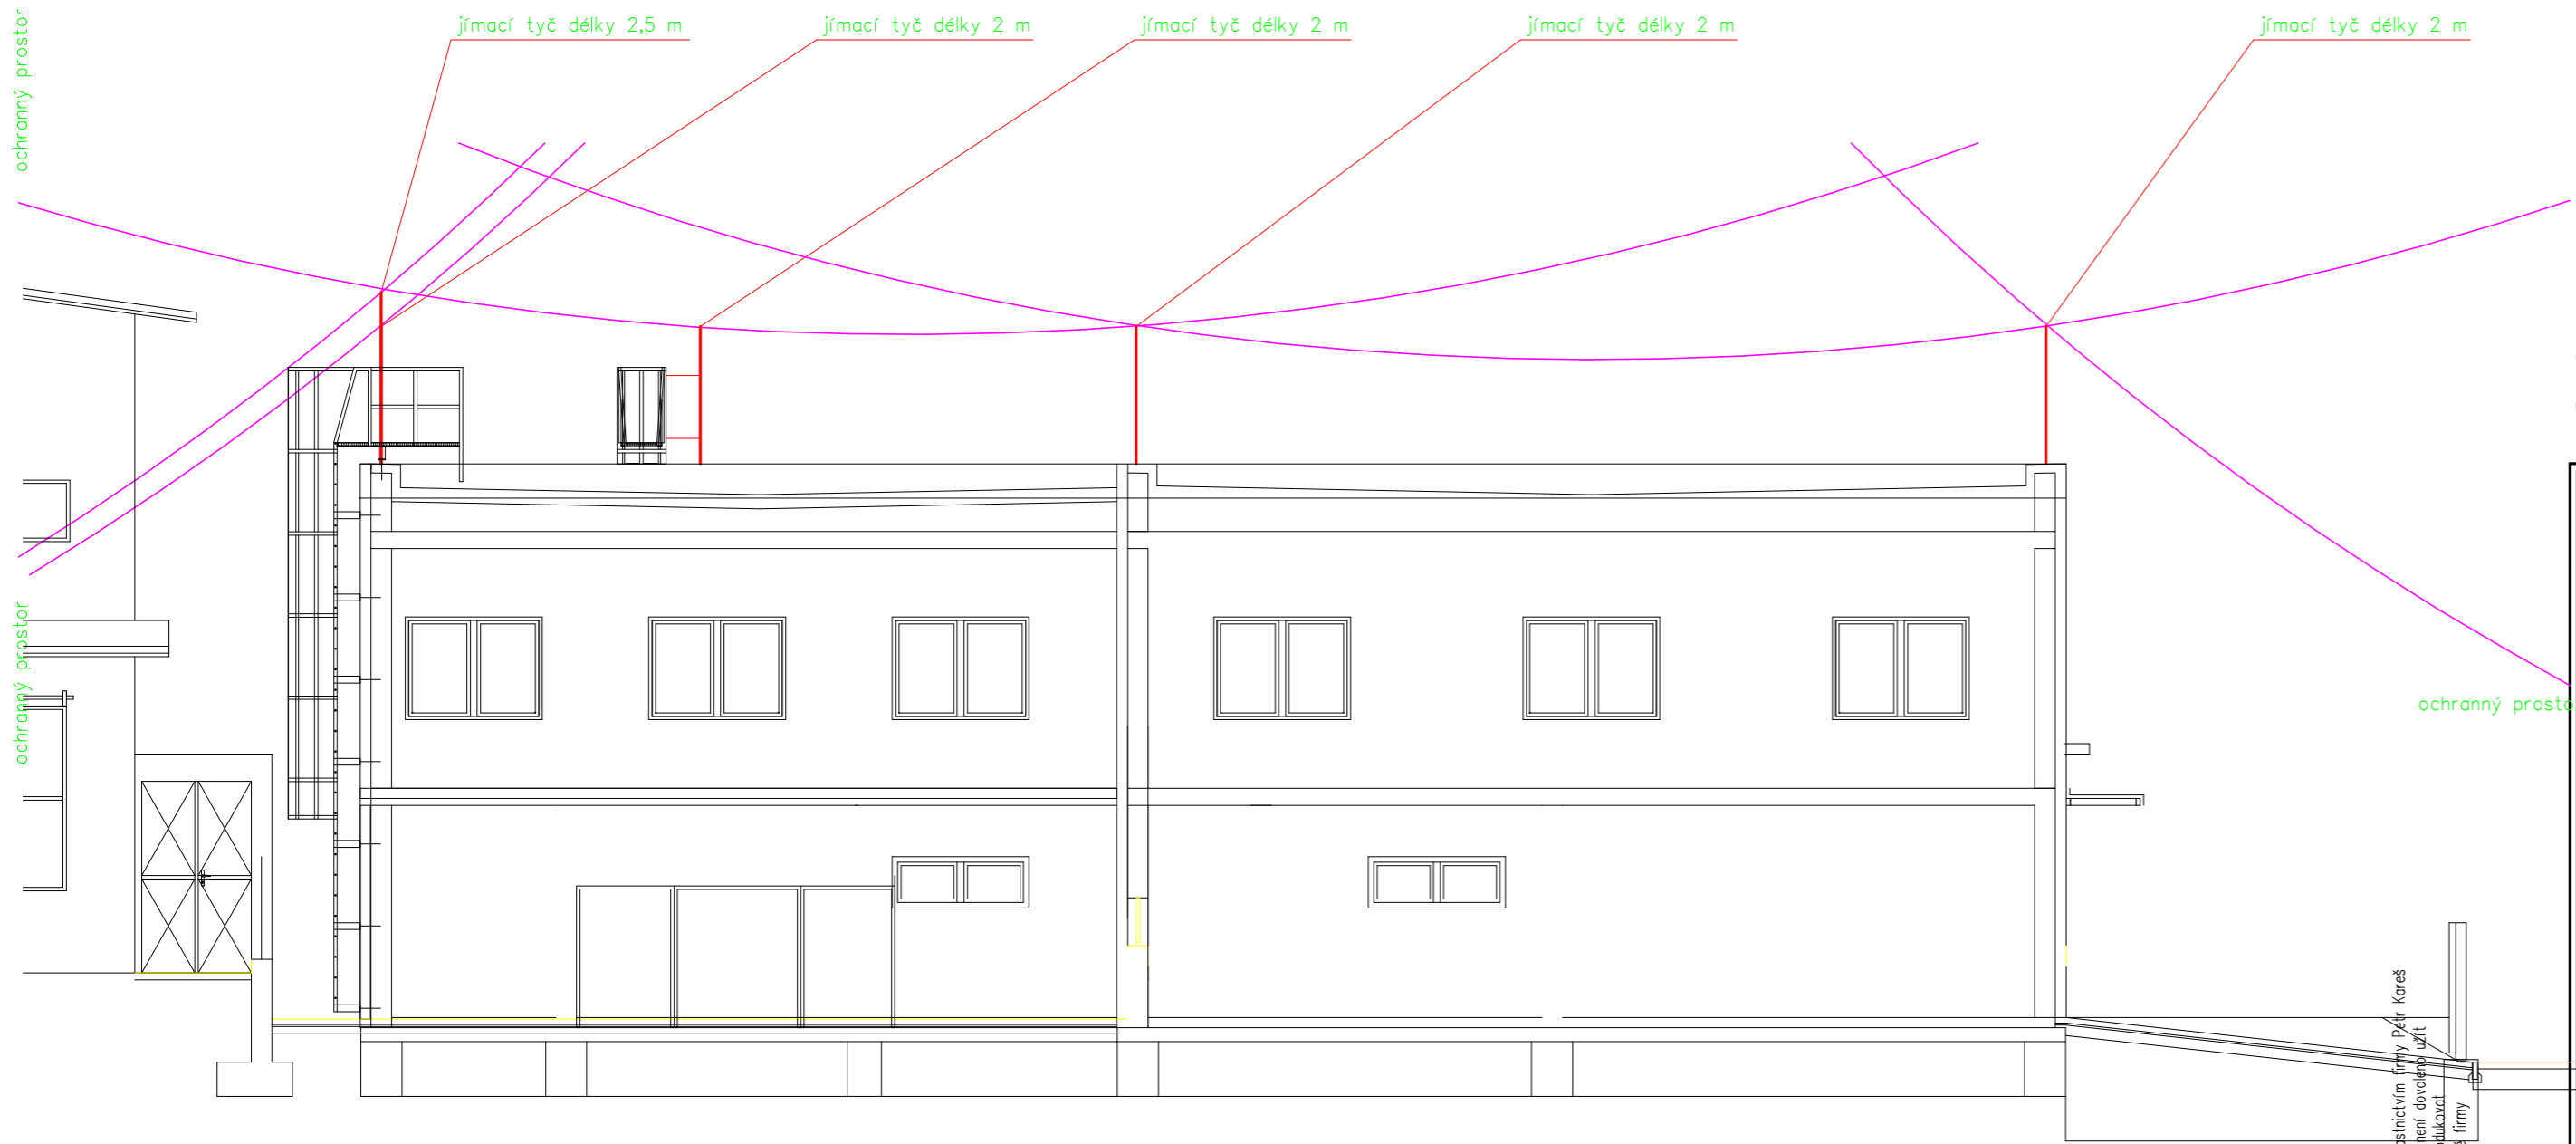

POHLED OD JIHU M 1 : 100

JÍMACÍ A UZEMŇOVACÍ SOUSTAVA PROVEDENA DLE
ČSN EN 62 305–1–4 ed.2

HLAVNÍ ING. PROJEKTU:	ZODP. PROJEKTANT:	VYPRACOVAL:	HLAVNÍ PROJEKTANT: LIBOR KLUBAL, DIS.	
LIBOR KLUBAL, DIS.	PETR KAREŠ	PETR KAREŠ	ZBOROVSKÁ 493, 547 01 NÁCHOD	
<i>Libor Klubal</i>			TEL.: 739 278 085, E-MAIL: KLUBAL.LIBOR@GMAIL.COM	
STAVEBNÍK:			ZPRACOVATEL PROFESE: PETR KAREŠ	
OBLASTNÍ CHARITA NÁCHOD, MLÝNSKÁ 189, 547 01 NÁCHOD			LIDICKÁ 522, 552 03 ČESKÁ SKALICE	
			TEL.: 732 767 670, E-MAIL: petr.kares@tiscali.cz	
NÁZEV AKCE:			STUPEŇ DOKUMENTACE:	
STAVEBNÍ ÚPRAVY, PŘÍSTAVBA A NÁSTAVBA Č.P. 1994			PROJEKTOVÁ DOKUMENTACE PRO PROVÁDĚNÍ STAVBY	
UL. DOBENÍNSKÁ, NÁCHOD			KATASTRÁLNÍ ÚZEMÍ: NÁCHOD	
ČÁST DOKUMENTACE:			NA PARCELE:	
D – DOKUMENTACE OBJEKTŮ A TECHNICKÝCH A TECHNOLOGICKÝCH ZAŘÍZENÍ			P.P.Č. 1863/1, 1863/2, 1863/4	
D.1 DOKUMENTACE STAVEBNÍHO NEBO INŽENÝRSKÉHO OBJEKTU			ST.P.Č. 3363, 3651	
D.1 SO 01 Č.P. 1994			MĚŘÍTKO: 1 : 100	DATUM: 01/2024
D.1.4.2 ELEKTROINSTALACE SILNOPROUD			FORMÁT: 6 A4	JEDNOTKY: –
NÁZEV PŘÍLOHY:			EVIDENČNÍ ČÍSLO AKCE:	ČÍSLO PARÉ:
OCHRANNÝ PROSTOR			060 18 2023	
			ČÍSLO PŘÍLOHY:	ČÍSLO ZMĚNY:
			D.1.4.2.19 SO 01	

Tento dokument je důvěrným vlastnictvím firmy Petr Kareš
Zároveň část tohoto dokumentu není dovoleno užívat
nebo jakýmkoli způsobem reprodukovat
bez písemného souhlasu uvedené firmy