



Popis rozsahu a provedení instalace jednotlivých technologií slaboproudu je uveden v technické zprávě a výkazu výměr.  
Prostupy elektrických rozvodů kabeleů a vodičů požárně dělicími konstrukcemi musí být provedeny podle článku 6.2 ČSN 73 0810.  
Pro zhotovení protipožárních uzpávek se použije systémové řešení s atestem státní zkušebny (např. HLTI, Promat, aj).  
Hranice požárně dělicích konstrukcí je ve výkresové dokumentaci barevně odlišena. Blížší podrobnosti jsou uvedeny ve výkresové dokumentaci stavební části.  
----- HRANICE POŽÁRNĚ DĚLÍCÍ KONSTRUKCE

2. NADZEMNÍ PODLAŽÍ

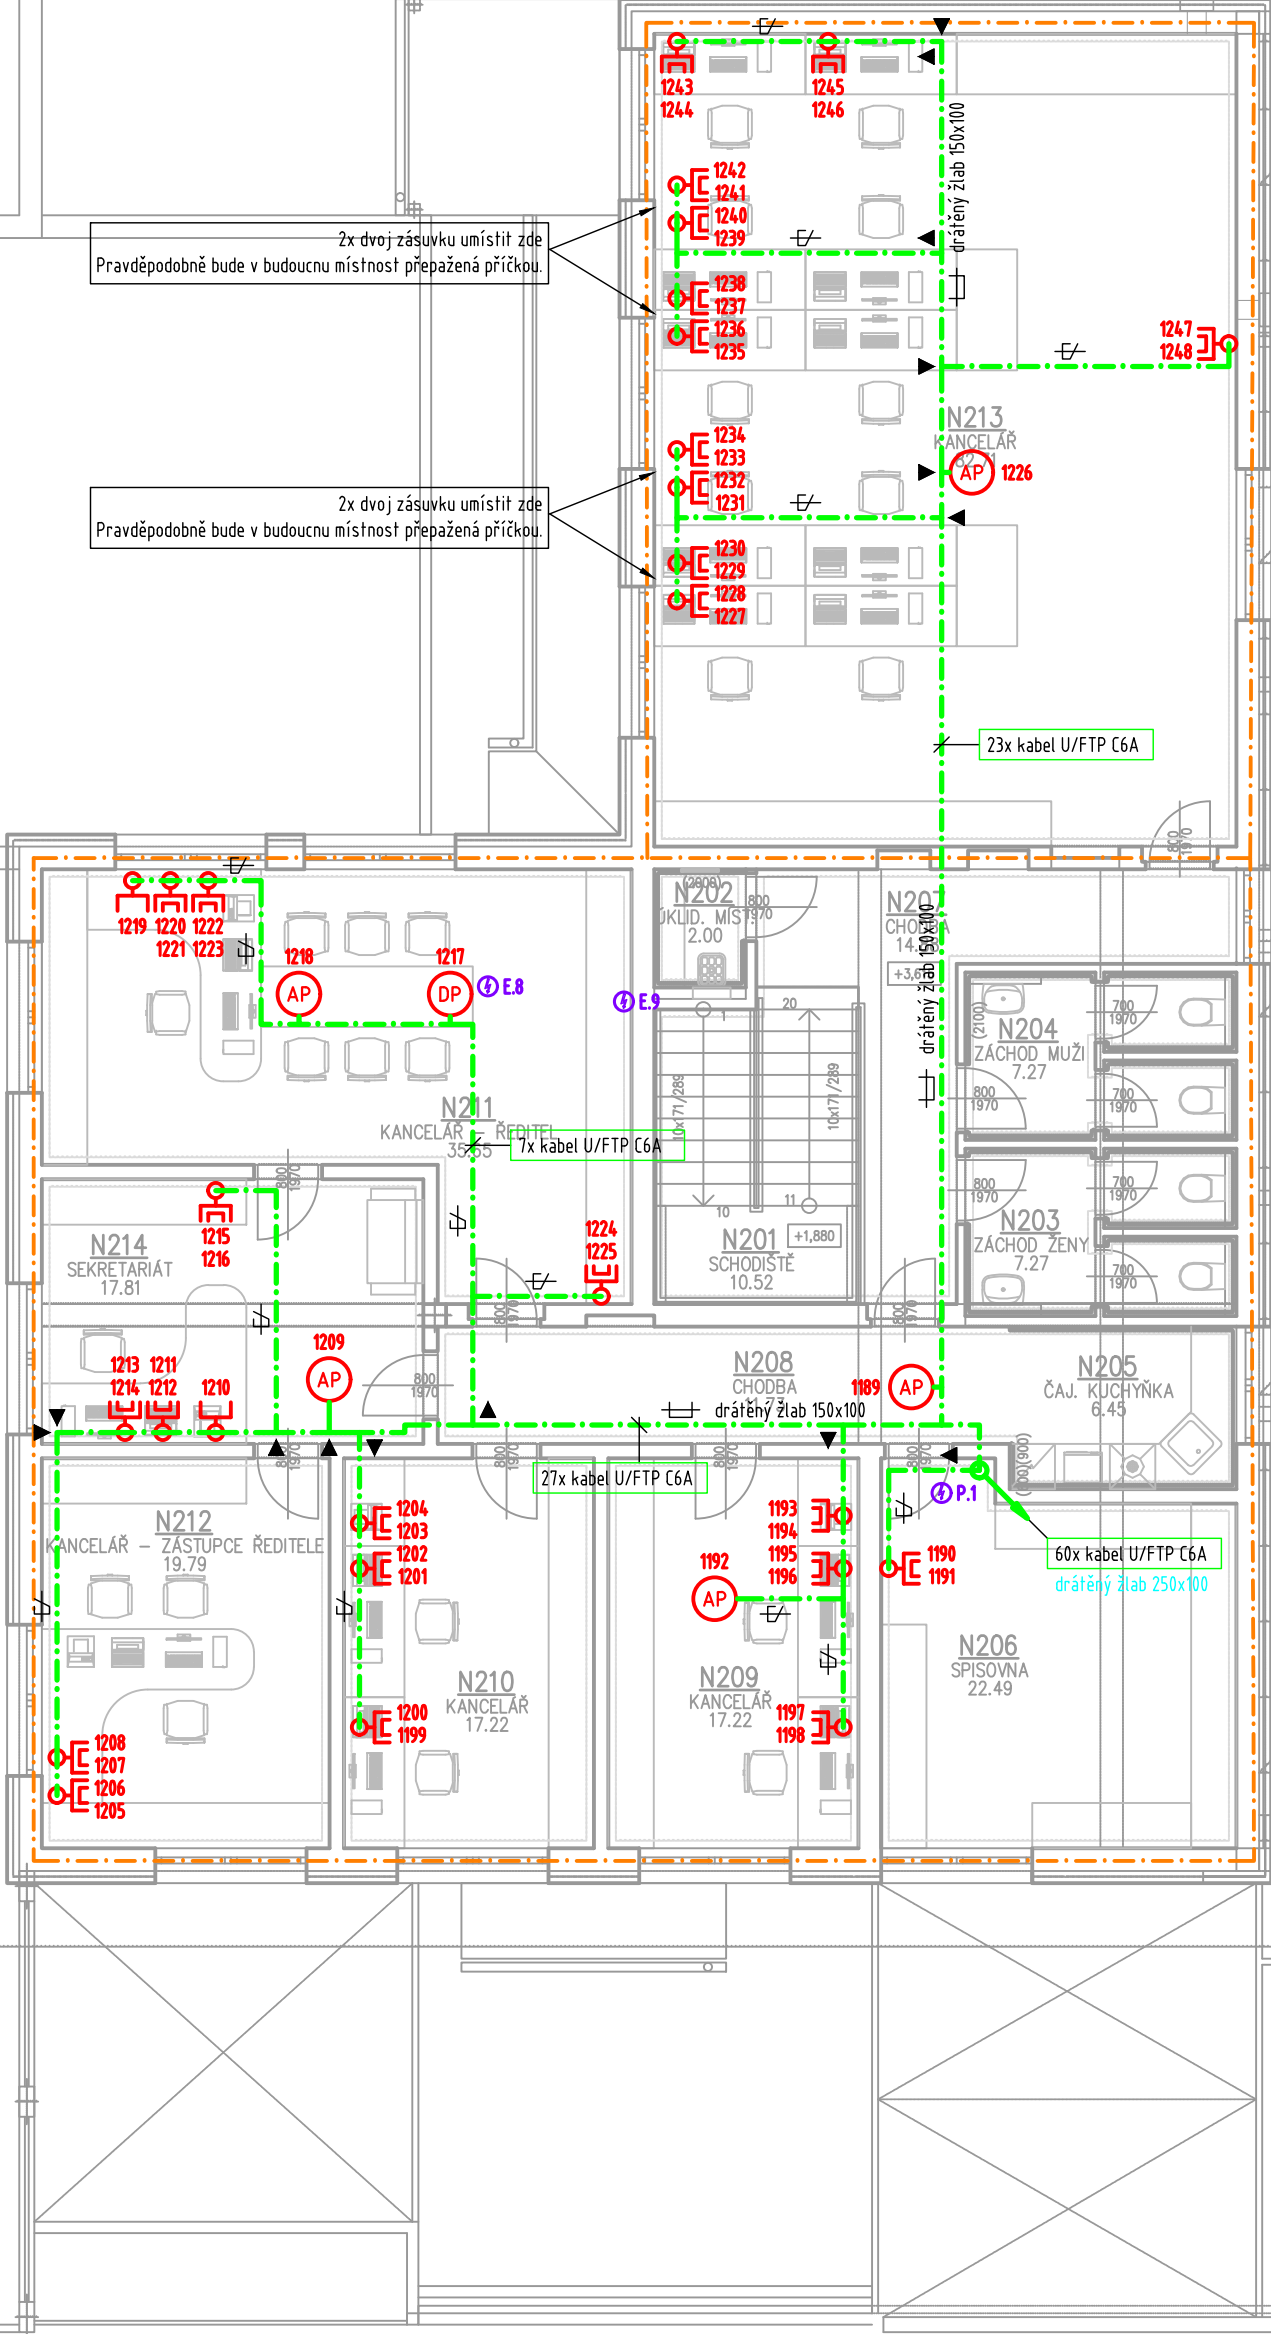

INVESTOREM POŽADOVANÉ USPOŘÁDÁNÍ SLABOPROUDÝCH A SILNOPROUDÝCH ZÁSUIVEK

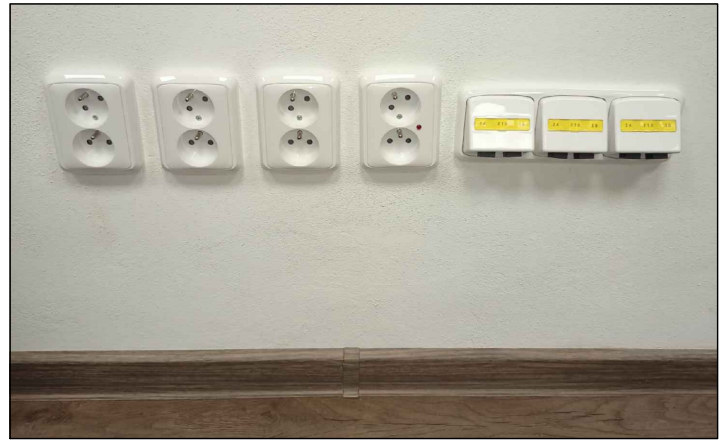

STRUKTUROVANÁ KABELÁŽ:

- SPOLÉHNÁ TRASA SLABOPROUDU  
dřívější / požární štáb instalovaný pod stropem  
KABEL U/FTP C6A LS2H  
MMROTRUBIČKA 14/10
- 19" DATOVÝ ROZVADĚČ  
KSU/800/800
- 19" DATOVÝ ROZVADĚČ - prostorová rezerva
- ZÁSUVKA DATOVÁ, STP C6A, 1x RJ45  
s podkladovou krabicí pro instalaci do zdi
- ZÁSUVKA DATOVÁ, STP C6A, 2x RJ45  
s podkladovou krabicí pro instalaci do zdi
- DATOVÝ PŘÍPOJ U/FTP C6A ZAKONČENÝ KONEKTOREM RJ45, PRO TECHNOLOGII PZTS  
x ... udává počet datových přípojů (pokud není uveden = 0)
- DATOVÝ PŘÍPOJ U/FTP C6A ZAKONČENÝ KONEKTOREM RJ45, PRO PŘÍSTUPOVÝ SYSTÉM  
x ... udává počet datových přípojů (pokud není uveden = 0)
- DATOVÝ PŘÍPOJ U/FTP C6A ZAKONČENÝ KONEKTOREM RJ45, PRO KAMEROVÝ SYSTÉM  
x ... udává počet datových přípojů (pokud není uveden = 0)
- DATOVÝ PŘÍPOJ U/FTP C6A ZAKONČENÝ KONEKTOREM RJ45, PRO NABÍJEČKU EV
- DATOVÝ PŘÍPOJ U/FTP C6A ZAKONČENÝ KONEKTOREM RJ45, PRO ČÍLO
- METALICKÝ ČÁSTIČNÝ ROZVADĚČ  
pro metalickou přípojku na SEK (ČETNÍ)
- KRABICE PŘEPĚŤOVÝCH OCHRAN
- ORIENTAČNÍ HLASOVÝ MAJÁČEK
- PŘECHODOVÁ KRABICE SLABOPROUDU PKx

OSTATNÍ:

PROFESE ELEKTRO ZAJISTÍ SILOVÉ PŘÍVODY  
V ROZSAHU DANÉ PŘÍLOHOU I TECHNICKÉ ZPRÁVY



HLAVNÍ ING. PROJEKTU:	ZODP. PROJEKTANT:	VYPRACOVAL:	HLAVNÍ PROJEKTANT:
LIBOR KLUBAL, DIS.	ING. PETR KOVANDA	ING. MARTIN SMOLÁK	LIBOR KLUBAL, DIS.
<i>Libor Klubal</i>	<i>Petr Kovanda</i>	<i>Martin Smolák</i>	ZBOROVSKÁ 493, 547 01 NÁCHOD
STAVEBNÍK:	OBLASTNÍ CHARITA NÁCHOD, MLÝNSKÁ 189, 547 01 NÁCHOD		TEL: 739 278 085, E-MAIL: KLUBAL.LIBOR@GMAIL.COM
			ZPRACOVATEL PROFESIE: AG COM, s. r. o.
			Nám. Míru 22, 503 03 Smiřice
			TEL: 495 405 911, E-MAIL: PROJEKCE@AGCOM.CZ
NÁZEV AKCE:			STUPEŇ DOKUMENTACE:
STAVEBNÍ ÚPRAVY, PŘÍSTAVBA A NÁSTAVBA ČP. 1994			PROJEKTOVÁ DOKUMENTACE PRO PROVÁDĚNÍ STAVBY
UL. DOBENÍNSKÁ, NÁCHOD			KATASTRÁLNÍ OZEMÍ: NÁCHOD
			NA PARCELE:
ČÁST DOKUMENTACE:			P.P.Č. 1863/1, 1863/2, 1863/4
D - DOKUMENTACE OBJEKTŮ A TECHNICKÝCH A TECHNOLOGICKÝCH ZAŘÍZENÍ			STP.Č. 3363, 3651
D.1 DOKUMENTACE STAVEBNÍHO NEBO INŽENÝRSKÉHO OBJEKTU			MĚŘÍTKO: 1:100
D.1.S0 01 ČP. 1994			DATUM: 01/2024
D.14.6 ELEKTRONSTALACE SLABOPROUD			FORMÁT: 8x A4
			JEDNOTKY: -
			EVIDENČNÍ ČÍSLO AKCE: ČÍSLO PARÉ:
			060 18 2023
NÁZEV PŘÍLOHY:			ČÍSLO PŘÍLOHY: ČÍSLO ZMĚNY:
STRUKTUROVANÁ KABELÁŽ - PŮDORYS 2NP			D.14.6.4 S0 01