
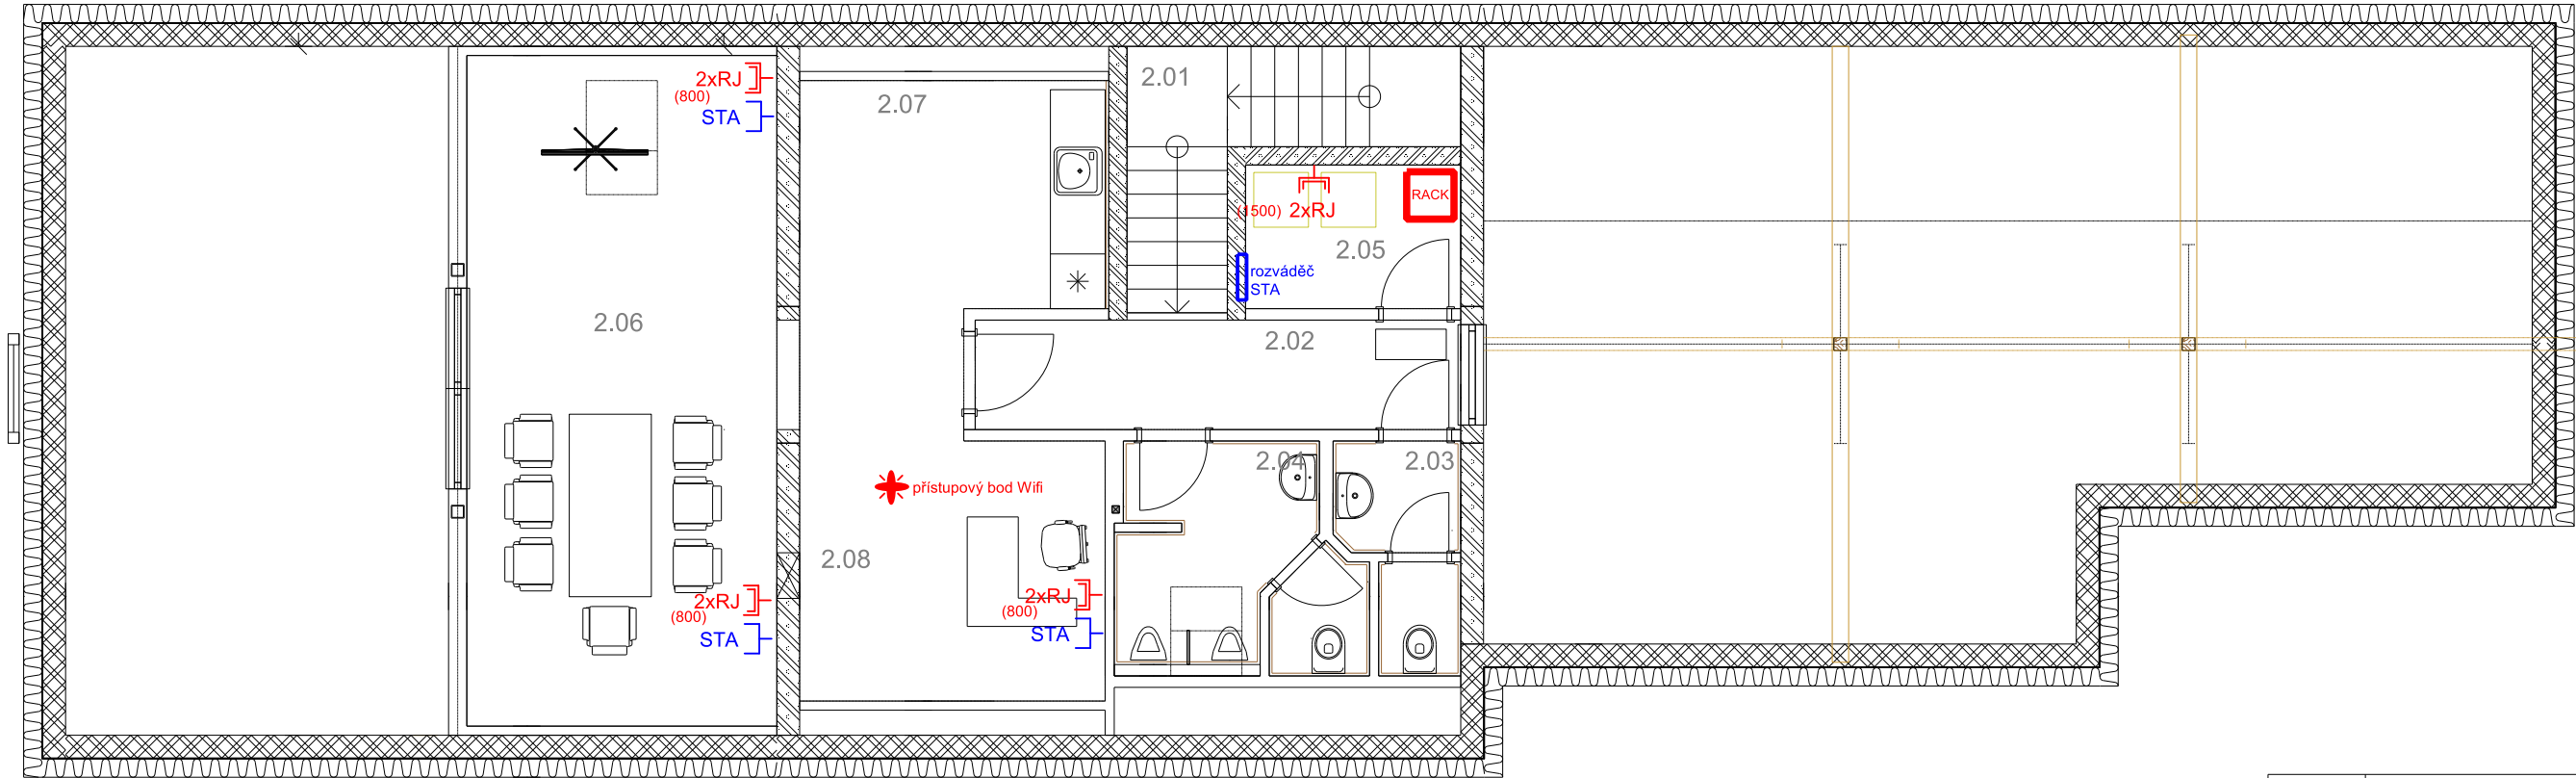


PŮDORYS 2.NP - Datové a STA rozvody
Měřítko 1:80

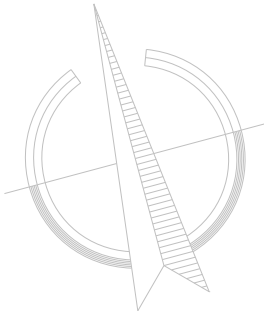

Z anténního stožáru povede STA kabel do technické místnosti č. 2.05, kde bude ukončen v televizním rozvaděči STA. Z tohoto rozvaděče budou hvězdnicovitě pokračovat kabely do jednotlivých zásuvek v místnostech.

Z anténního stožáru povede UTP kabel do technické místnosti č. 2.05, kde bude ukončen v datovém rozvaděči RACK. Z tohoto rozvaděče budou hvězdnicovitě pokračovat kabely do jednotlivých zásuvek v místnostech.

OZNAČENÍ	NÁZEV MÍSTNOSTI	PLOCHA [m²]
2.01	Schodiště	6.03
2.02	Chodba	6.39
2.03	WC ženy	2.82
2.04	WC muži	6.18
2.05	Technická místnost	3.72
2.06	Denní místnost	24.99
2.07	Kuchyňka	10.05
2.08	Kancelář velitele	10.58

Legenda:

- RJ

datová zásuvka RJ45
- STA

televizní zásuvka
- *

WIFI vysílač signálu (např.UniFi AC Lite)
- RACK

RACK datový rozvaděč
- Televizní rozvaděč

Vnější vlivy: prostory uvnitř normální,vně objektu zvlášť nebezpečné dle ČSN 33 2000-3, ČSN 33 2000-5-51 a ČSN33 2000-4-41, ed.3
v umývacích prostorech dle ČSN 33 2000-7-701

- Ochrana před nebezpečným dotykem dle ČSN 33 2000-4-41
- živých částí

- izolací

čl.412.1

- kryty nebo přepážkami

čl.412.2

- doplňková proudovými chrániči

čl.412.5
- neživých částí

- samočinným odpojením od zdroje

čl.413.1

- hlavním pospojováním EP

čl.413.1.2.1

- zvýšená

čl.413.1.2.2

- doplňujícím pospojováním

čl.413.1.2.2

- proudovými chrániči

čl.412.5

Napětová soustava 3x230/400 AC 50Hz TN-C-S

Ochrana neživých částí samočinným odpojením a chráničem

projektant	Martin Schejbal	Razítko ELEKTRO SCHEJBAL, s.r.o. projekce-montáže-elektroinstalace Kocbeře 90 544 64 IČO:07215878 mob.777 246 618	
hl. projektant	Milan Schejbal		
Kraj: Královéhradecký Místo: Dolní Brusnice			
Investor	Obec Dolní Brusnice, Dolní Brusnice 17, 544 72	Číslo stavby	24/26
Stavba	Dolní Brusnice, Přestavba stávající garáže pro požární techniku na požární zbrojnici	Datum	03/24
		Archiv.číslo	24/26
Obsah výkresu	Datové a STA rozvody - 2.NP	Měřítko 1:80	výkres D.1.4.3.j