
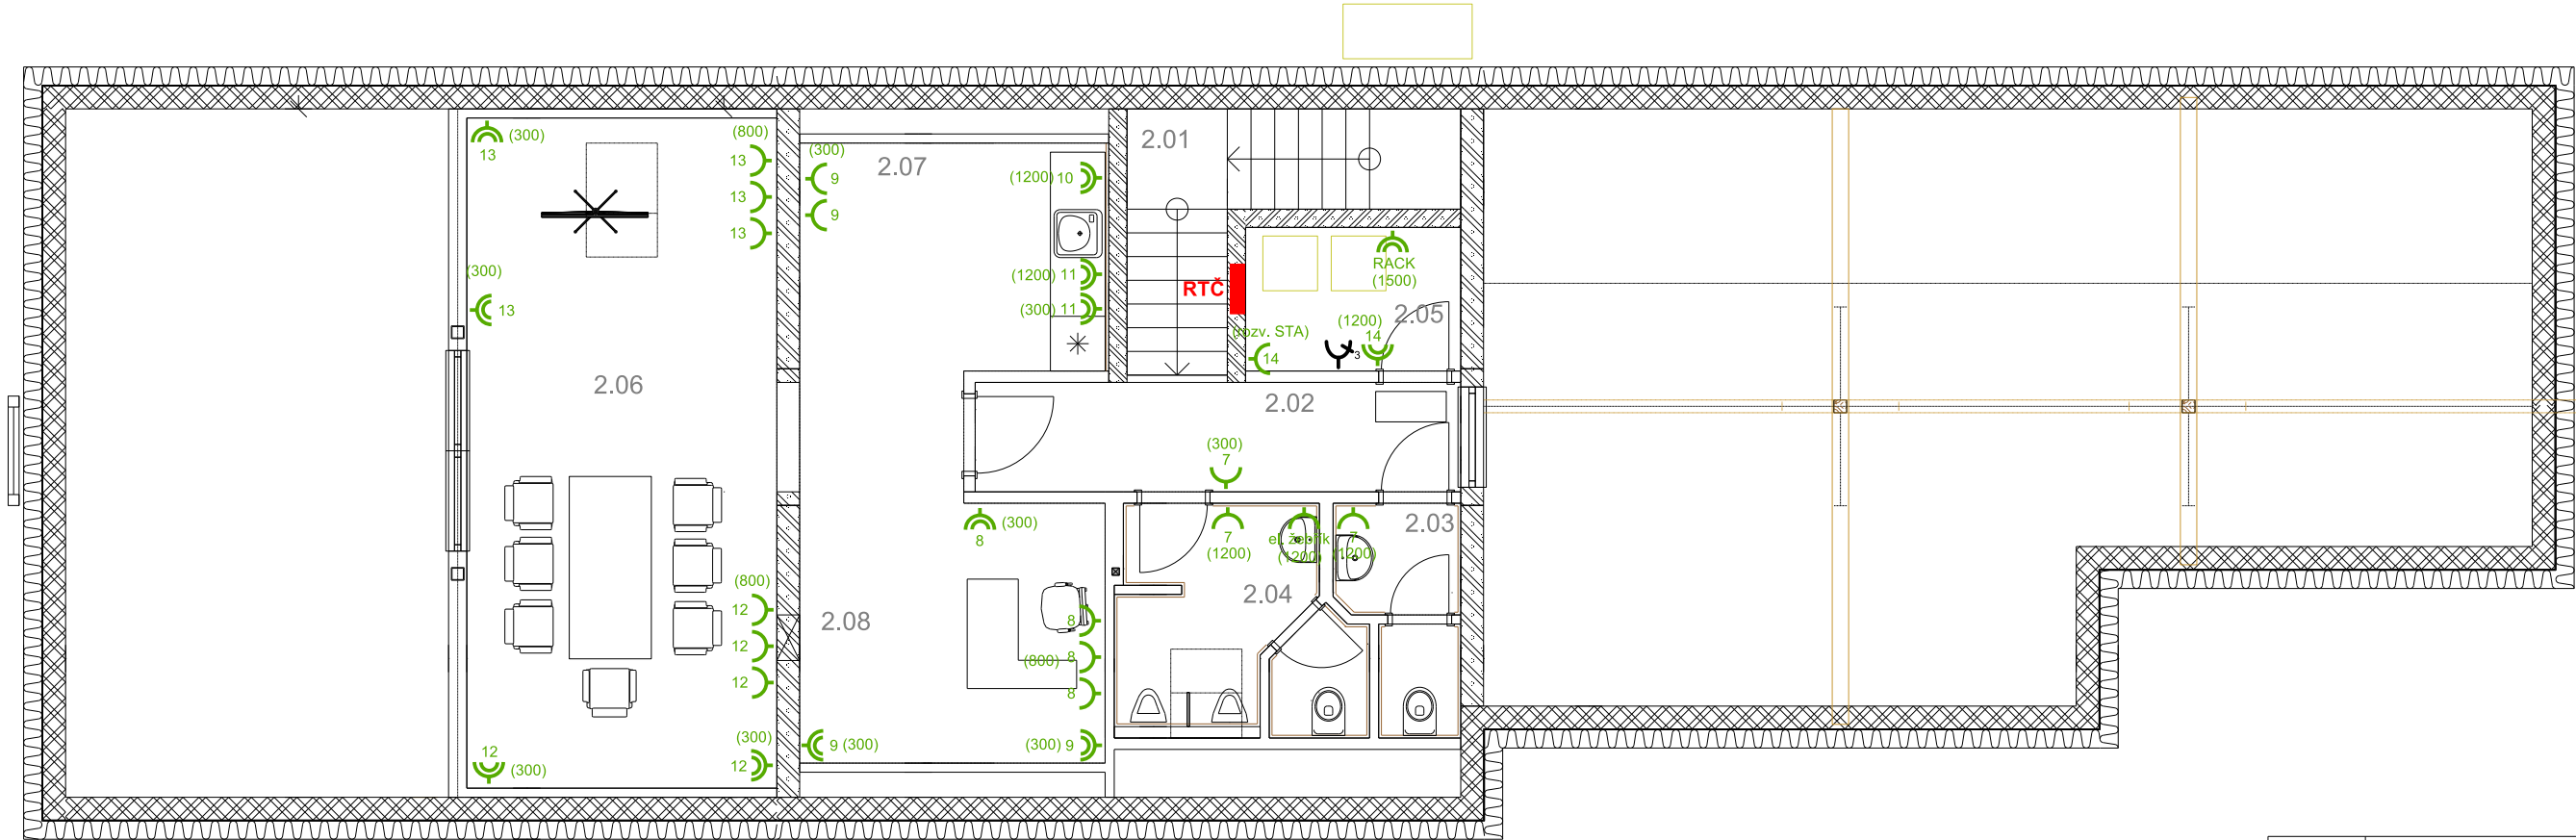


PŮDORYS 2.NP - Zásuvky 230/400V
Měřítko 1:80

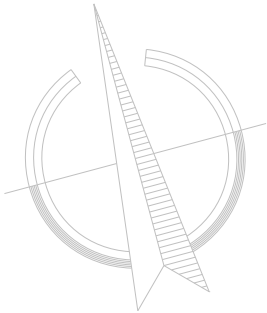

OZNAČENÍ	NÁZEV MÍSTNOSTI	PLOCHA [m²]
2.01	Schodiště	6.03
2.02	Chodba	6.39
2.03	WC ženy	2.82
2.04	WC muži	6.18
2.05	Technická místnost	3.72
2.06	Denní místnost	24.99
2.07	Kuchyňka	10.05
2.08	Kancelář velitele	10.58

Legenda:

- zásuvka 230V jednoduchá
- zásuvka 230V dvojitá
- zásuvka 400V/16A
- rozváděč TČ

Na střechu k anténímu stožáru provést vývod z rozvaděče RO kabel CYKY 5x1,5C pro sirenu
Na půdu vyvést kabel CYKY 3x2,5C a ukončit v krabici (rezerva)

Vnější vlivy: prostory uvnitř normální, vně objektu zvlášť nebezpečné dle ČSN 33 2000-3, ČSN 33 2000-5-51 a ČSN 33 2000-4-41, ed.3 v umývacích prostorech dle ČSN 33 2000-7-701

- Ochrana před nebezpečným dotykem dle ČSN 33 2000-4-41
- | | | |
|----------------|----------------------------------|--------------|
| živých částí | - izolací | čl.412.1 |
| | - kryty nebo přepážkami | čl.412.2 |
| | - doplňková proudovými chrániči | čl.412.5 |
| neživých částí | - samočinným odpojením od zdroje | čl.413.1 |
| | - hlavním pospojováním EP | čl.413.1.2.1 |
| | - zvýšená | |
| | - doplňujícím pospojováním | čl.413.1.2.2 |
| | - proudovými chrániči | čl.412.5 |

Napětová soustava 3x230/400 AC 50Hz TN-C-S

Ochrana neživých částí samočinným odpojením a chráničem

projektant		Martin Schejbal		Razítko ELEKTRO SCHEJBAL, s.r.o. projekce-montáže-elektroinstalace Kocbeře 90 544 64 IČO:07215878 mob.777 246 618	
hl. projektant		Milan Schejbal			
Kraj: Královéhradecký Místo: Dolní Brusnice					
Investor	Obec Dolní Brusnice, Dolní Brusnice 17, 544 72			Číslo stavby	24/26
Stavba	Dolní Brusnice, Přestavba stávající garáže pro požární techniku na požární zbrojnici			Datum	03/24
				Archiv.číslo	24/26
Obsah výkresu		Zásuvky 230/400V - 2.NP		Měřítko 1:80	výkres D.1.4.3.f