
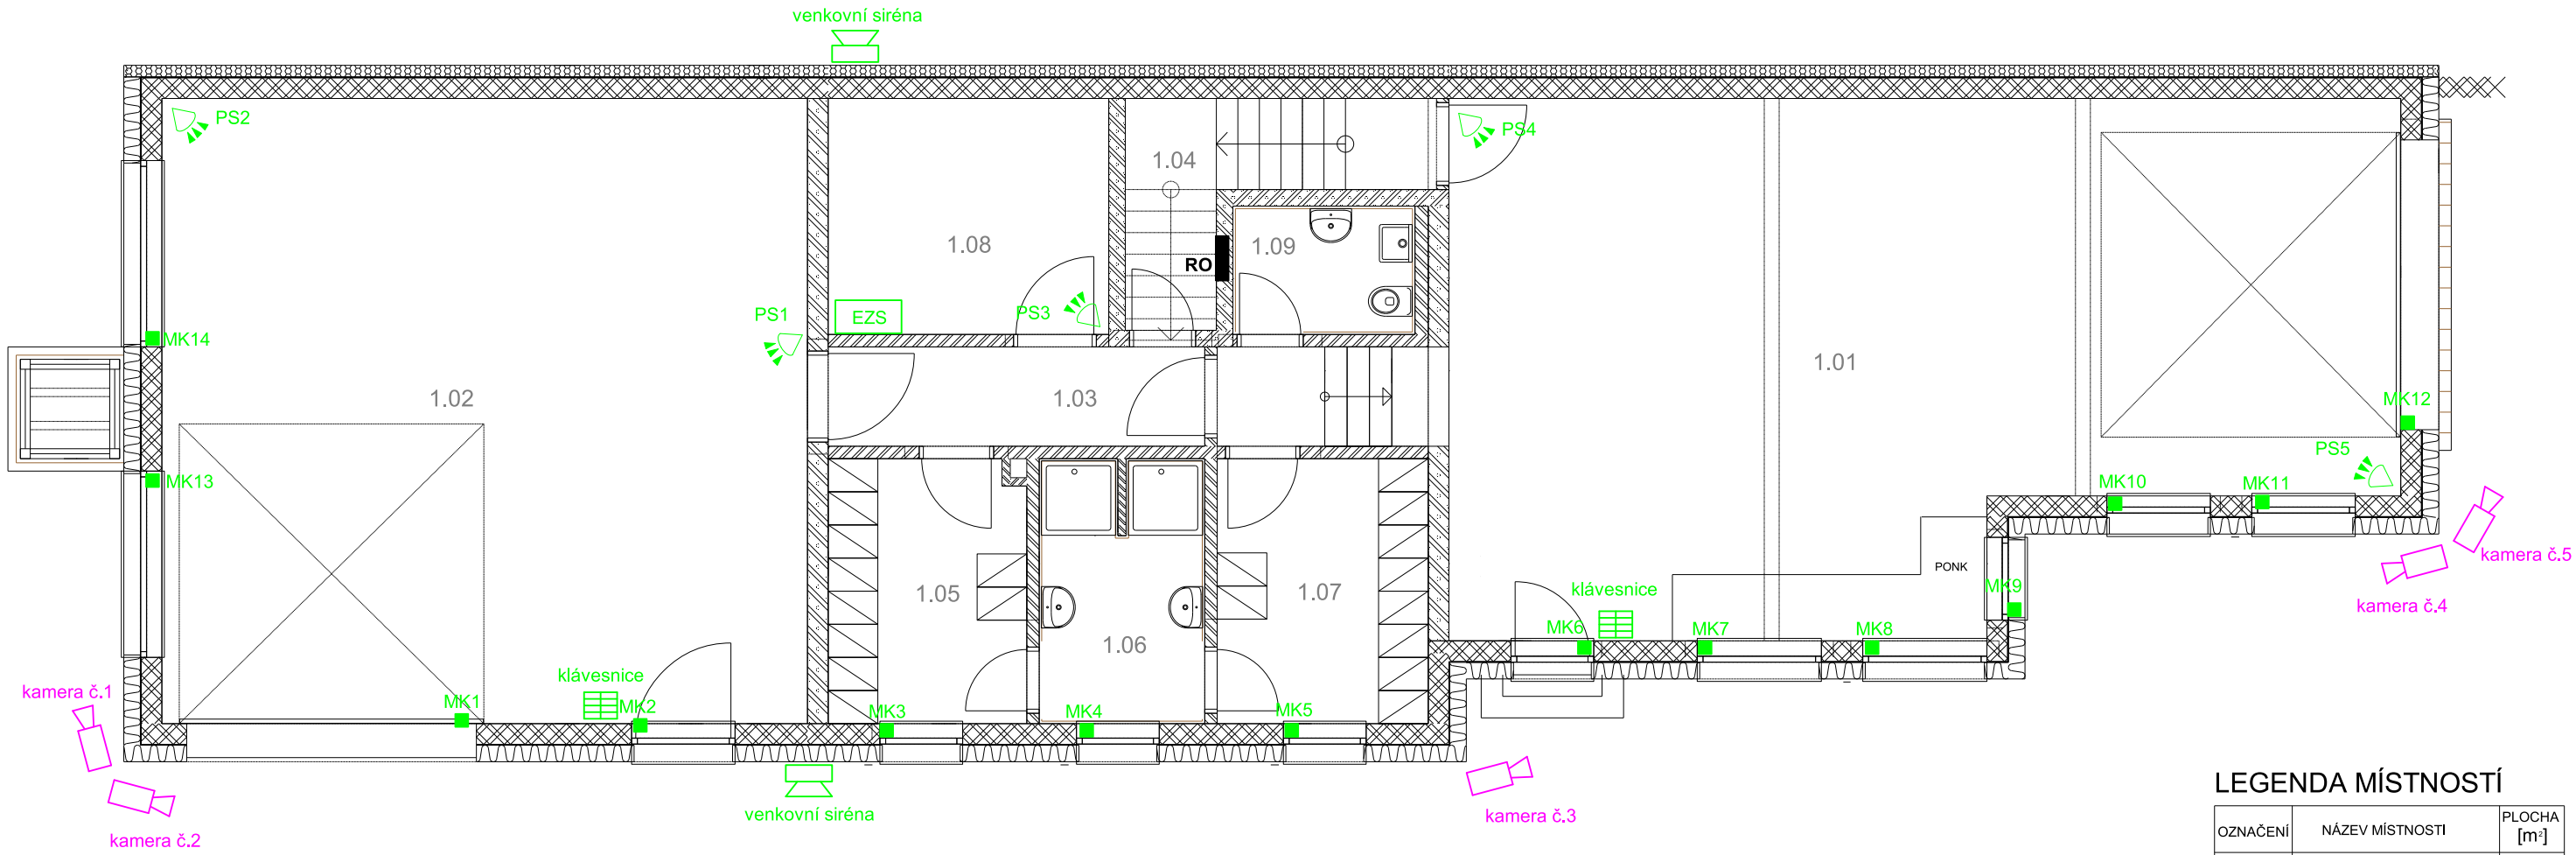


PŮDORYS 1.NP - EZS a kamerový systém  
Měřítko 1:80

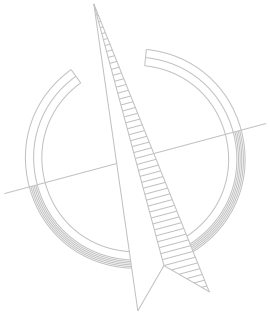

Jednotlivé kamery natáhnout samostatným kabelem UTP do rozvaděče RACK který je umístěný v technické místnosti č. 2.05 v 2.NP.

LEGENDA MÍSTNOSTÍ

OZNAČENÍ	NÁZEV MÍSTNOSTI	PLOCHA [m²]
1.01	Garáž 1	58.26
1.02	Garáž 2	58.89
1.03	Chodba	8.52
1.04	Technické zázemí	4.22
1.05	Šatna čistá	7.58
1.06	Sprchy	6.31
1.07	Šatna špinavá	8.16
1.08	Sklad	9.66
1.09	WC	3.41
1.10	Dílna	8.31

Legenda:

- venkovní kamera
- rozvaděč HDD kamery
- vnitřní pohybové čidlo
- klávesnice alarm
- MK magnet, kontakt
- EZS rozvaděč EZS
- venkovní siréna

Vnější vlivy: prostory uvnitř normální, vně objektu zvlášť nebezpečné dle ČSN 33 2000-3, ČSN 33 2000-5-51 a ČSN33 2000-4-41, ed.3 v umývacích prostorech dle ČSN 33 2000-7-701

Ochrana před nebezpečným dotykem dle ČSN 33 2000-4-41

živých částí	- izolací	čl.412.1
	- kryty nebo přepážkami	čl.412.2
	- doplňková proudovými chrániči	čl.412.5
neživých částí	- samočinným odpojením od zdroje	čl.413.1
	- hlavním pospojováním EP	čl.413.1.2.1
	- zvýšená	
	- doplňujícím pospojováním	čl.413.1.2.2
	- proudovými chrániči	čl.412.5

Napětová soustava 3x230/400 AC 50Hz TN-C-S

Ochrana neživých částí samočinným odpojením a chráničem

projektant		Martin Schejbal		Razítko <b>ELEKTRO SCHEJBAL, s.r.o.</b> <b>projekce-montáže-elektroinstalace</b> <b>Kocbeře 90 544 64</b> <b>IČO:07215878 mob.777 246 618</b>	
hl. projektant		Milan Schejbal			
Kraj: Královéhradecký Místo: Dolní Brusnice					
Investor	Obec Dolní Brusnice, Dolní Brusnice 17, 544 72			Číslo stavby	24/26
Stavba	<b>Dolní Brusnice, Přestavba stávající garáže pro požární techniku na požární zbrojnici</b>			Datum	03/24
				Archiv.číslo	24/26
Obsah výkresu		<b>EZS a kamerový systém</b>		Měřítko 1:80	výkres <b>D.1.4.3.k</b>