
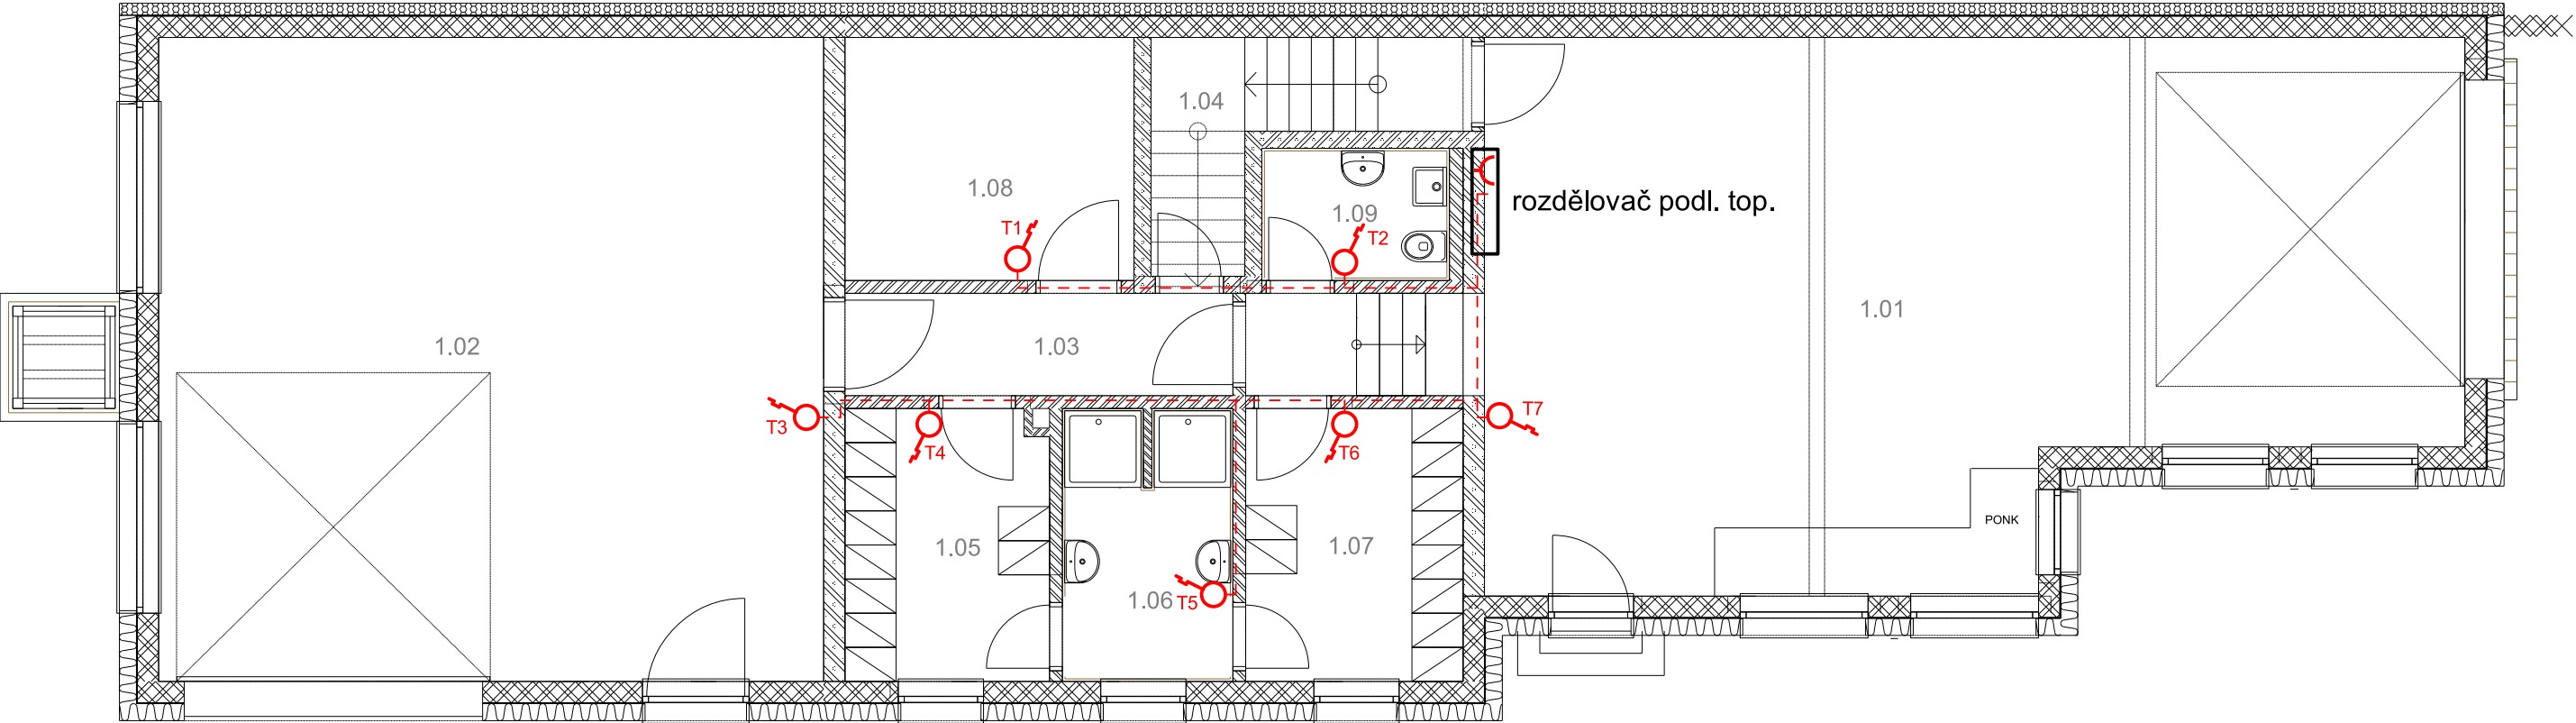


PŮDORYS 1.NP - Elektroinstalace topení  
Měřítko 1:80

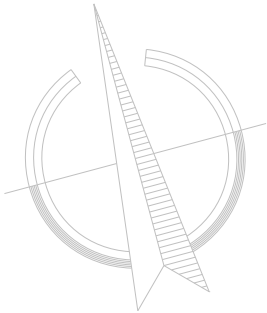

Legenda:

- zásuvka 230V jednoduchá
- termostat topení
- CYKY 5x1,5C

LEGENDA MÍSTNOSTÍ

OZNAČENÍ	NÁZEV MÍSTNOSTI	PLOCHA [m²]
1.01	Garáž 1	58.26
1.02	Garáž 2	58.89
1.03	Chodba	8.52
1.04	Technické zazemí	4.22
1.05	Šatna čistá	7.58
1.06	Sprchy	6.31
1.07	Šatna špinavá	8.16
1.08	Sklad	9.66
1.09	WC	3.41
1.10	Dílna	8.31

Vnější vlivy: prostory uvnitř normální, vně objektu zvlášť nebezpečné dle ČSN 33 2000-3, ČSN 33 2000-5-51 a ČSN33 2000-4-41, ed.3  
v umývacích prostorech dle ČSN 33 2000-7-701

- Ochrana před nebezpečným dotykem dle ČSN 33 2000-4-41
- |                |                                  |              |
|----------------|----------------------------------|--------------|
| živých částí   | - izolací                        | čl.412.1     |
|                | - kryty nebo přepážkami          | čl.412.2     |
|                | - doplňková proudovými chrániči  | čl.412.5     |
| neživých částí | - samočinným odpojením od zdroje | čl.413.1     |
|                | - hlavním pospojováním EP        | čl.413.1.2.1 |
|                | - zvýšená                        |              |
|                | - doplňujícím pospojováním       | čl.413.1.2.2 |
|                | - proudovými chrániči            | čl.412.5     |

Napětová soustava 3x230/400 AC 50Hz TN-C-S  
Ochrana neživých částí samočinným odpojením a chráničem

projektant	Martin Schejbal	Razítko <b>ELEKTRO SCHEJBAL, s.r.o.</b> <b>projekce-montáže-elektroinstalace</b> <b>Kocbeře 90 544 64</b> <b>IČO:07215878 mob.777 246 618</b>	
hl. projektant	Milan Schejbal		
Kraj: Královéhradecký Místo: Dolní Brusnice			
Investor	Obec Dolní Brusnice, Dolní Brusnice 17, 544 72	Číslo stavby	24/26
Stavba	<b>Dolní Brusnice, Přestavba stávající garáže pro požární techniku na požární zbrojnici</b>	Datum	03/24
		Archiv.číslo	24/26
Obsah výkresu	<b>Elektroinstalace topení - 1.NP</b>	Měřítko 1:80	výkres <b>D.1.4.3.I</b>