


POZN.:

SOUČÁSTÍ DODÁVKY STŘEŠNÍ KRYTINY JE VEŠKERÉ PŘÍSLUŠENSTVÍ KRYTINY - HŘEBENÁČE, DRŽÁKY HROMOSVODU, PRŮCHODKY POTRUBÍ ZT, VENTILAČNÍ TVAROVKY, TĚSNÍCÍ PÁSY HŘEBENE A NÁROŽÍ, VĚTRACÍ OKAPNÍ PÁSY, SVĚRKY A PŘÍCHYTKY.

VEŠKERÉ OPLECHOVÁNÍ BUDE PROVEDENO DLE ČSN 73 3610 V BEZÚDRŽBOVÉM PROVEDENÍ Z PLECHŮ S POVRCHOVOU ÚPRAVOU ZPV/PP, JEDNÁ SE O: OKAPNÍČKY, PODOKAPNÍ ŽLABY(PŮLKRUHOVÉ), ŽLABOVÉ HÁKY, ČELA, KOTLÍKY, KOLENA, MEZIKUSY, ODPADOVÉ ROURY VČETNĚ OBJÍMEK, LAPAČŮ A SPODNÍCH DÍLŮ.

V PROJEKTU JSOU NAVRŽENY KERAMICKÉ TAŠKY - TYP TAŠEK BUDE UPŘESNĚN VE SPOLUPRÁCI S DODAVATELSKOU FIRMOU A ODSOUHLASEN STAVEBNÍKEM.

HROMOSVOD VIZ PD ELEKTRO.

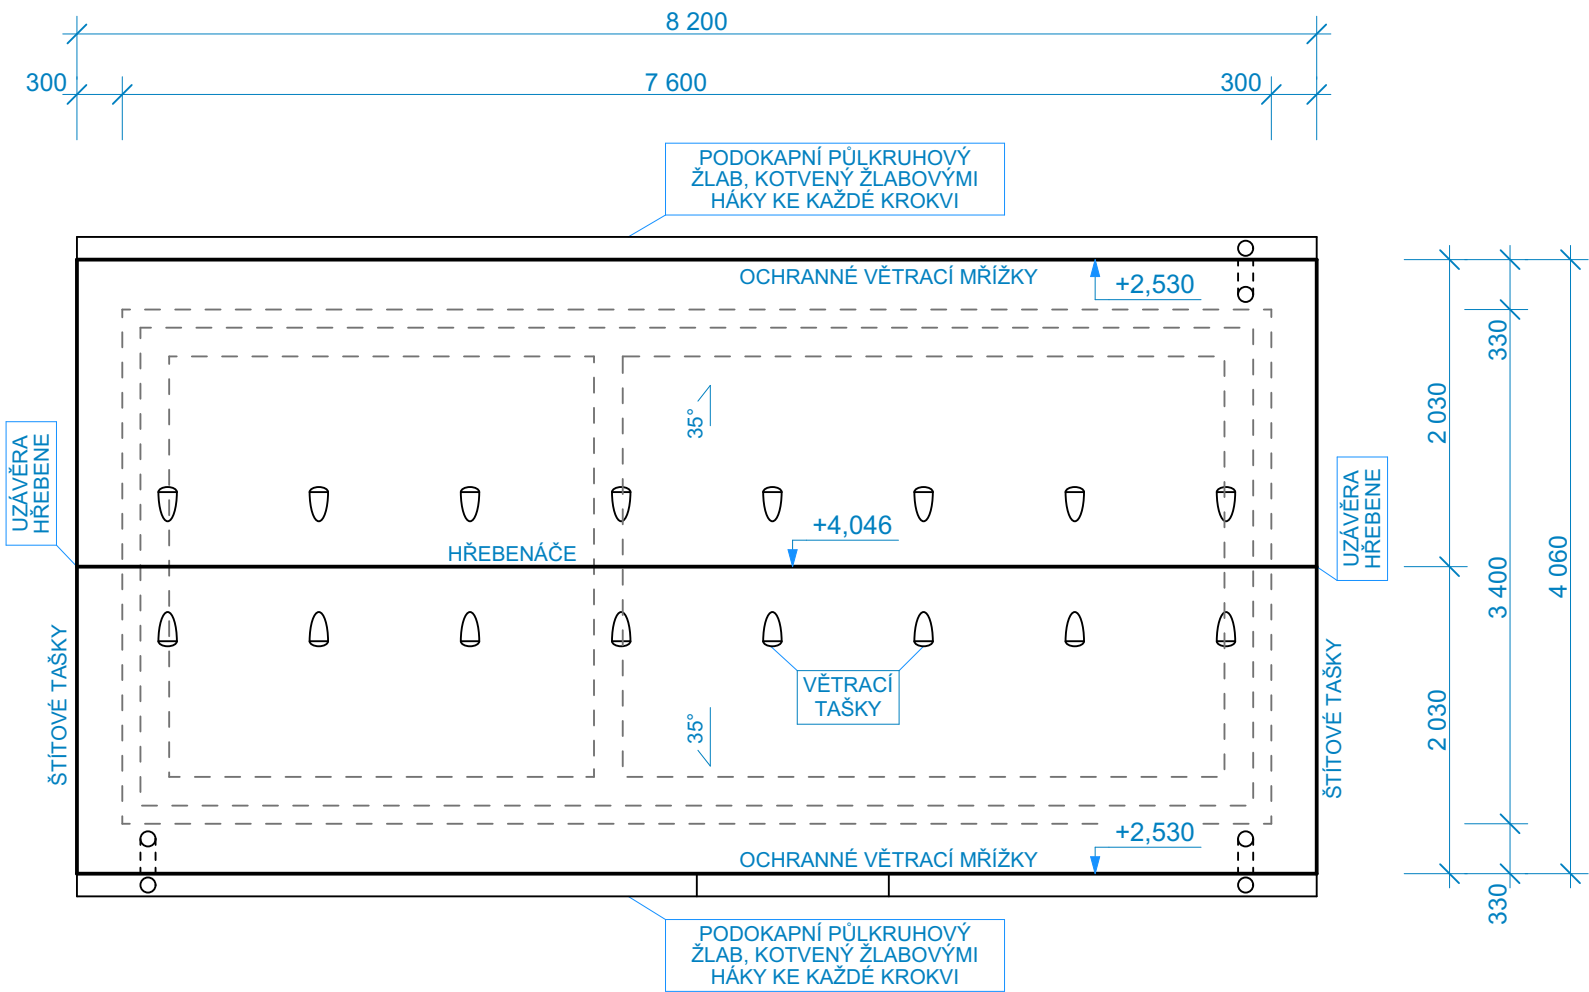

±0,000 (H. H. PREFA STROPNÍ DESKY) 220,48 m.n.m. Bpv
PODLAHA PROVOZNÍ BUDOVY (+0,100) 220,58 m.n.m. Bpv
KÓTOVÁNO V KOORDINAČNÍCH ROZMĚRECH BEZ POVRCHOVÝCH ÚPRAV

Vypracoval	Kontroloval, HIP	Zodp. proj.	PROIS a.s., Veverkova 1343, 500 02 HK DIČ : CZ 25943022 e-mail : rkloucek@seznam.cz	
Ing. Jiří Rejthárek	Ing. Roman Klouček	Ing. Jiří Rejthárek		
Kraj : Královéhradecký		Obec : Zliv		
Investor : Město Libáň, Nám. Svobody 360, Libáň 507 23			Stupeň	DPS
Akce : KANALIZACE A ČOV ZLIV D-1.1 ARCHITEKTONICKO-STAVEBNÍ ŘEŠENÍ ČOV			Datum	05/2024
			Formát	2 x A4
			Zak. číslo	
Obsah : PŮDORYS STŘECHY			Měřítko : 1:50	Číslo přílohy : D-1.1.b.06