


PŮDORYS 1.NP M 1:50

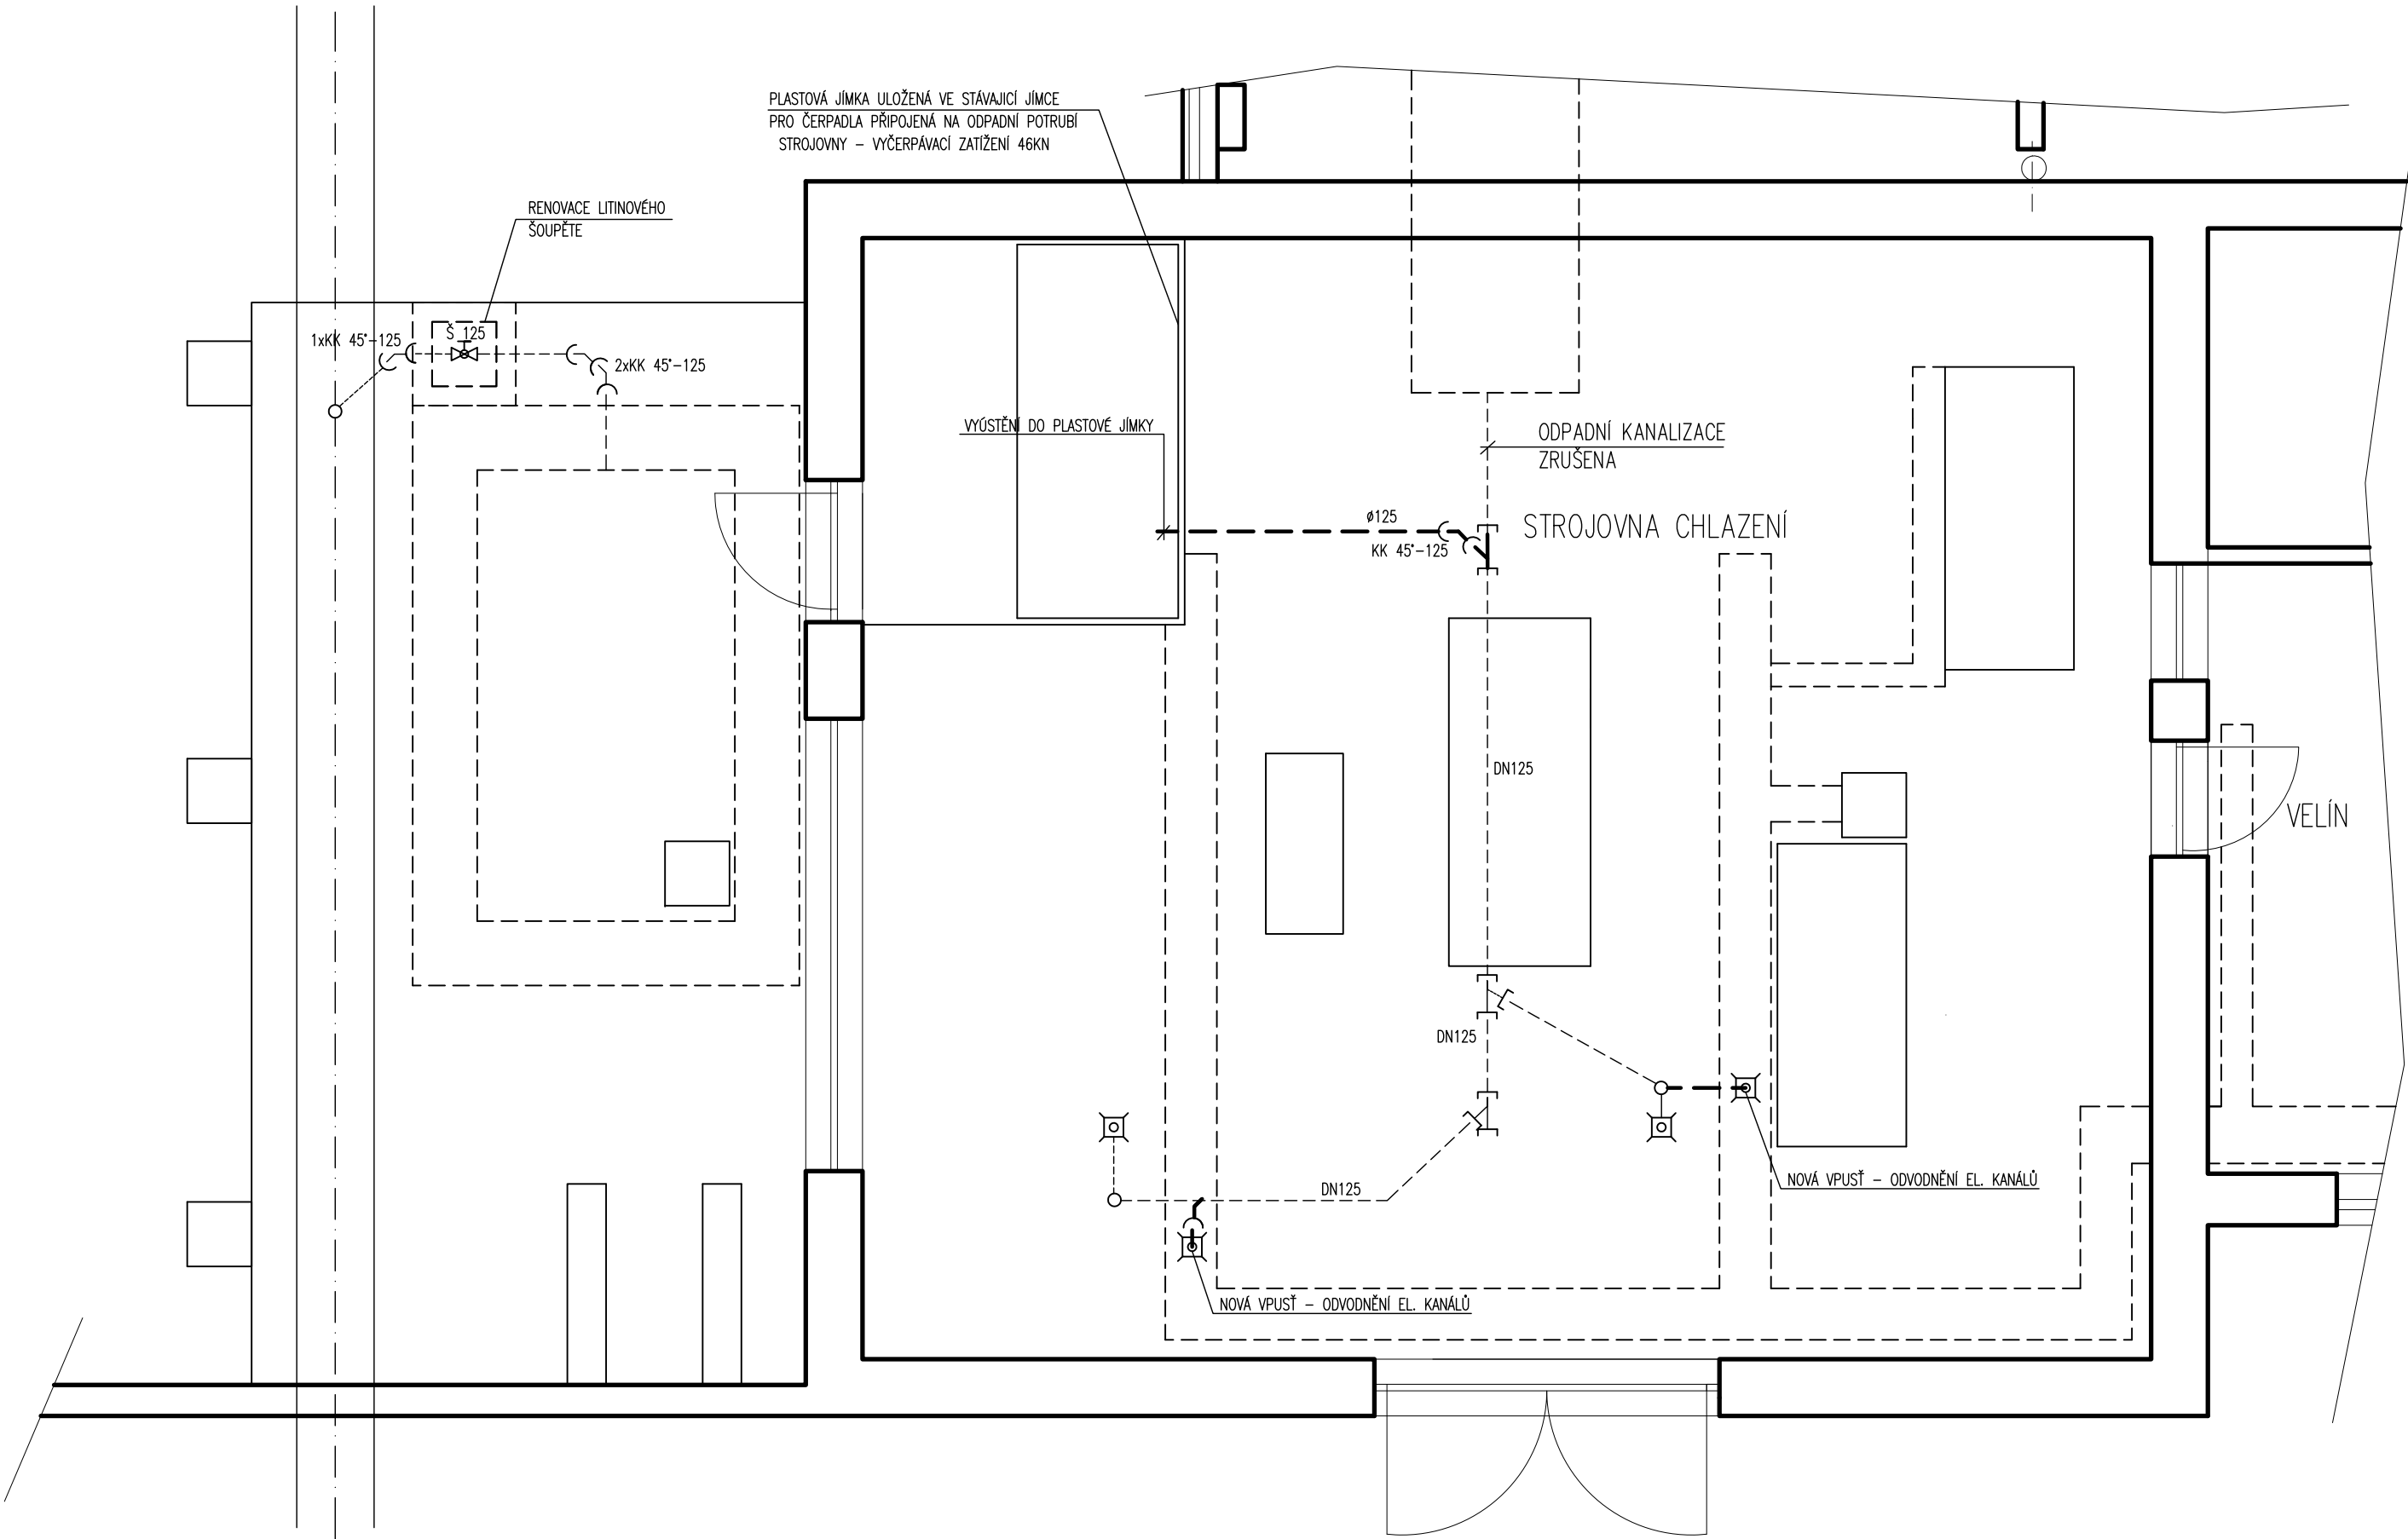

LEGENDA:

- NOVÉ POTRUBÍ PVC
- STÁVAJÍCÍ POTRUBÍ KAMENINA

investor: TJ BRUSLAŘSKÝ KLUB NOVÁ PAKA
HAVLOVA 1795, 509 01 NOVÁ PAKA

akce: **MODERNIZACE TECHNOLOGIE
CHLAZENÍ ZS NOVÁ PAKA**

místo stavby: Č.P. 1795, K.Ú. NOVÁ PAKA

stupeň dokumentace: DODAVATELSKÁ PD

vypracoval: ING.ARCH. MARTIN DOUBEK

BC. JOSEF BERGR

zodpovědný projektant: ING.ARCH. MARTIN DOUBEK

část: STAVEBNÍ ÚPRAVY

obsah:

NÁVRH - KANALIZACE

datum: 9/2013 měřítko: 1:50