




PŮDORYS – STROJNÍ ČÁST – VÍKO

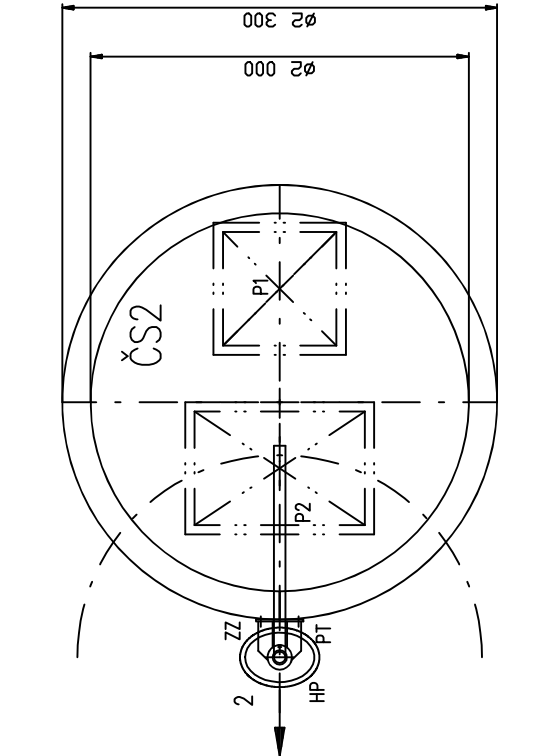

PŮDORYS – STROJNÍ ČÁST – JÍMKA

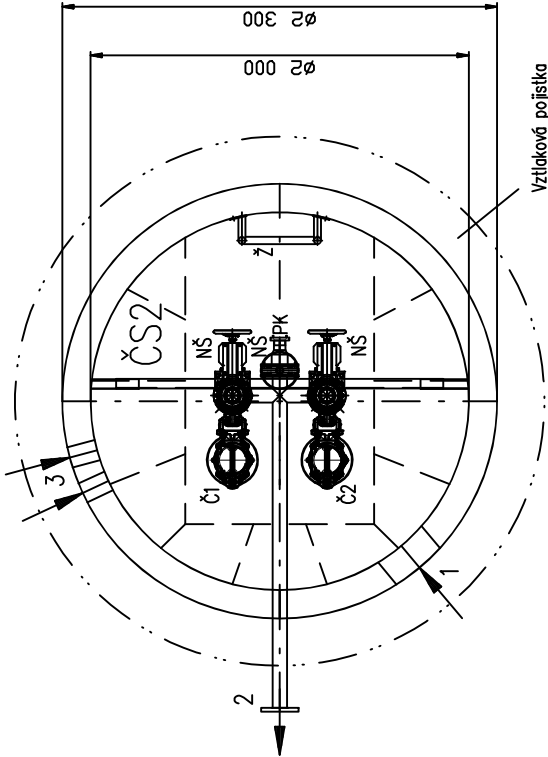


PŮDORYS – STROJNÍ ČÁST

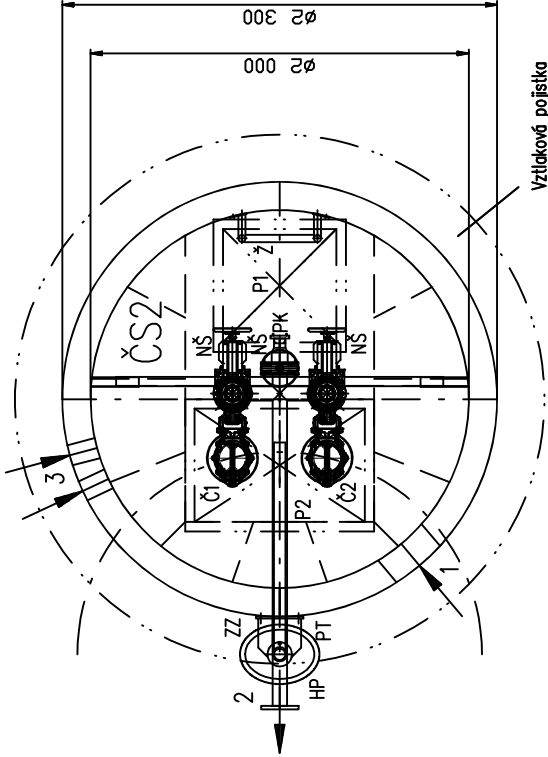

LEGENDA STROJŮ A ZAŘÍZENÍ:

- ČS2 čerpací stanice
  - č.1,2 ponorné čerpadlo
  - VT vodící tyče čerpadla
  - D držák vodících tyčí
  - ž žebřík
  - P1 poklop 600x600
  - P2 poklop 600x900
  - ZK zpětná klapka
  - NŠ nožové šoupě
  - PK proplachovací koncovka výtlaku
  - PT patka zvedacího zařízení
  - HP hydrantový poklop (dodávka stávající)
  - ZZ zvedací zařízení čerpadel
- LEGENDA PROPOJOVACÍCH POTRUBÍ:
- 1 DN300 nátok odp. vod do ČS2 – stoka "C"
  - 2 DN65 výtlak "V2" z ČS2 – za hranou jímky napojení na PE 75x6,8mm SDR11
  - 3 2xDN100 kabely – elektro ČS2

Hlavní projektant	Vypracoval	Kreslil	REC.ing. spol. s r. o. Realizační a projektční společnost Pod Výrovem 1061 549 01 Nové Město nad Metují tel./fax: 491 421 683, 491 426 911
PROIS, a.s.	Ing. Milan Zítka	Martin Krpálek	
Investor	Město Libáň, nám. Svobody 36, 507 23 Libáň		
Místo	Libáň, kraj Královéhradecký		
Akce	DOSTAVBA KANALIZACE ZLIV		
D – 2. TECHNICKÉ A TECHNOLOGICKÉ ZAŘÍZENÍ			Měřítko 1:40
Část dokumentace dPS 02.1 STROJNÍ ČÁST			Datum 10/2023
Půdorysy technologie ČS2			Stupeň DSP+DPS
			Příloha Paré
			dPS 02.1.04
Tato dokumentace včetně všech příloh je duševním vlastnictvím společnosti REC.ing. spol. s r.o.. Jiné osoby (jak fyzické, tak právnické) nejsou bez předchozího výslovného souhlasu oprávněny tuto dokumentaci ani její části jakkoli využívat, kopírovat (ani jiným způsobem rozmnožovat) nebo zpřístupnit dalším osobám. Tato dokumentace slouží pouze k stavebnímu povolení a provedení stavby a neslouží k realizaci stavby.			

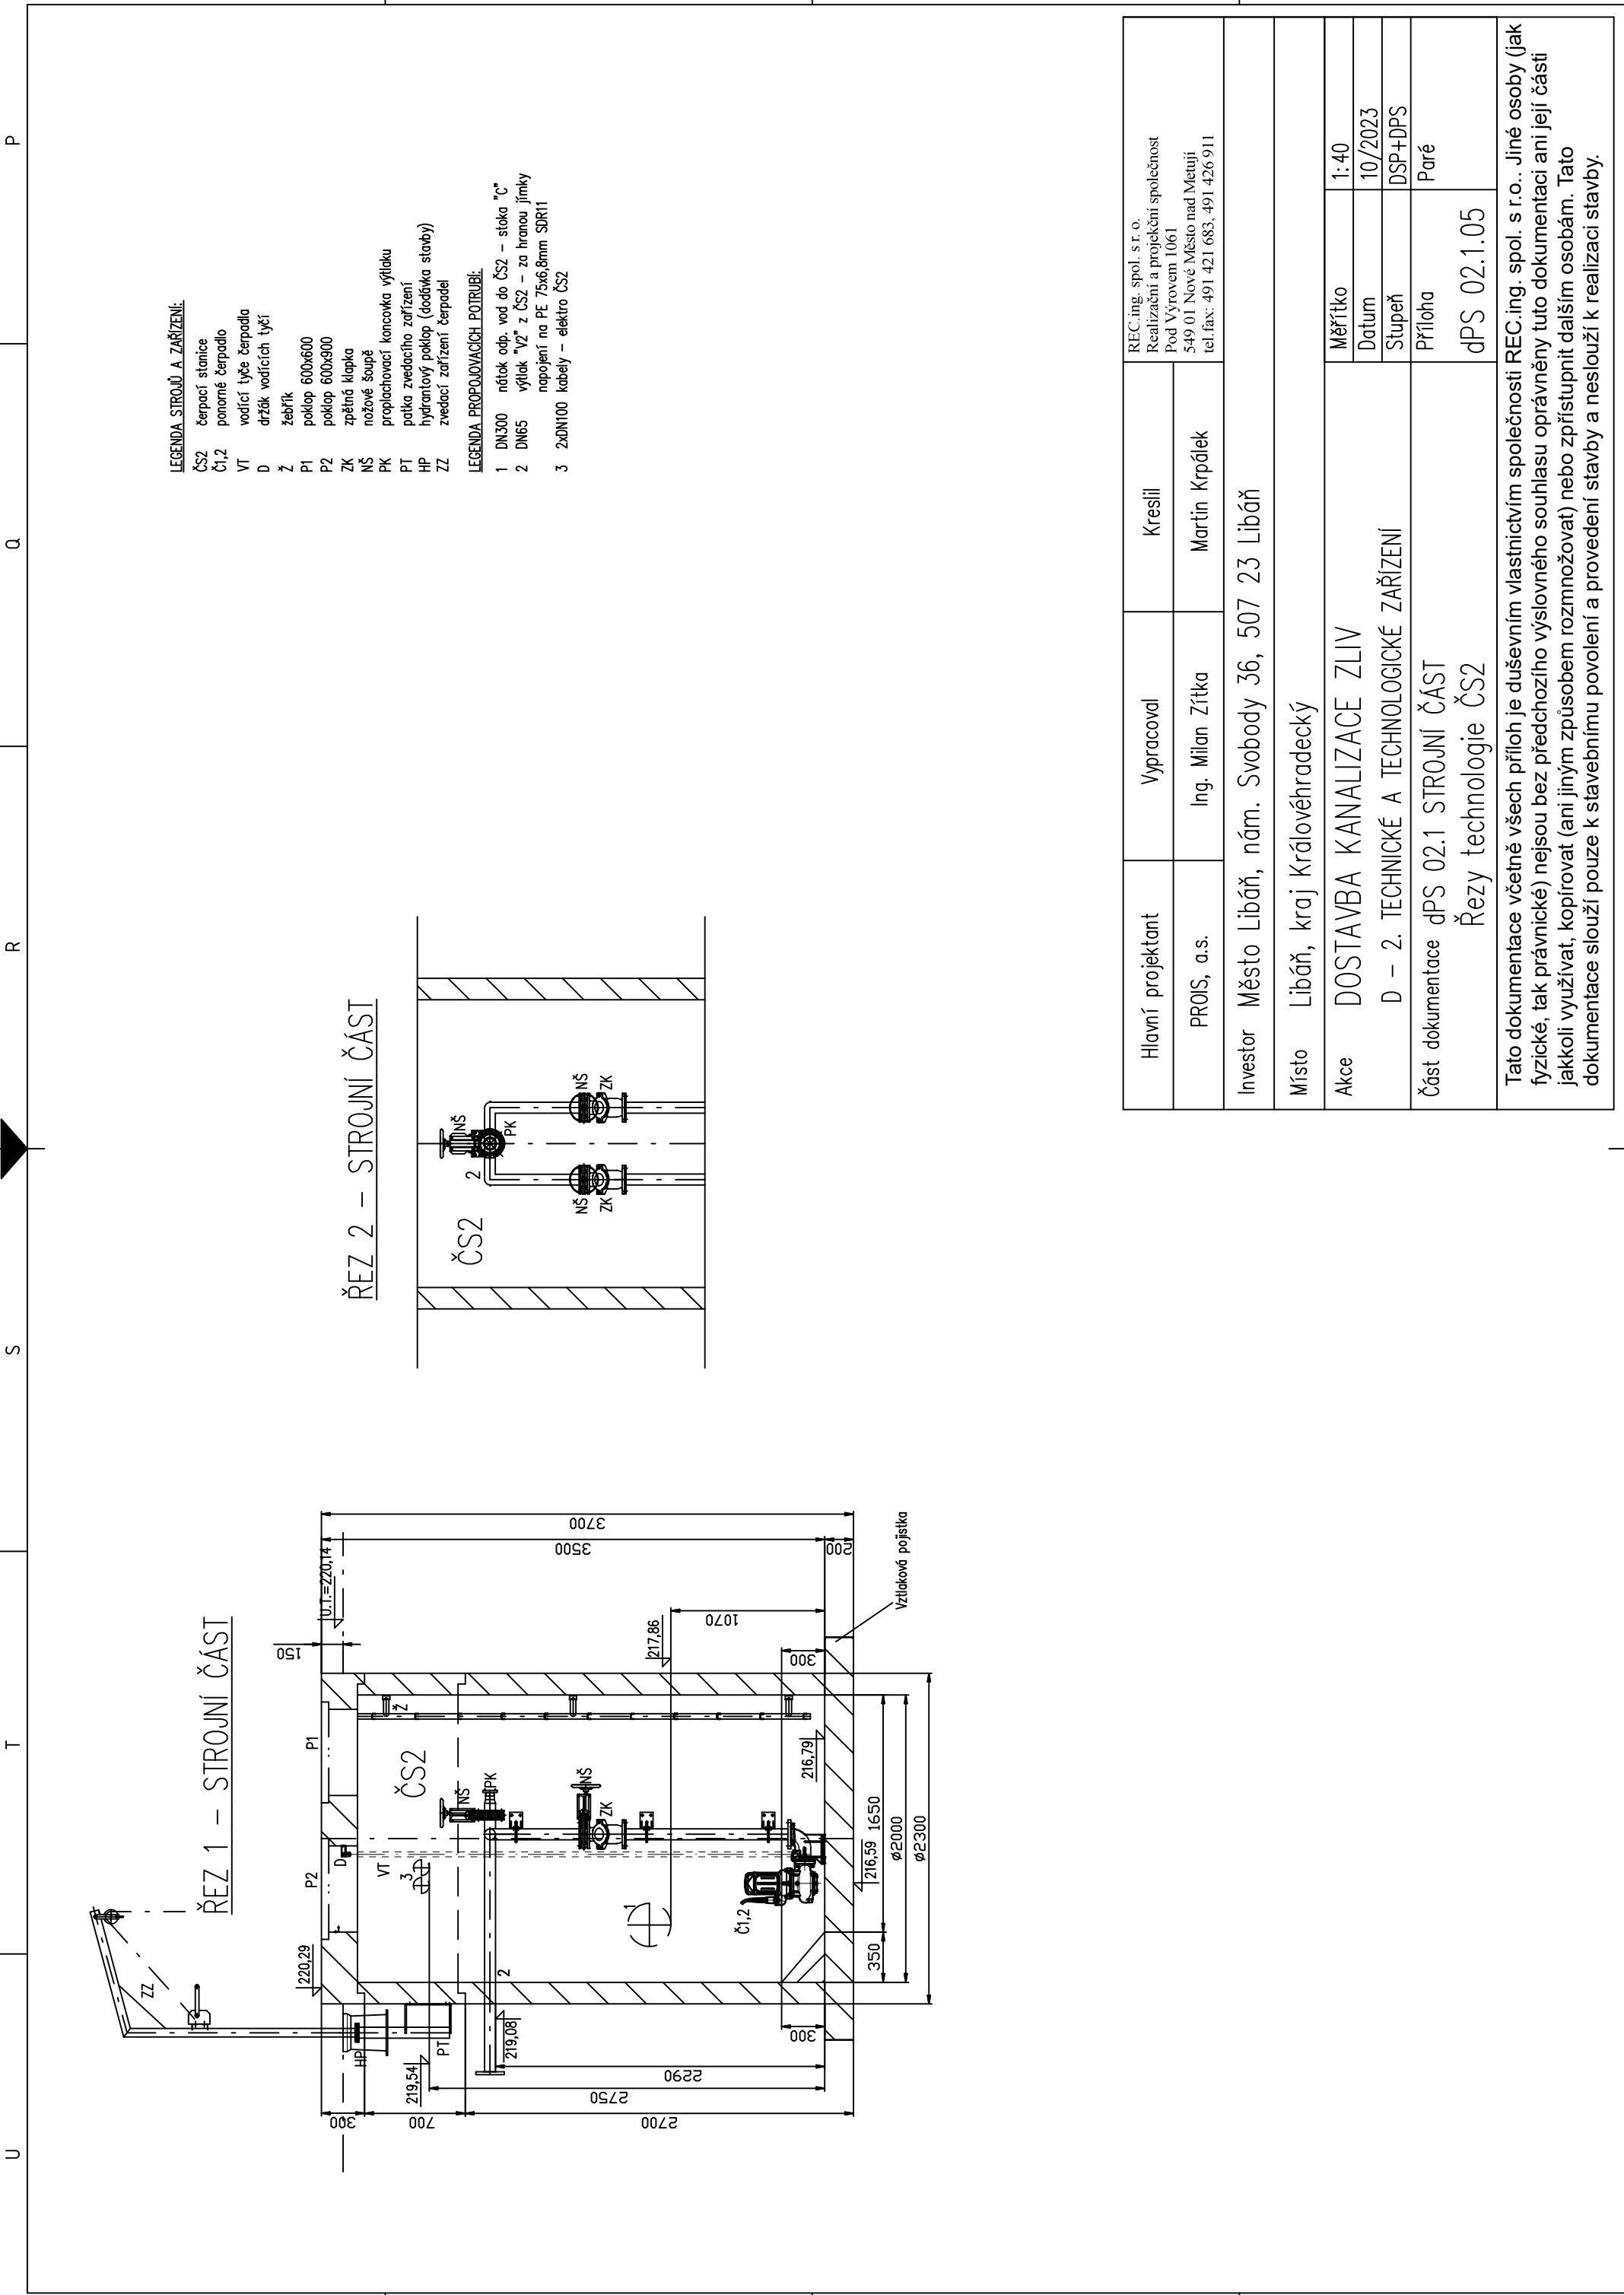

LEGENDA STROJŮ A ZAŘÍZENÍ:

- ČS2 čerpací stanice
- Č1,2 ponorné čerpadlo
- VT vodící tyče čerpadla
- D držák vodících tyčí
- Ž žebřík
- P1 poklop 600x600
- P2 poklop 600x900
- ZK zpětná klapka
- NŠ nožové šoupě
- PK proplochovací koncovka výtoku
- PT patka zvedacího zařízení
- HP hydrantový poklop (dodávka stavby)
- ZZ zvedací zařízení čerpadel


LEGENDA PROPOJOVACÍCH POTRUBÍ:

- 1 DN300 nátok odp. vod do ČS2 – stoka "C"
- 2 DN65 výtlok "V2" z ČS2 – za hranou jímky
- 3 2xDN100 kabely – elektro ČS2


Hlavní projektant		Vypracoval	Kreslil	REC.ing. spol. s r. o. Realizační a projektční společnost Pod Výrovem 1061 549 01 Nové Město nad Metují tel./fax: 491 421 683, 491 426 911
PROIS, a.s.		Ing. Milan Zítka	Martin Krpálek	
Investor Město Libáň, nám. Svobody 36, 507 23 Libáň				
Místo Libáň, kraj Královéhradecký				
Akce DOSTAVBA KANALIZACE ZLIV D – 2. TECHNICKÉ A TECHNOLOGICKÉ ZAŘÍZENÍ		Měřítko 1:40		
		Datum 10/2023		
		Stupeň DSP+DPS		
Část dokumentace dPS 02.1 STROJNÍ ČÁST Řezy technologie ČS2		Příloha Paré		
		dPS 02.1.05		
Tato dokumentace včetně všech příloh je duševním vlastnictvím společnosti REC.ing. spol. s r.o.. Jiné osoby (jak fyzické, tak právnické) nejsou bez předchozího výslovného souhlasu oprávněny tuto dokumentaci ani její části jakkoli využívat, kopírovat (ani jiným způsobem rozmnožovat) nebo zpřístupnit dalším osobám. Tato dokumentace slouží pouze k stavebnímu povolení a provedení stavby a neslouží k realizaci stavby.				




PŮDORYS – STROJNÍ ČÁST – VÍKO

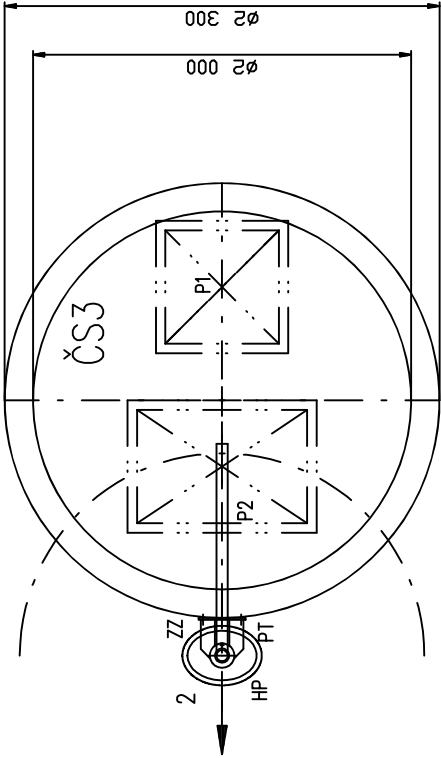

PŮDORYS – STROJNÍ ČÁST – JÍMKA

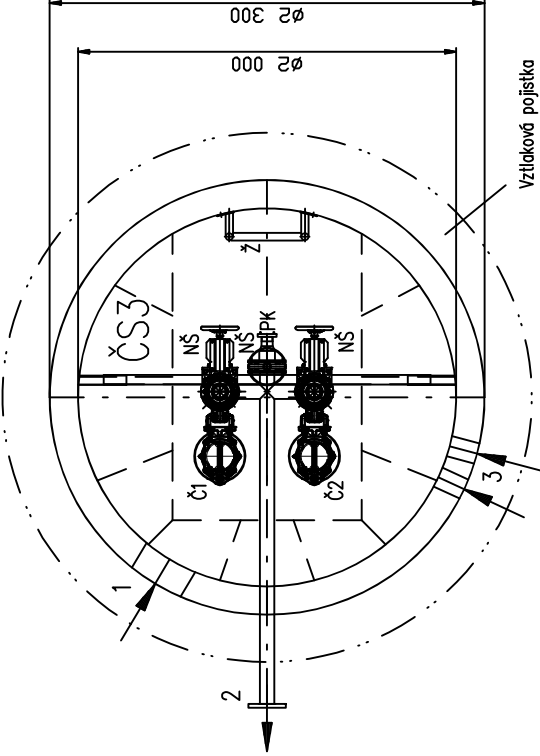



PŮDORYS – STROJNÍ ČÁST

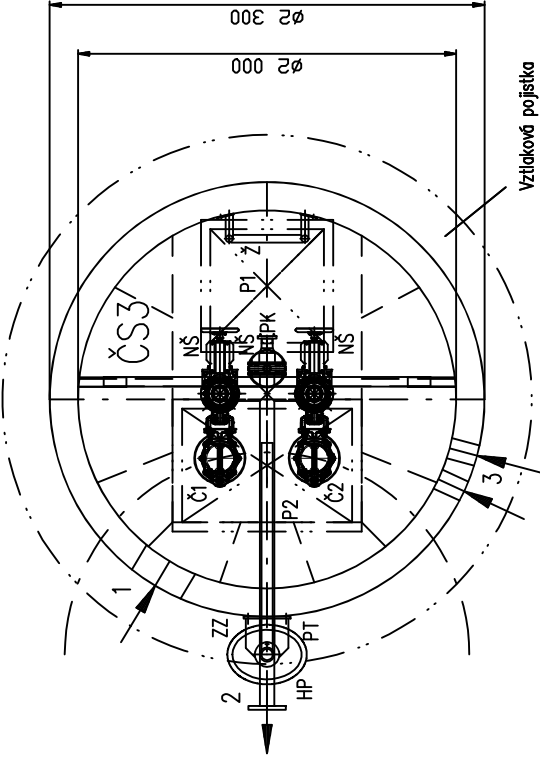

LEGENDA STROJŮ A ZAŘÍZENÍ:

- ČS3 čerpací stanice  
Č1,2 ponorné čerpadlo  
VT vodicí tyče čerpadla  
D držák vodicích tyčí  
Z žebřík  
P1 poklop 600x600  
P2 poklop 600x900  
ZK zapínací klapka  
NŠ nožové šoupě  
PK propojovací koncovka výtlaku  
PT potka zvedacího zařízení  
HP hydrantový poklop (tádávka stavby)  
ZZ zvedací zařízení čerpadel
- LEGENDA PROPOJOVACÍCH POTRUBÍ:  
1 DN300 nátok odp. vod do ČS3 – stoka "D"  
2 DN65 výtlak "V3" z ČS3 – za hranou jímky napojení na PE 75x6,8mm SDR11  
3 2xDN100 kabely – elektro ČS3

Hlavní projektant		Vypracoval	Kreslil	REC.ing. spol. s r. o. Realizační a projektční společnost Pod Výrovem 1061 549 01 Nové Město nad Metují tel./fax: 491 421 683, 491 426 911
PROIS, a.s.		Ing. Milan Zítka	Martin Krpálek	
Investor Město Libáň, nám. Svobody 36, 507 23 Libáň				
Místo Libáň, kraj Královéhradecký				
Akce	DOSTAVBA KANALIZACE ZLIV			Měřítko 1:40
	D – 2. TECHNICKÉ A TECHNOLOGICKÉ ZAŘÍZENÍ			Datum 10/2023
				Stupeň DSP+DPS
Část dokumentace dPS 02.1 STROJNÍ ČÁST			Příloha	Paré
Půdorysy technologie ČS3			dPS 02.1.07	
Tato dokumentace včetně všech příloh je duševním vlastnictvím společnosti REC.ing. spol. s r.o.. Jiné osoby (jak fyzické, tak právnické) nejsou bez předchozího výslovného souhlasu oprávněny tuto dokumentaci ani její části jakkoli využívat, kopírovat (ani jiným způsobem rozmnožovat) nebo zpřístupnit dalším osobám. Tato dokumentace slouží pouze k stavebnímu povolení a provedení stavby a neslouží k realizaci stavby.				

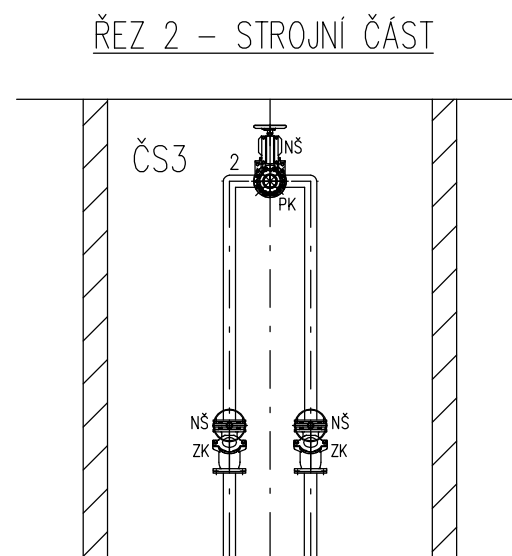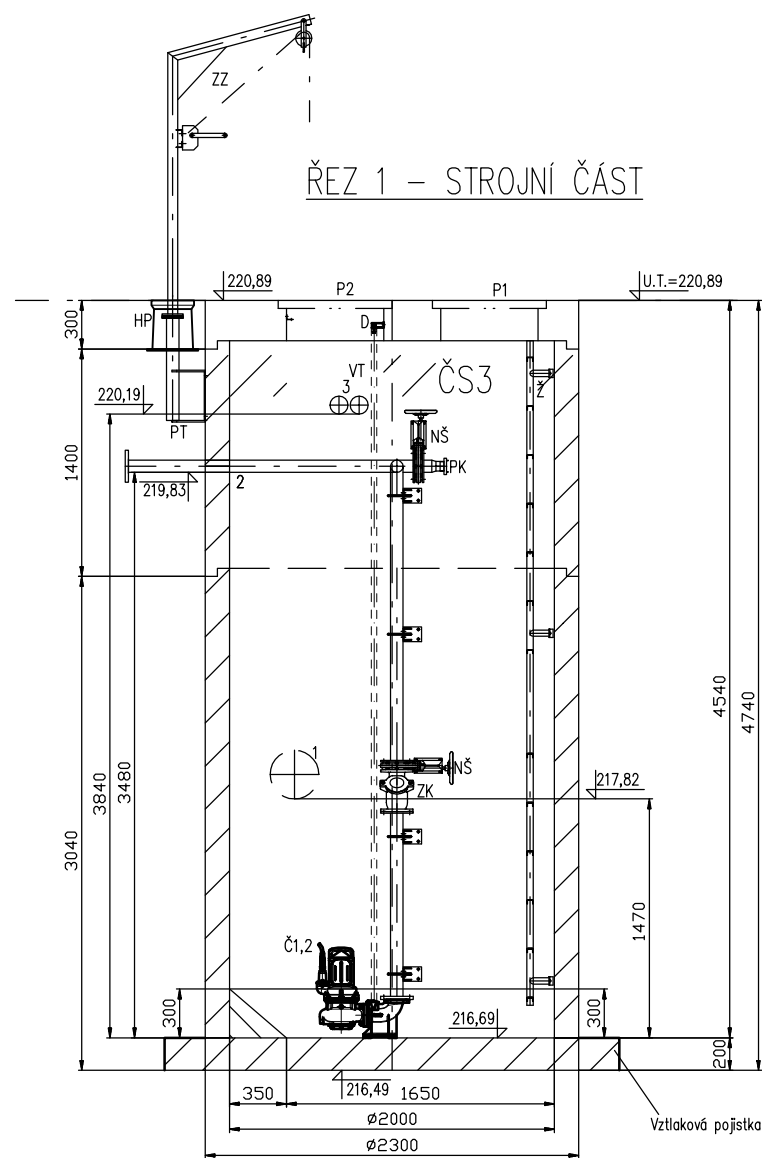

LEGENDA STROJŮ A ZAŘÍZENÍ:


- ČS3 čerpací stanice  
Č1,2 ponorné čerpadlo  
VT vodící tyče čerpadla  
D držák vodících tyčí  
Ž žebřík  
P1 poklop 600x600  
P2 poklop 600x900  
ZK zpětná klapka  
NŠ nožové šoupě  
PK proplachovací koncovka výtaku  
PT patka zvedacího zařízení  
HP hydrantový poklop (dodávka stavby)  
ZZ zvedací zařízení čerpadel

LEGENDA PROPOJOVACÍCH POTRUBÍ:

- 1 DN300 nátok odp. vod do ČS3 – stoka "D"  
2 DN65 výtak "V3" z ČS3 – za hranou jímky  
napojení na PE 75x6,8mm SDR11  
3 2xDN100 kabely – elektro ČS3

Hlavní projektant	Vypracoval	Kreslil	REC.ing. spol. s r. o. Realizační a projekční společnost Pod Výrovem 1061 549 01 Nové Město nad Metují tel.fax: 491 421 683, 491 426 911	
PROIS, a.s.	Ing. Milan Zítka	Martin Krpálek		
Investor	Město Libáň, nám. Svobody 36, 507 23 Libáň			
Místo	Libáň, kraj Královéhradecký			
Akce	DOSTAVBA KANALIZACE ZLIV D – 2. TECHNICKÉ A TECHNOLOGICKÉ ZAŘÍZENÍ		Měřítko	1:40
			Datum	10/2023
			Stupeň	DSP+DPS
Část dokumentace	dPS 02.1 STROJNÍ ČÁST Řezy technologie ČS3		Příloha	Paré
			dPS 02.1.08	
Tato dokumentace včetně všech příloh je duševním vlastnictvím společnosti REC.ing. spol. s r.o.. Jiné osoby (jak fyzické, tak právnické) nejsou bez předchozího výslovného souhlasu oprávněny tuto dokumentaci ani její části jakkoli využívat, kopírovat (ani jiným způsobem rozmnožovat) nebo zpřístupnit dalším osobám. Tato dokumentace slouží pouze k stavebnímu povolení a provedení stavby a neslouží k realizaci stavby.				


PŮDORYS – TVAR JIMKY – VÍKO

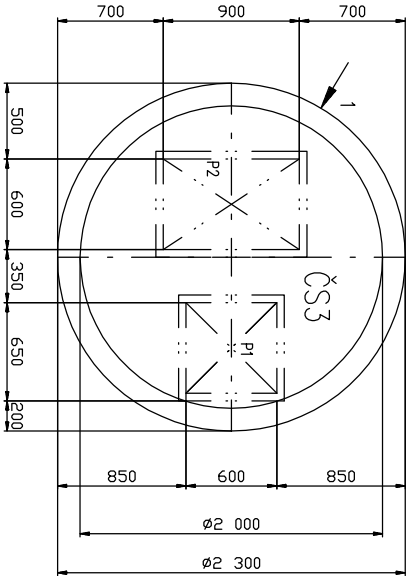


- LEGENDA STROJŮ A ZAŘÍZENÍ:
- ČS3 čerpadí stanice
  - P1 poklop 600x600
  - P2 poklop 600x300

- LEGENDA PROPOROVACÍCH POTRUBÍ:
- 1 DN300 nátok odp. vod do ČS3 – sítka "0"
  - 2 DN65 výtlak "V3" z ČS3 – za hranou jímky napojení na PE 75x6,8mm SDR11
  - 3 2xDN100 kabely – elektro ČS3

ŘEZ – TVAR JIMKY

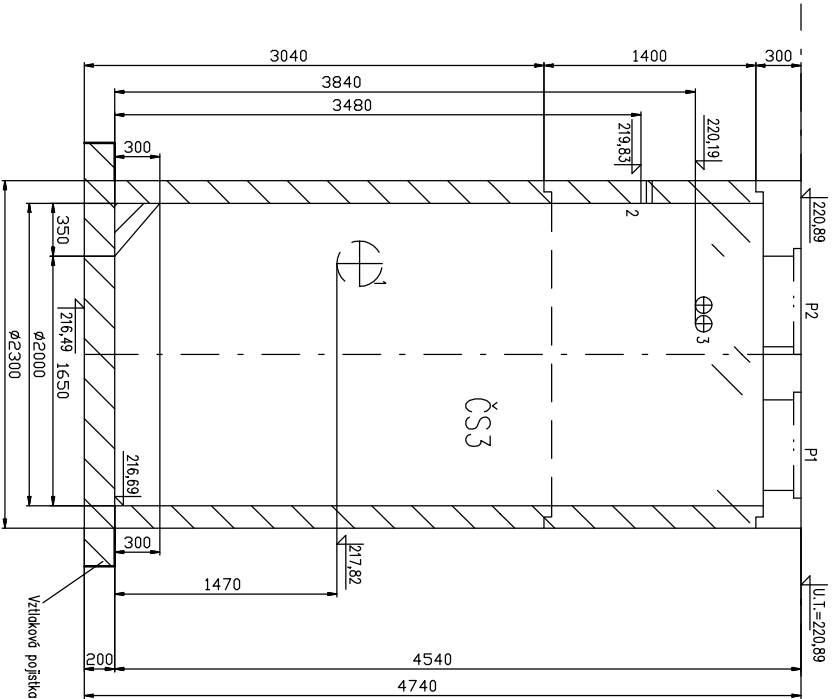

PŮDORYS – TVAR – JÍMKA

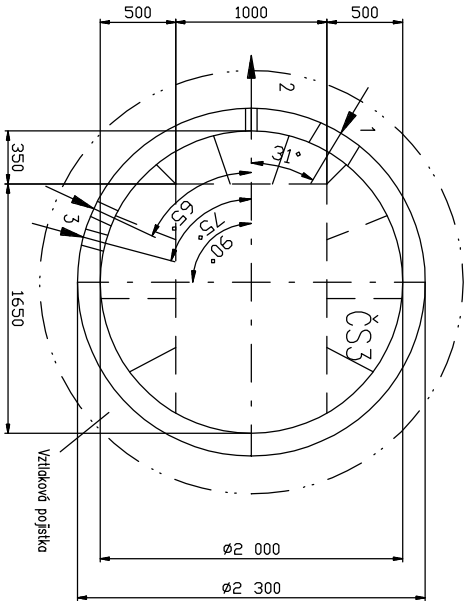

Hlavní projektant	Vypracoval	Kreslil	REC.ing. spol. s r. o. Realizace a projektování společností Pod Větrcem 1061 549 01 Nové Město nad Metují tel./fax: 491 421 683, 491 426 911	
PROIS, a.s.	Ing. Milan Zítka	Martin Krpálek		
Investor	Město Libáň, nám. Svobody 36, 507 23 Libáň			
Místo	Libáň, kraj Královéhradecký			
Akce	DOSTAVBA KANALIZACE ZLIV		Měřítko	1:50
	D – 2. TECHNICKÉ A TECHNOLOGICKÉ ZAŘÍZENÍ		Datum	10/2023
Část dokumentace	dPS 02.1 STROJNÍ ČÁST		Stupeň	DSP+DPS
	Tvary nádrží ČS3		Příloha	Paré
			dPS 02.1.09	
Tato dokumentace včetně všech příloh je duševním vlastnictvím společnosti REC.ing. spol. s r.o.. Jiné osoby (jak fyzické, tak právnické) nejsou bez předchozího výslovného souhlasu oprávněny tuto dokumentaci ani její části jakkoli využívat, kopírovat (ani jiným způsobem rozmnožovat) nebo zpřístupnit dalším osobám. Tato dokumentace slouží pouze k stavebnímu povolení a provedení stavby a neslouží k realizaci stavby.				