

Václav Zídka
Kramolna č.p. 186
54701 Kramolna

naše značka
5001579043

vyřizuje
Pavel Franc

datum
22.09.2017

Věc:

Přístřešek pro kontejnery_ Lhotky_ 191

K.ú. - p.č.: Lhotky

Stavebník: Václav Zídka , Kramolna č.p. 186 , 54701 Kramolna

Účel stanoviska: Povolení stavby - nevyžadující ÚR/SP

GasNet, s.r.o., jako provozovatel distribuční soustavy (PDS) a technické infrastruktury, zastoupený GridServices, s.r.o., vydává toto stanovisko:

V daném území se nachází stávající STL plynovod, který nebude dle předložené dokumentace stavbou přístřešku dotčen.

Pokud by došlo k rozšíření stavby mimo vyznačené území je nutno požádat o nové stanovisko.

Na základě předložené situace byl předán informační zákres plynárenského zařízení.

Mohou se zde nacházet plynárenská zařízení jiných vlastníků či správců, případně i dlouhodobě nefunkční/ neprovozovaná plynárenská zařízení bez dostupných informací o jejich poloze.

V rozsahu území vyznačeného v příloze souhlasíme s povolením stavby dle zákona 183/2006 Sb. ve znění pozdějších předpisů např. s vydáním územního rozhodnutí, zjednodušeným územním řízením, vydáním územního souhlasu, uzavřením veřejnoprávní smlouvy, ohlášením, stavebním povolením, veřejnoprávní smlouvou o provedení stavby nebo oznámením stavebního záměru s certifikátem autorizovaného inspektora. V případě uzavření veřejnoprávní smlouvy nebude GasNet, s.r.o. ani GridServices, s.r.o., jako zmocněnec GasNet, s.r.o., účastníkem územního ani stavebního řízení a nebudou uvedeni ve třetích osobách veřejnoprávní smlouvy.

Platí pouze pro území vyznačené v příloze tohoto stanoviska a to 24 měsíců ode dne jeho vydání.

V případě dotčení pozemku v majetku GasNet, s.r.o., kontaktujte prosím GasNet, s.r.o. Kontakt naleznete na adrese www.rwe-distribuce.cz/cs/kontaktni-system/, činnost "Smluvní vztahy - pozemky a budovy plynárenských zařízení", případně na Zákaznické lince 840 11 33 55.

Za správnost a úplnost dokumentace předložené s žádostí včetně jejího souladu s platnými předpisy plně zodpovídá její zpracovatel. Stanovisko nenahrazuje případná další stanoviska k jiným částem stavby.

V případě další korespondence nebo jednání (např. změna stavby) uvádějte naši značku - a datum tohoto stanoviska. Kontakty jsou k dispozici na www.rwe-ds.cz nebo Zákaznická linka 840 11 33 55.

GridServices, s.r.o.

Plynárenská 499/1

Zábrdovice

602 00 Brno

T +420532221111

F +420545578571

E info@gridservices.cz

I www.gridservices.cz

IČ: 27935311

DIČ: CZ27935311

Zapsán do obchodního rejstříku:

Krajský soud v Brně

oddíl C, vložka 57165

26.07.2007

Bankovní spojení:
Československá obchodní banka,
a.s.

Číslo účtu: 17837923

Kód banky: 0300

Za správnost a úplnost dokumentace předložené s žádostí včetně jejího souladu s platnými předpisy plně zodpovídá její zpracovatel. Stanovisko nenahrazuje případná další stanoviska k jiným částem stavby.

V případě další korespondence nebo jednání (např. změna stavby) uvádějte naši značku - 5001579043 a datum tohoto stanoviska. Kontakty jsou k dispozici na www.gridservices.cz nebo NONSTOP zákaznická linka 800 11 33 55.




GasNet, s.r.o.
zastoupená společností GridServices, s.r.o., IČ 279 35 311
Pavel Franc
Technik externích požadavků
Odbor zpracování externích požadavků
+420495060162
pavel.franc@innogy.com


Přílohy: Orientační zakres plynárenského zařízení, Detailní zakres plynárenského zařízení, Ověřená příloha žadatele


Příloha: Orientační zakres plynárenského zařízení. Tato příloha je nedílnou součástí stanoviska č. 5001579043 ze dne 22.09.2017.

Provozovatel DS: GasNet, s.r.o.; Stavebník: Václav Zídka, Kramolna č.p. 186, 54701 Kramolna. K.ú.: Lhotky.

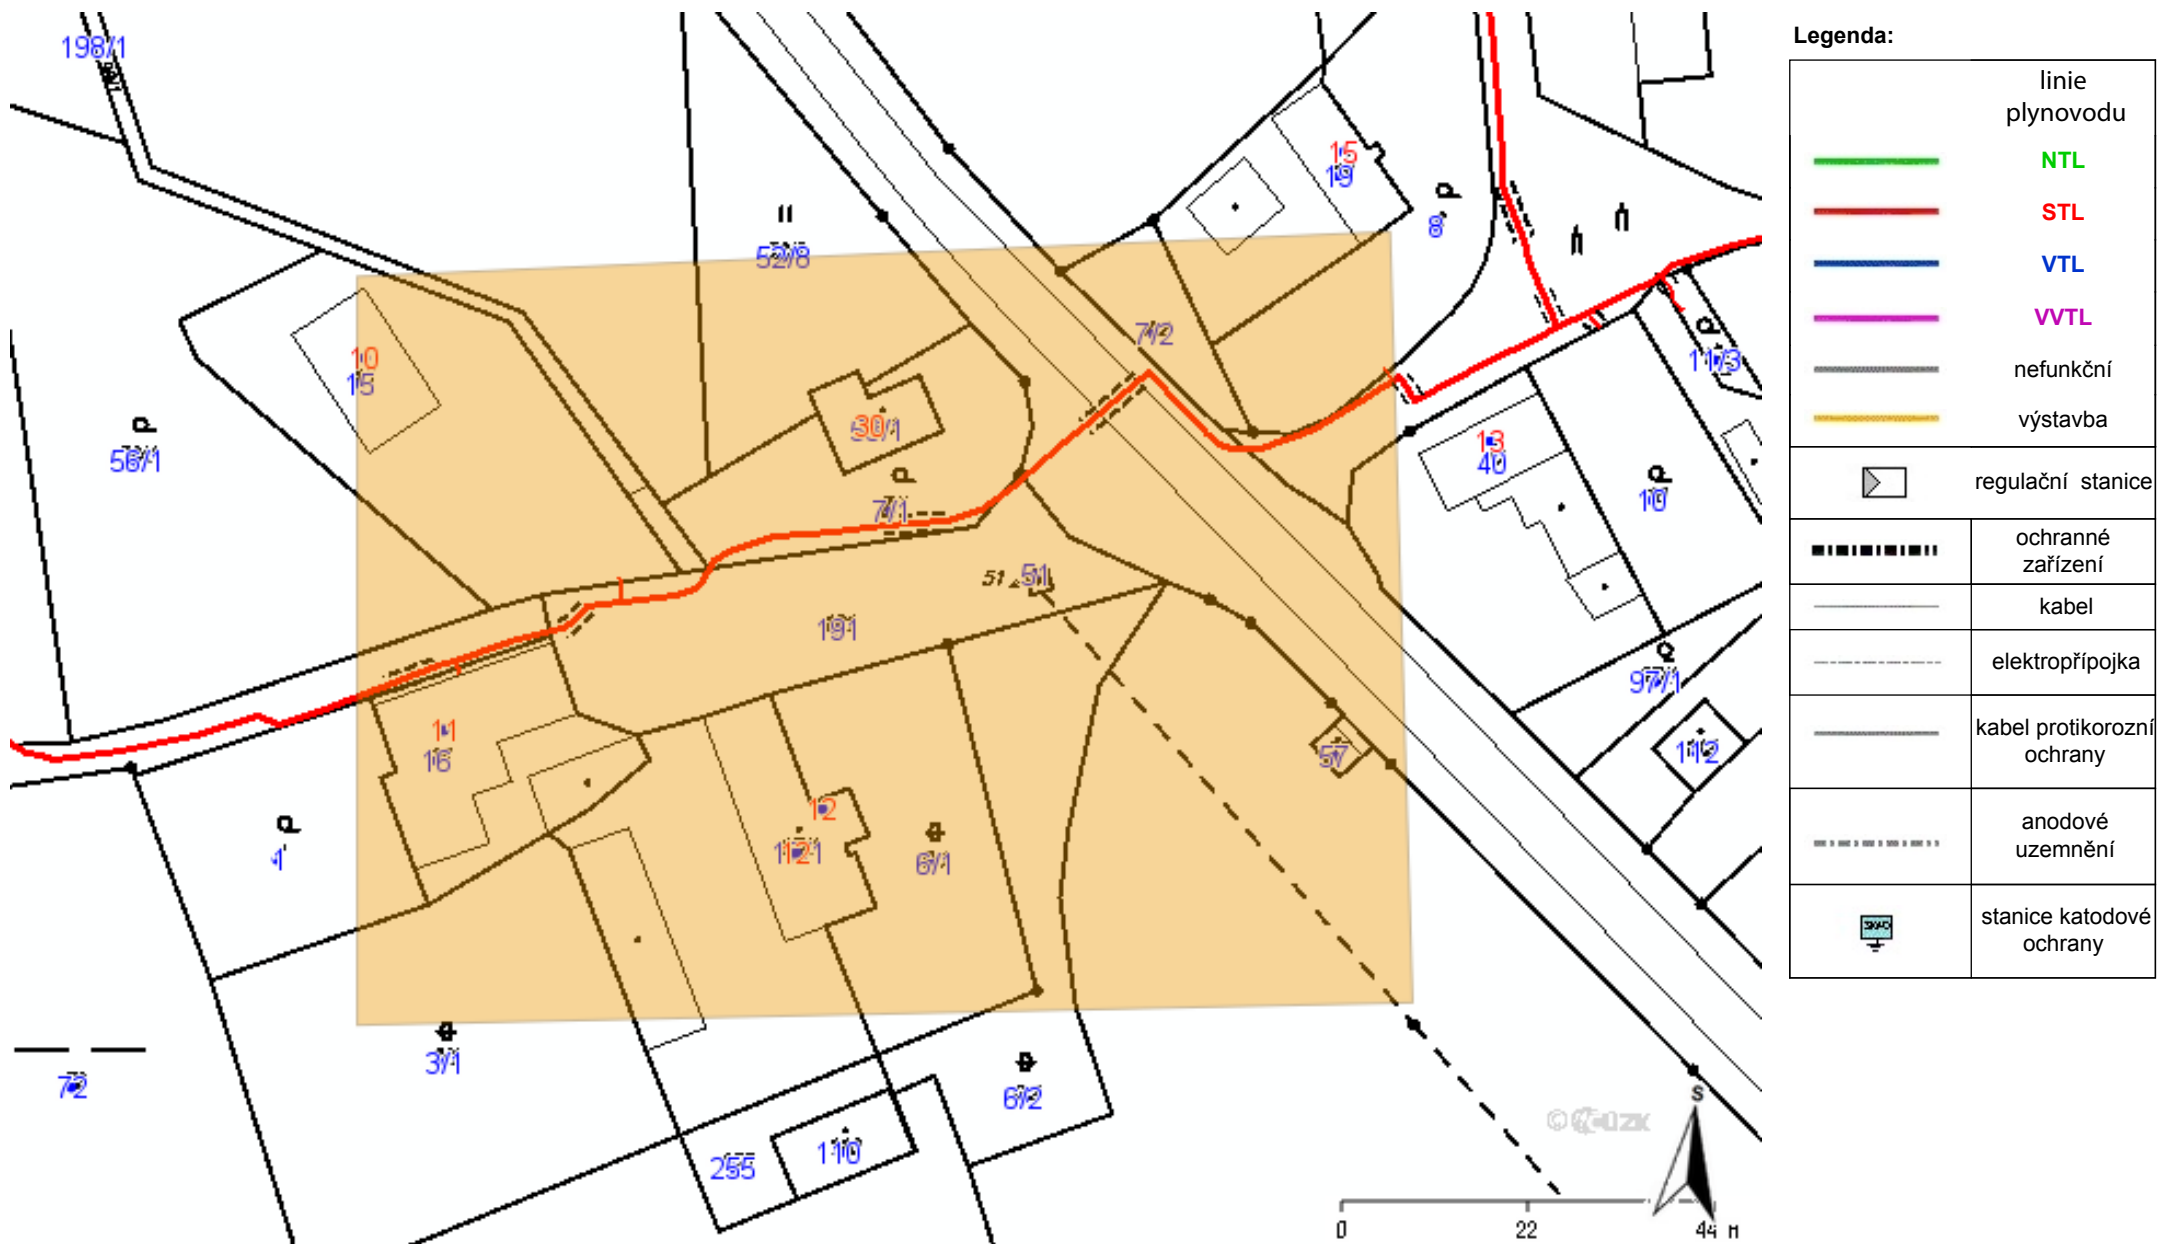

Provozovatel DS: GasNet, s.r.o.; Stavebník: Václav Zídka , Kramolna č.p. 186 , 54701 Kramolna. K.ú.: Lhotky.

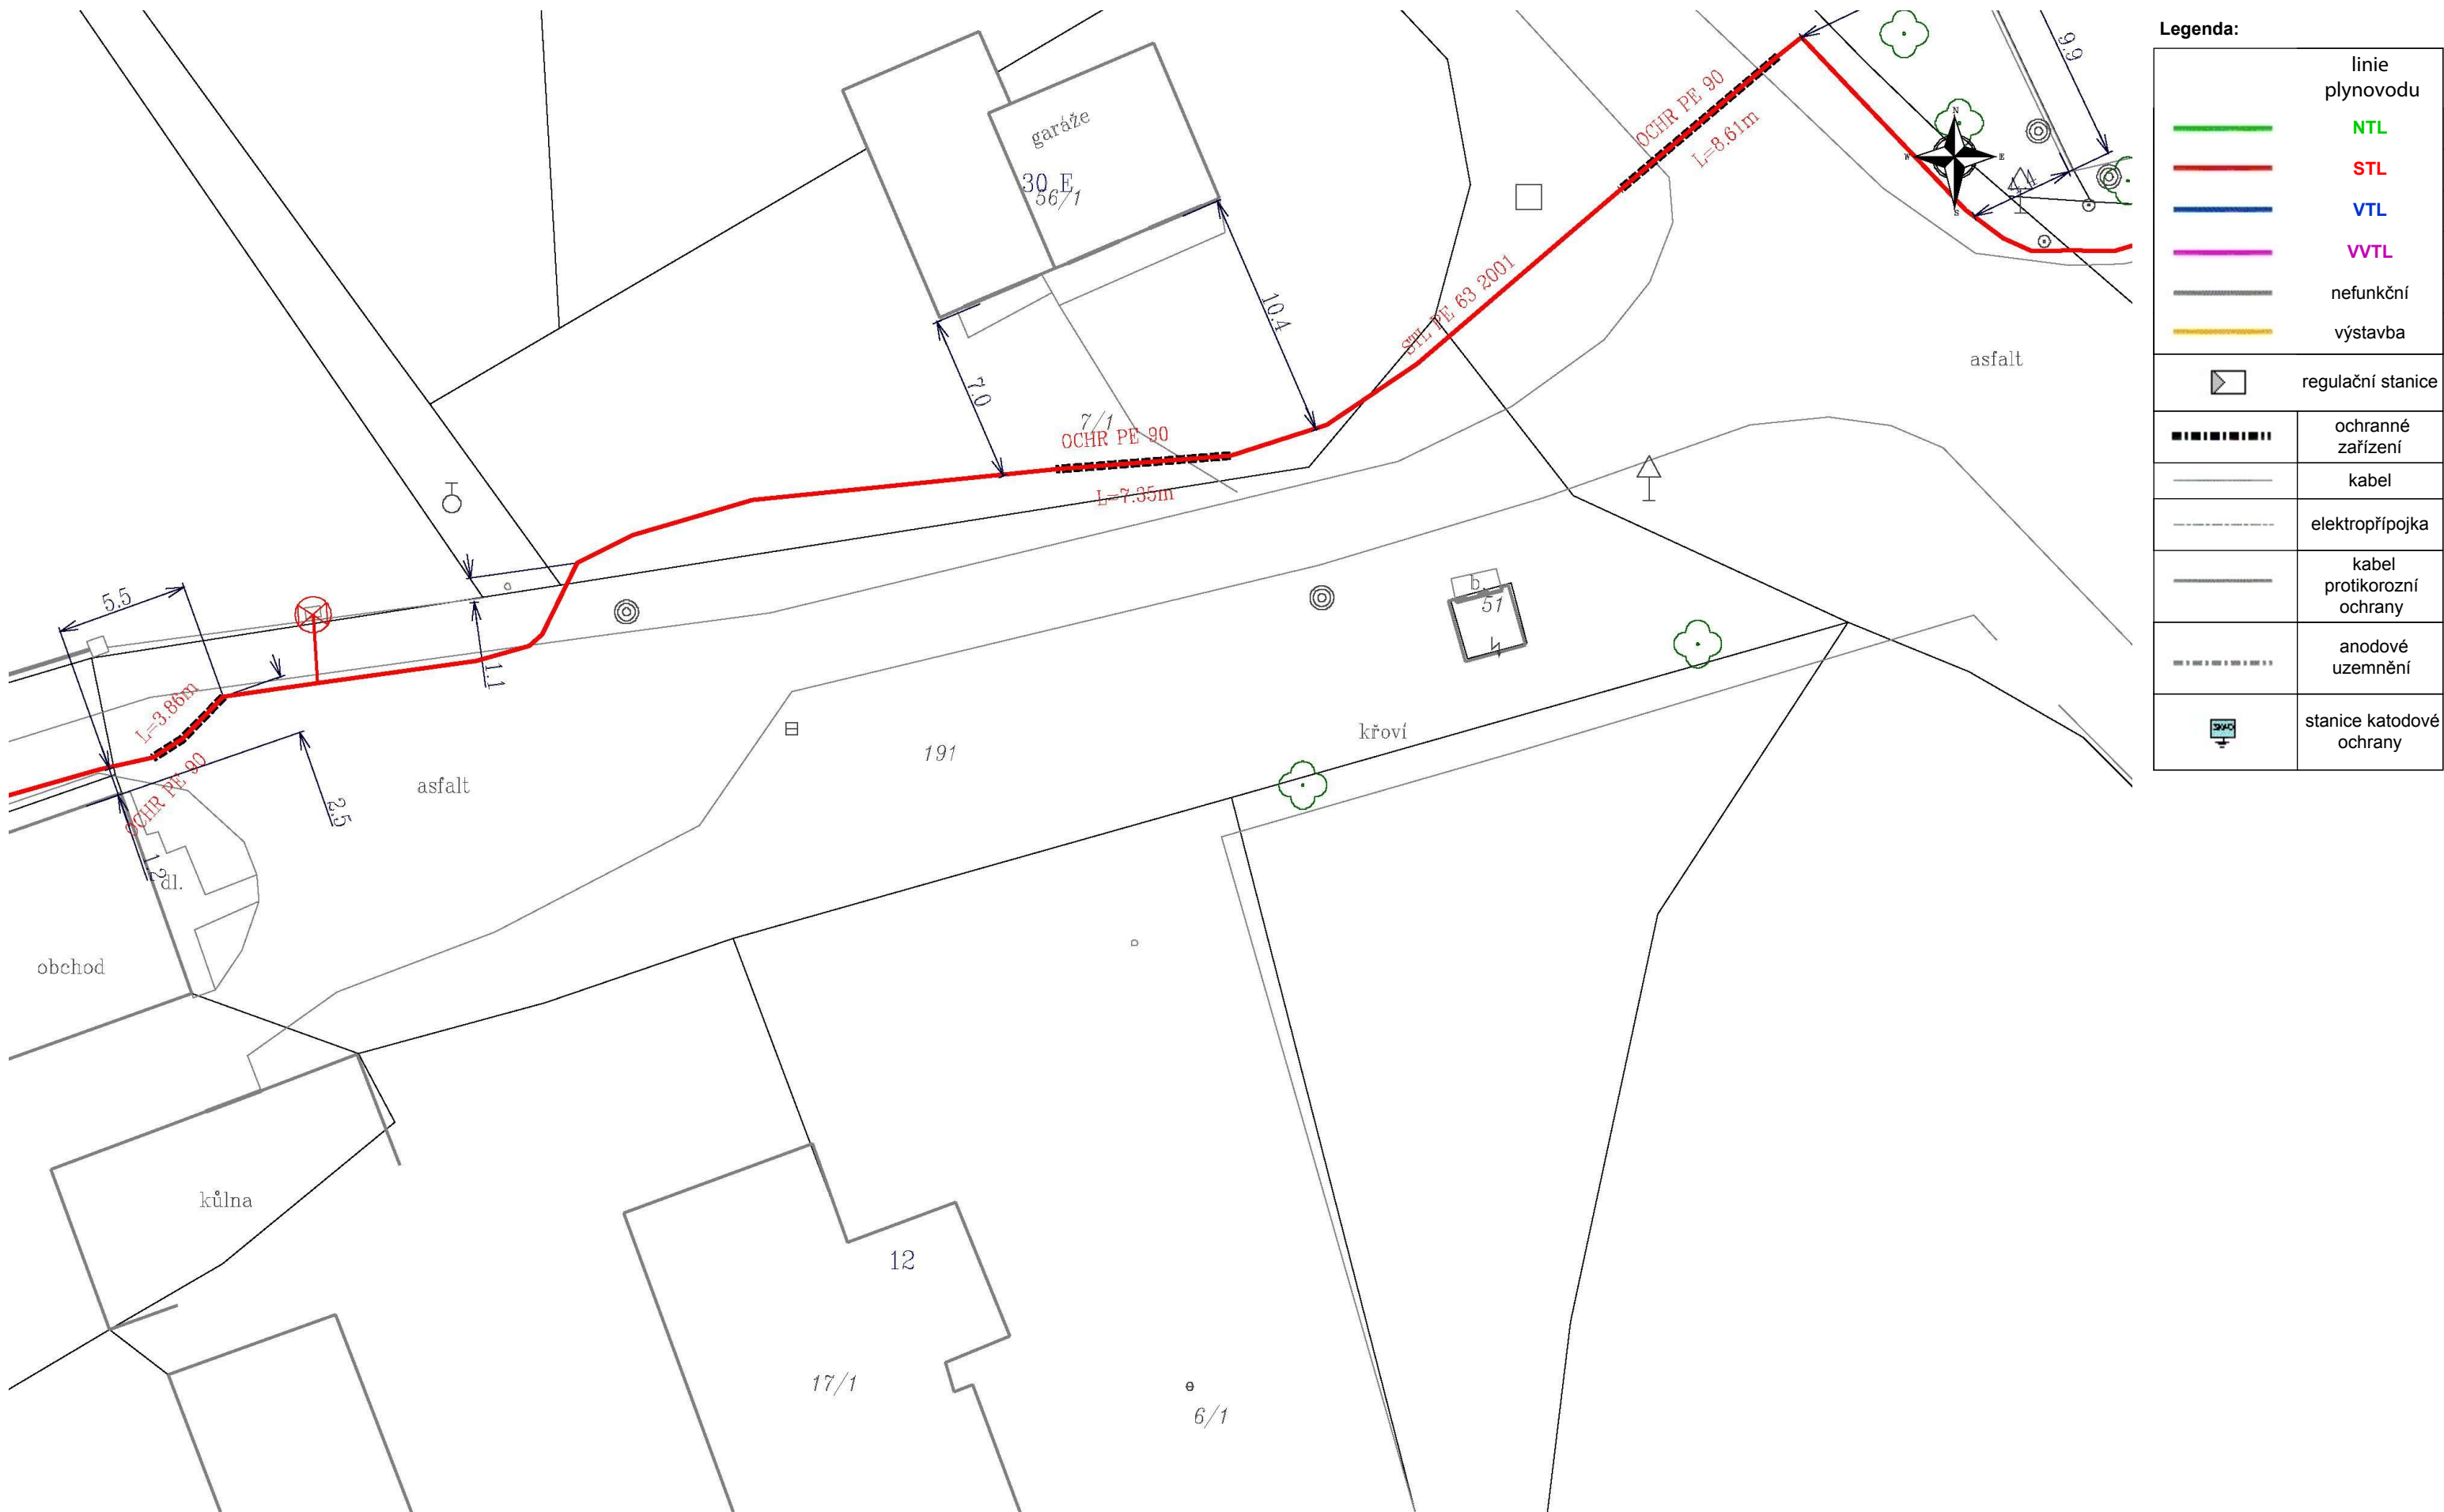

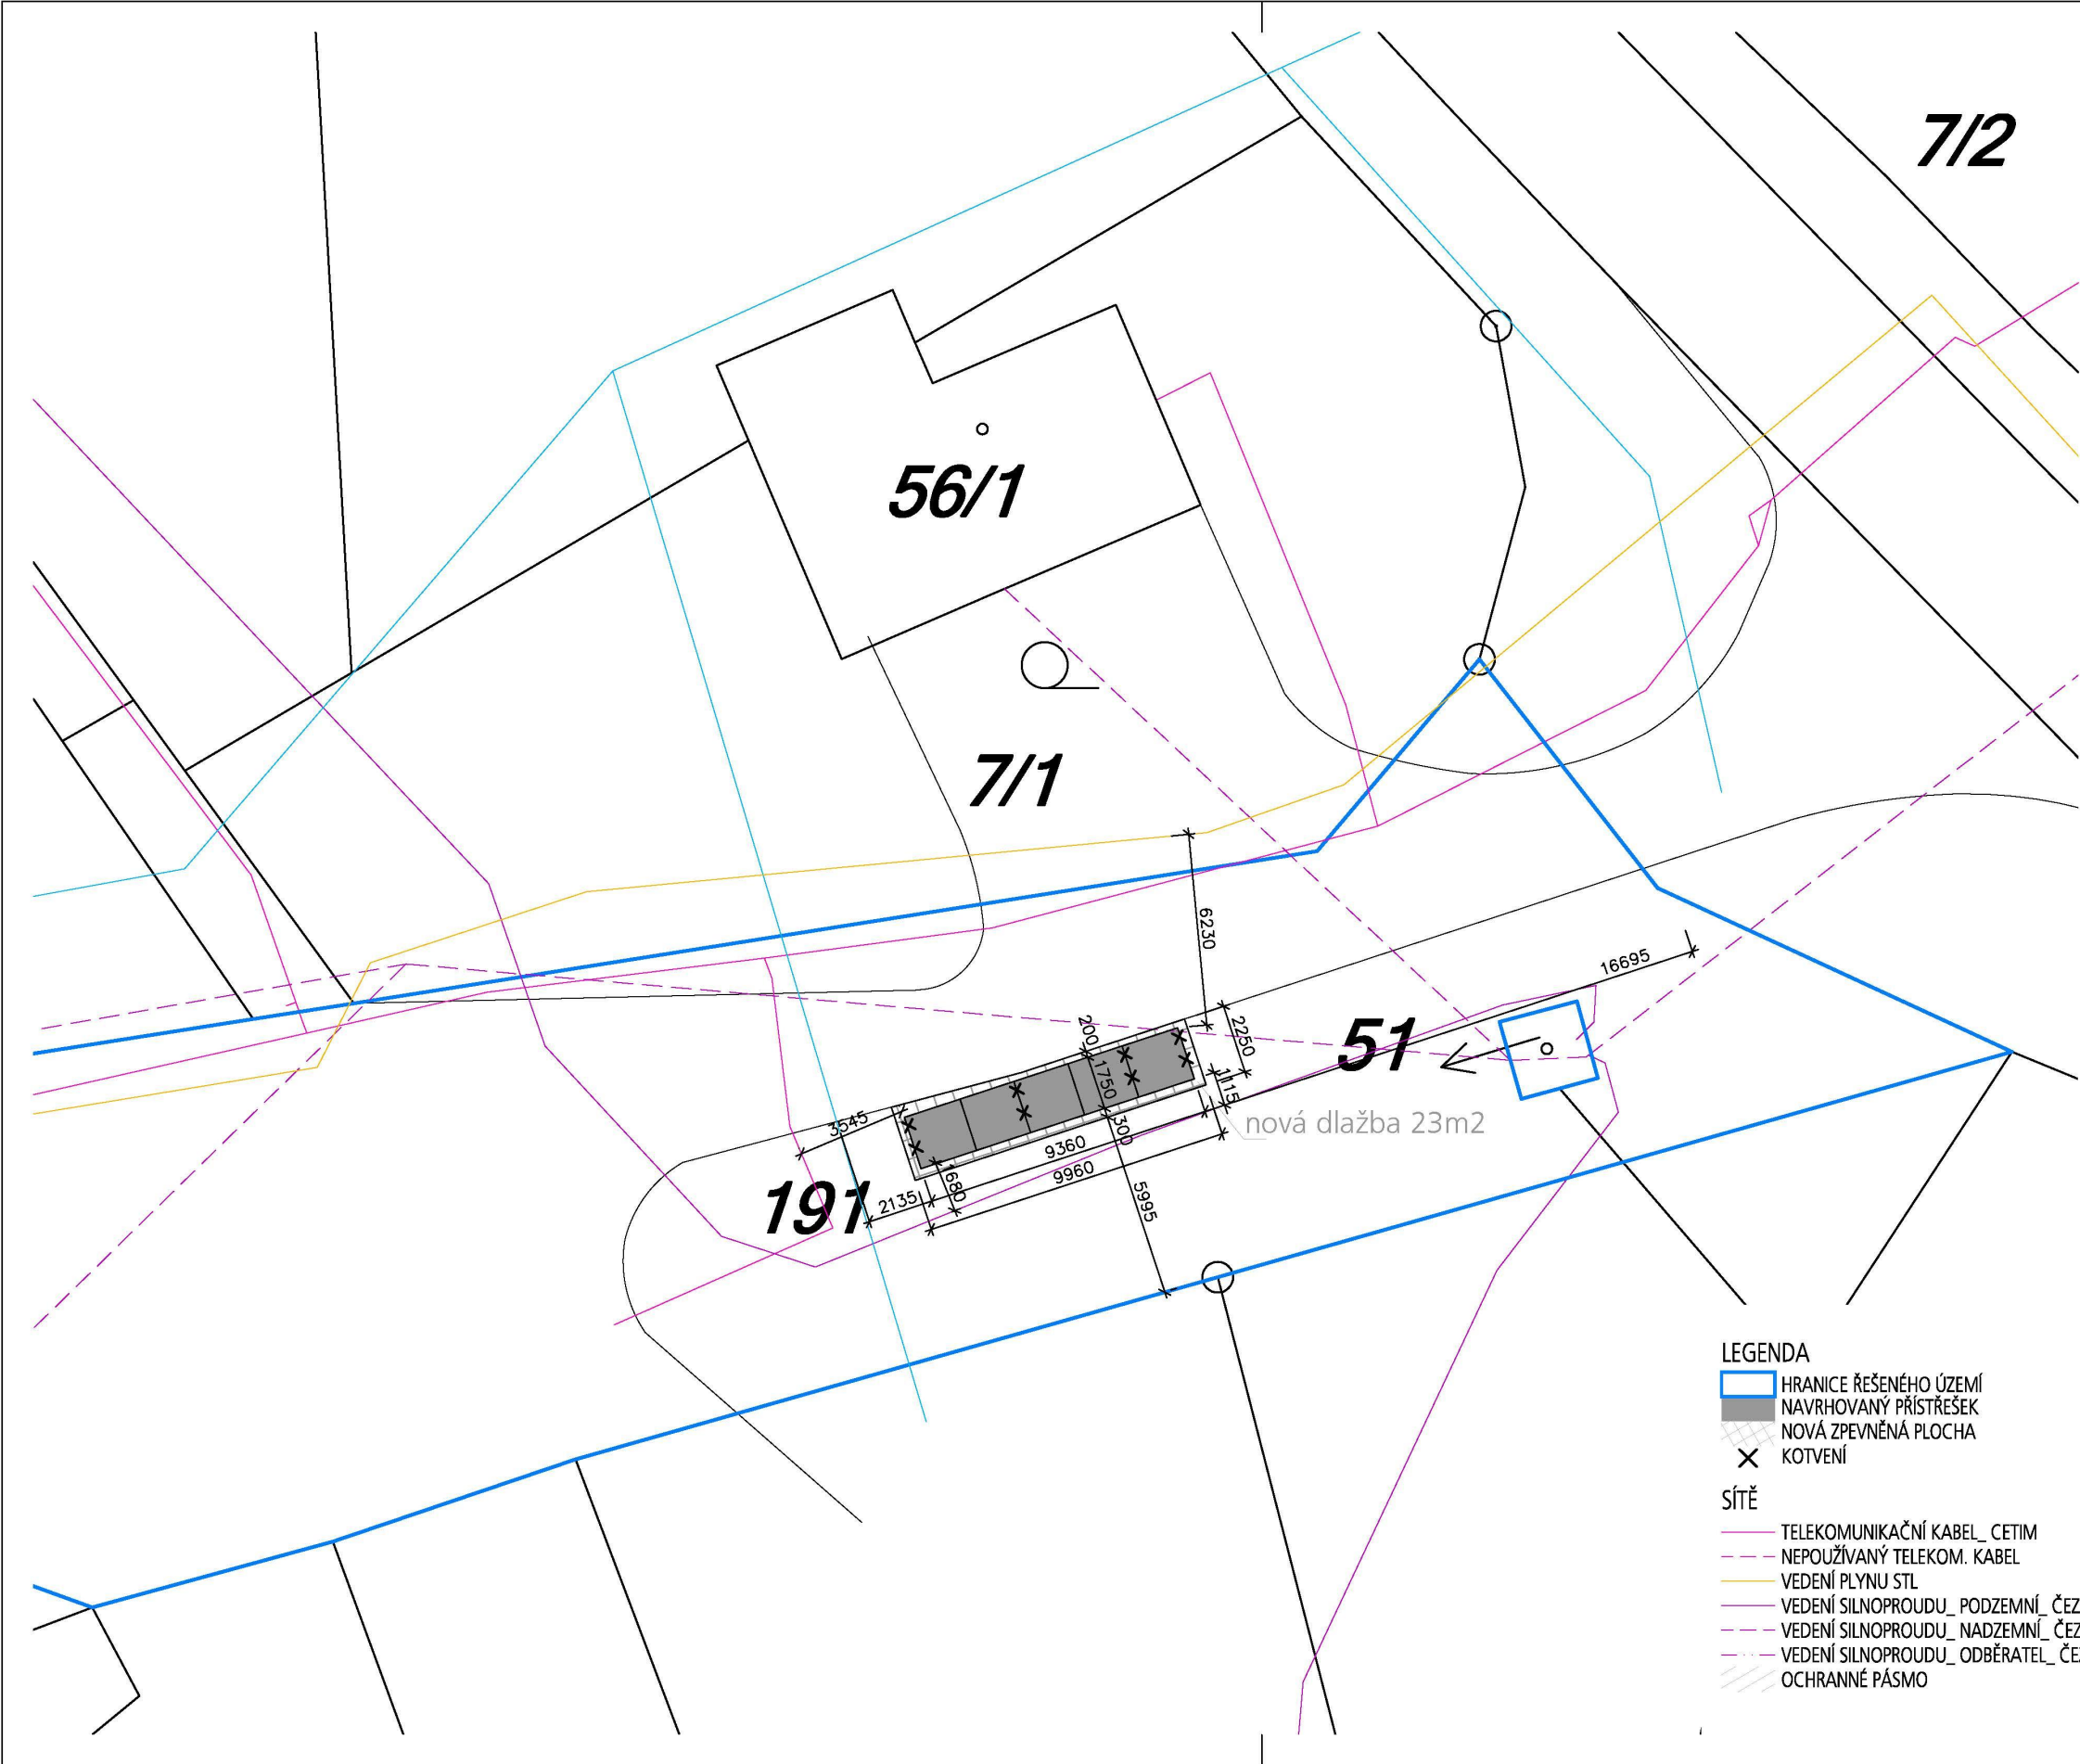

INVESTOR / INVESTOR: Obec KRAMOLNA IČO 00273147 starostka: Jitka Kropáčková Kramolna 172 54701 Náchod		
PROJEKT / PROJECT: PŘÍSTŘEŠEK PRO KONTEINERY LHOTKY Lhotky par.č.: 7/1 a 191		
DOKUMENTACE PRO OHLÁŠENÍ STAVBY		
HLAVNÍ PROJEKTANT / CHIEF DESIGNER: Ing. arch. Václav Zídka Kramolna 186, 547 01 Náchod tel.: 777 658598 IČ: 03006727 e-mail: vzidka@gmail.com		
ZPRACOVATEL DOKUMENTACE / PART DESIGNER: Ing. arch. Václav Zídka Kramolna 186, 547 01 Náchod tel.: 777 658598 IČ: 03006727 e-mail: vzidka@gmail.com		
AUTOR / CHIEF DESIGNER:		Ing. arch. Václav Zídka
ZODPOVĚDNÝ PROJEKTANT / CHIEF ENGINEER:		Ing. arch. Václav Zídka
KRESLIL / ENGINEER:		Ing. arch. Václav Zídka
DÍL / CONTENT: KOORDINAČNÍ SITUACE Lhotky parc. č.: 7/1 a 191		
DATUM / DATE: LISTOPAD/2017		PARÉ/COPY:
STUPEŇ / STAGE: DOS	FORMÁT / SIZE: 2 x A4	
ČÍSLO / NUMBER: 1705	MĚŘÍTKO / SCALE: 1 : 200	C.3