



## ŘEZ 1 – STROJNÍ ČÁST

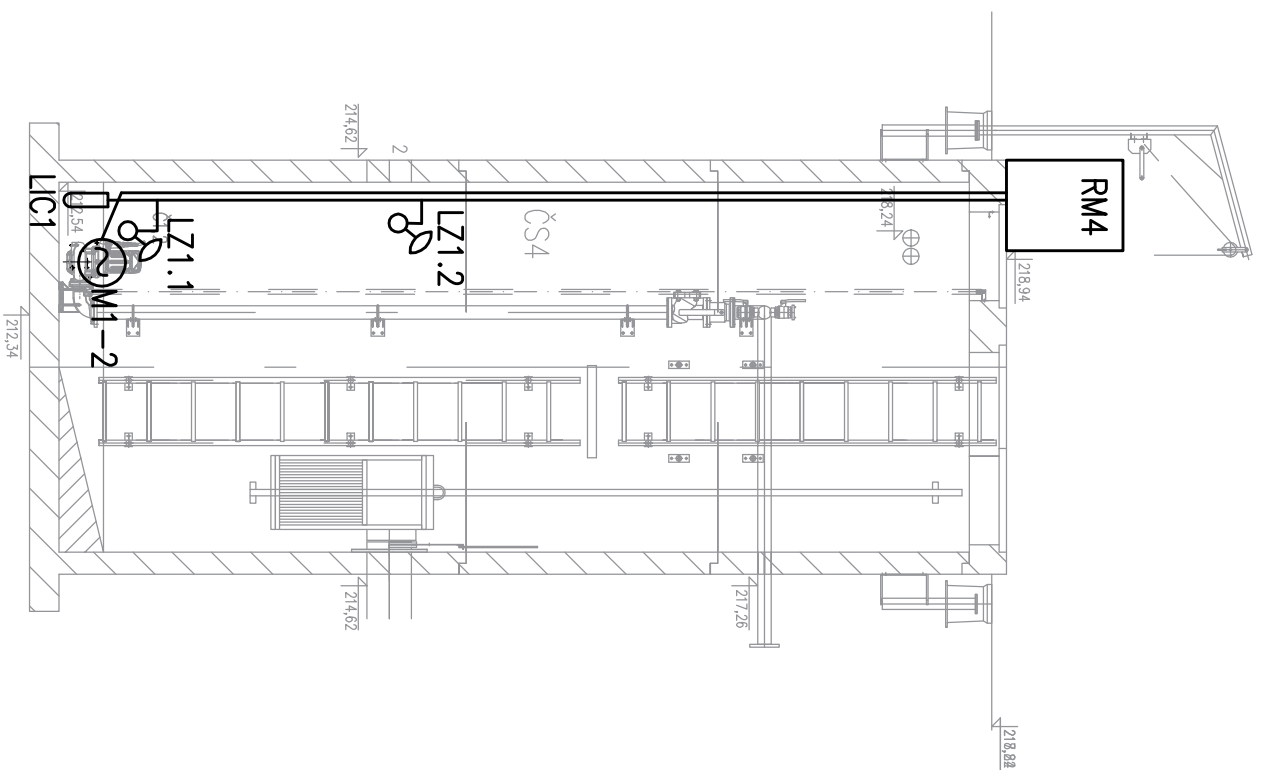




# PŮDORYS - STROJNÍ ČÁST

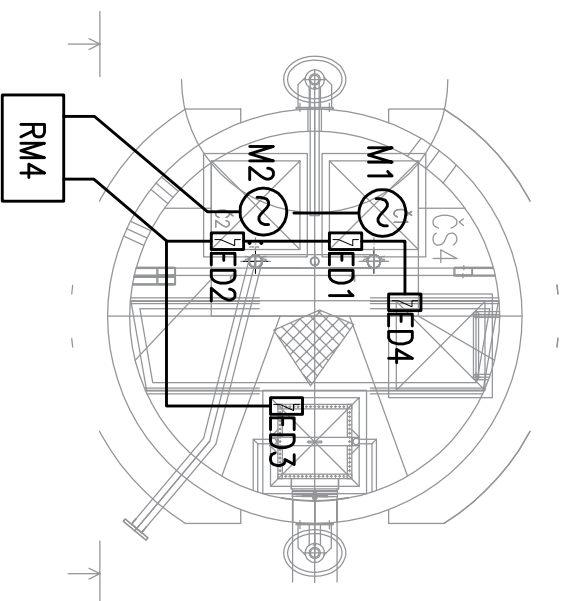

LEGENDA MOTORICKÉ ELEKTROINSTALACE:

② MOTOR (ČERPADLO, MÍCHADLO, DMYCHADLO...)

LEGENDA MAR ELEKTROINSTALACE:

-  PONORNÁ HLADINOVÁ SONDA  
 PLOVAKOVÝ SPINAČ  
 DVEŘNÍ KONTAKT (EZS)

Hlavní projektant	Ypracoval	Kreslil	REC.ing. spol. s r. o. Realizaci a projekci společnost Pod Výrovem 1061 549 01 Nové Město nad Metují tel.fax: 491 421 683, 491 426 911
PROJS, a.s.	Bc. Pavel Valenta	Bc. Pavel Valenta	
Investor	Město Libáň, náměstí Svobody 36, 507 23 Libáň		
Místo	Psinice, kraj Královénradecký		
Akce	KANALIZACE – PSINICE		Měřítko 1:50
D – 2. TECHNICKÉ A TECHNOLOGICKÉ ZAŘÍZENÍ			Datum 02/2018
Část dokumentace D–2.3 TECHNOLOGICKÉ ČÁSTI ČS			Stupeň DSP+DPS
Dispozice ČS4	Příloha		Paré
	D–2.3.2.4.4		

Tato dokumentace včetně všech příloh je duševním vlastnictvím společnosti REC.ing. spol. s r.o.. Jiné osoby (jak fyzické, tak právnické) nejsou bez předchozího výslovného souhlasu oprávněny tuto dokumentaci ani její části jakkoli využívat, kopírovat (ani jiným způsobem rozmnožovat) nebo zpřístupnit dalším osobám. Tato dokumentace slouží k provedení stavby na akci "Kanalizace - Psinice".