
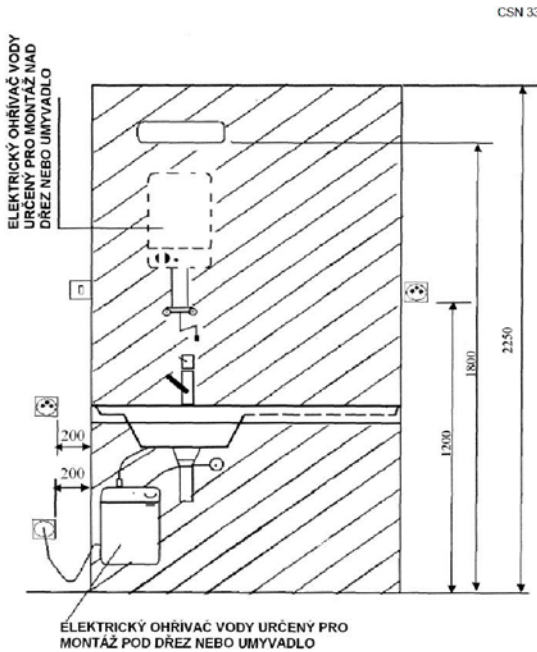


POZNÁMKA

SVĚTLNÉ ROZVODY CYKY J(0) (3,5)x1,5  
ZÁSUVKOVÉ ROZVODY CYKY J (3,5)x2,5  
VEŠKERÉ ROZVODY ELEKTROINSTALACE BUDOU VEDENY POD OMÍTKOU, V PODLAŽE V OCHRANNÝCH TRUBKÁCH A DÁLE KE KONCOVÝM PRVKŮM(ZÁSŮVKY, VYPÍNAČE, SVÍTIDLA) V DUTINÁCH STAVEBNÍCH KONSTRUKCÍ PROVEDENÍ, ZAPOJENÍ VÍCENÁSOBNÝCH RÁMEČKŮ MUSÍ BÝT PROVEDENO V SOULADU S ČSN 33 21 30 ED.3  
INSTALAČNÍ ZÓNY VIZ. OBRÁZEK

UMÍSTĚNÍ EL.PRVKŮ V MÍSTNOSTECH, UMÝVACÍ PROSTOR  
DLE ČSN 33 21 30ed.3

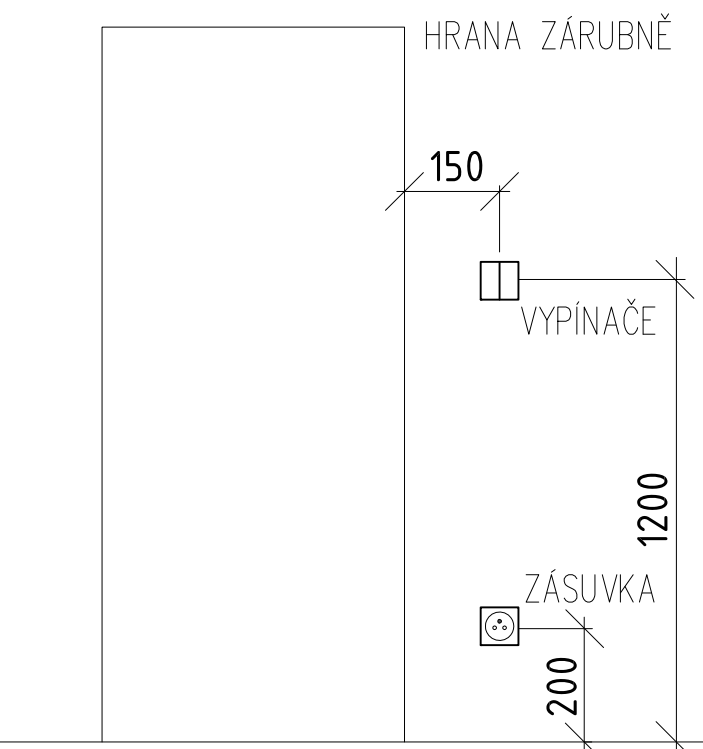

NAPĚŤOVÁ SOUSTAVA  
3PEN/PE+N stř.50Hz,230/400V/TN–C–S

LEGENDA ELEKTROINSTALACE:

- VYPÍNAČE PŘEPÍNAČE(6+6,6,7,5,1) 230V/10A, IP20
- SPÍNAČ JEDNOPÓLOVÝ(1) 230V/10A, IP44
- ZÁSUVKA JEDNÁNÁSOBNÁ DO VÍCENÁSOBNÝCH RÁMEČKŮ 230V/16A
- ZÁSUVKA JEDNÁNÁSOBNÁ DO VENKOVNÍHO PROSTŘEDÍ IP44 230V/16A
- SVÍTIDLO S POHYBOVÝM ČIDLEM DO SPOLEČNÝCH PROSTOR DOMU LED 27W/2700lm, IP40
- TYPOVÉ BYTOVÉ STROPNÍ SVÍTIDLO
- NÁSTĚNNÉ SVÍTIDLO NA KUCHYŇSKOU LINKU, KOUPELNOVÉ SVÍTIDLO
- NÁSTĚNNÉ SVÍTIDLO NA FASÁDU,SKLEPNÍ PROSTORY VENKOVNÍ PROSTŘEDÍ
- NOUZOVÉ SVÍTIDLO S VLASTNÍM AKUMULÁTOREM 2x1W, AUTOTEST
- VÝVOD PRO TECHNOLOGICKÉ ZAŘÍZENÍ 230V
- SPORÁKOVÁ PŘÍPOJKA
- VENTILÁTOR S DOBĚHEM, DIGESTOŘ – DODÁVKA VZT
- DOPLŇUJÍCÍ OCHRANNÉ POSPOJOVÁNÍ CY6

KUCHYNĚ POZNÁMKA

PŘESNÉ ROZMÍSTĚNÍ KONCOVÝCH PRVKŮ ELEKTRO BUDE UPŘESNĚNO NA ZÁKLADĚ NÁVRHU DODAVATELE KUCHYŇSKÉ LINKY. KABELY BUDOU PONECHÁNY S DÉLKOVOU REZERVOU.

OCHRANA PŘED NEBEZPEČNÝM DOTYKEM NEŽIVÝCH ČÁSTÍ DLE ČSN 33 2000-4-41 ed.3

ZÁKLADNÍ – AUTOMATICKÝM ODPOJENÍM OD ZDROJE V PROSTORÁCH ZVLÁŠTĚ NEBEZPEČNÝCH JE TATO OCHRANA DOPLNĚNA POSPOJENÍM SILOVÉ VÝVODY PRO ZÁSUVKOVÉ I SVĚTELNÉ OBVODY JSOU VYBAVENY PROUDOVÝMI CHRÁNIČI

Vypracoval: Šebek Jaroslav		Počet formátů: 6xA4
Projektant: Šebek Jaroslav		
Investor: Město Libáň Náměstí Svobody 36, 50723, Libáň		
Stavba: REKONSTRUKCE BUDOVY Č.P.15, NÁMĚSTÍ SVOBODY, 50723, LIBÁŇ	Datum: 06/2020	
Obsah:	Stupeň: DPS	
SITUAČNÍ SCHÉMA ROZVODU 1.NP		Měřítko: 1:50
		Číslo přílohy: 04